



PLANTA BAIXA - PROJETO ELÉTRICO

ESCALA 1:100

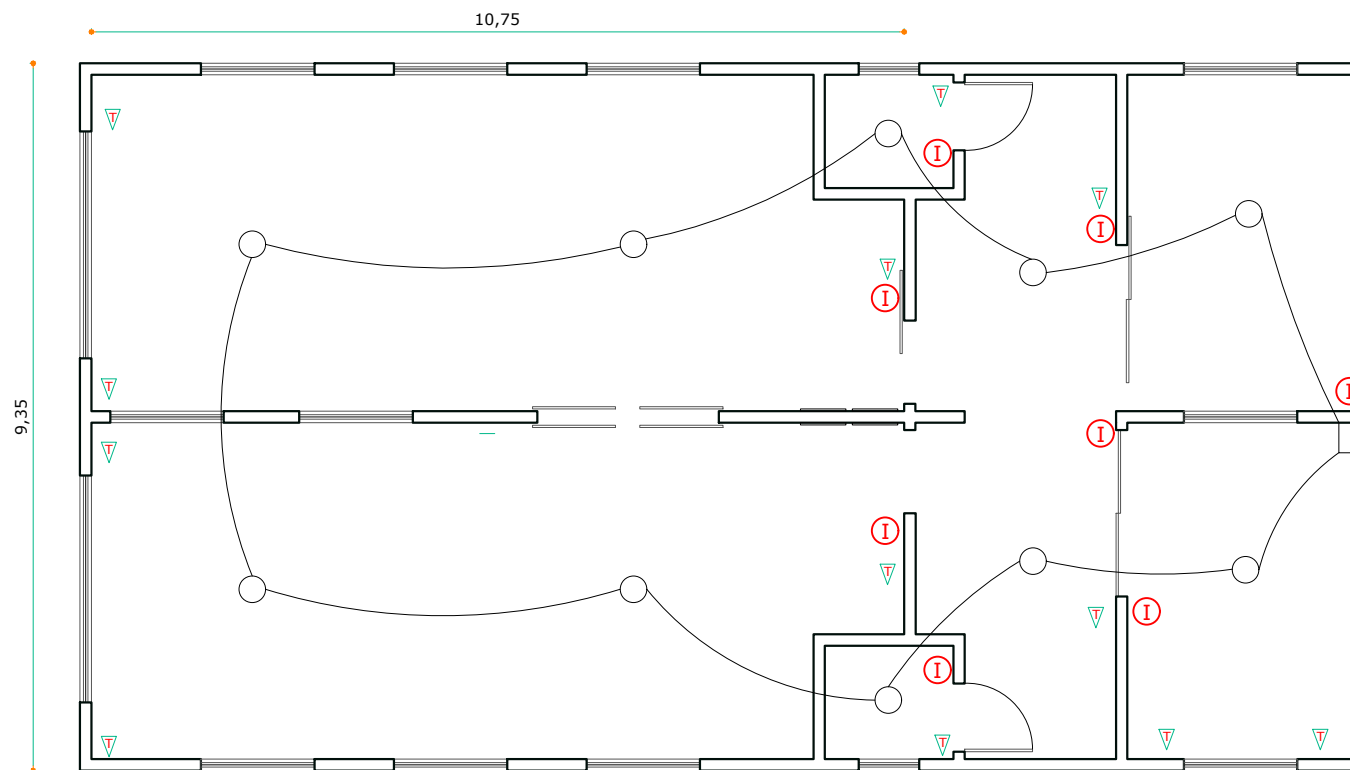

PROJETO ELÉTRICO - QUANTITATIVOS GERAIS

10 LUMINÁRIAS FLUORESCENTE 2X40 -220 COMPLETA D 43682	S
8 INTERRUPTOR SIMPLES D 43629	S
10 TOMADAS D 43425	S
32 PTO ELETRICO D 43540	S
100 m ELETRODUTO	S
300 m fio 1,5	S

 SECRETARIA MUNICIPAL DE DESENVOLVIMENTO URBANO E HABITAÇÃO DIRETORIA DE PLANEJAMENTO URBANO Rua Alberto Werner - 100 - Vila Operária 88304-053 - Itajaí - Santa Catarina Fone:(47) 3341-6017 / 3341-6036 www.itajai.sc.gov.br - smu@itajai.sc.gov.br	ESCALA	A4
	INDICADA	
	DATA	06/2020
	FOLHA	10/10
	DESENHO	MATHEUS / CARLOS
PROJETO CAPELA DO CEMITÉRIO ITAIPAVA PROJETO ELÉTRICO REFERENCIA 0017.ARQ.MK.001.Geral.R05 LOCAL AVENIDA ITAIPAVA, Nº 2223 - ITAIPAVA - ITAJAÍ/SC		