



PLANTA BAIXA - PROJETO HIDROSSANITÁRIO - ÁGUA

ESCALA 1:100

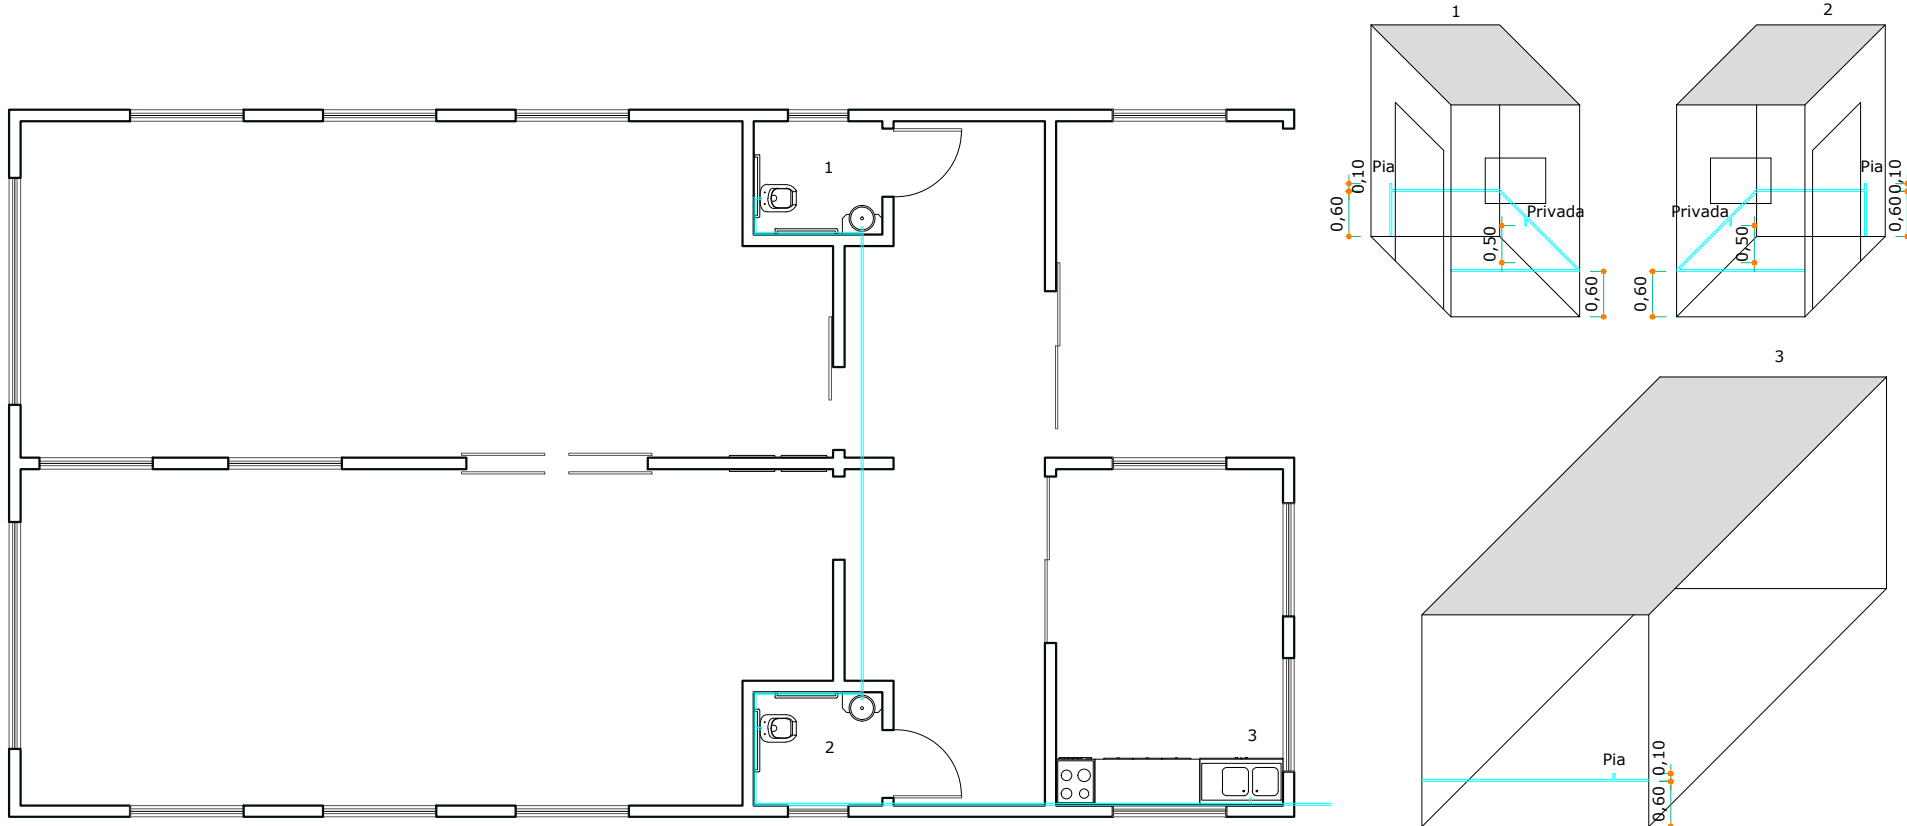

PLANTA BAIXA - PROJETO HIDROSSANITÁRIO - ESGOTO

ESCALA 1:100

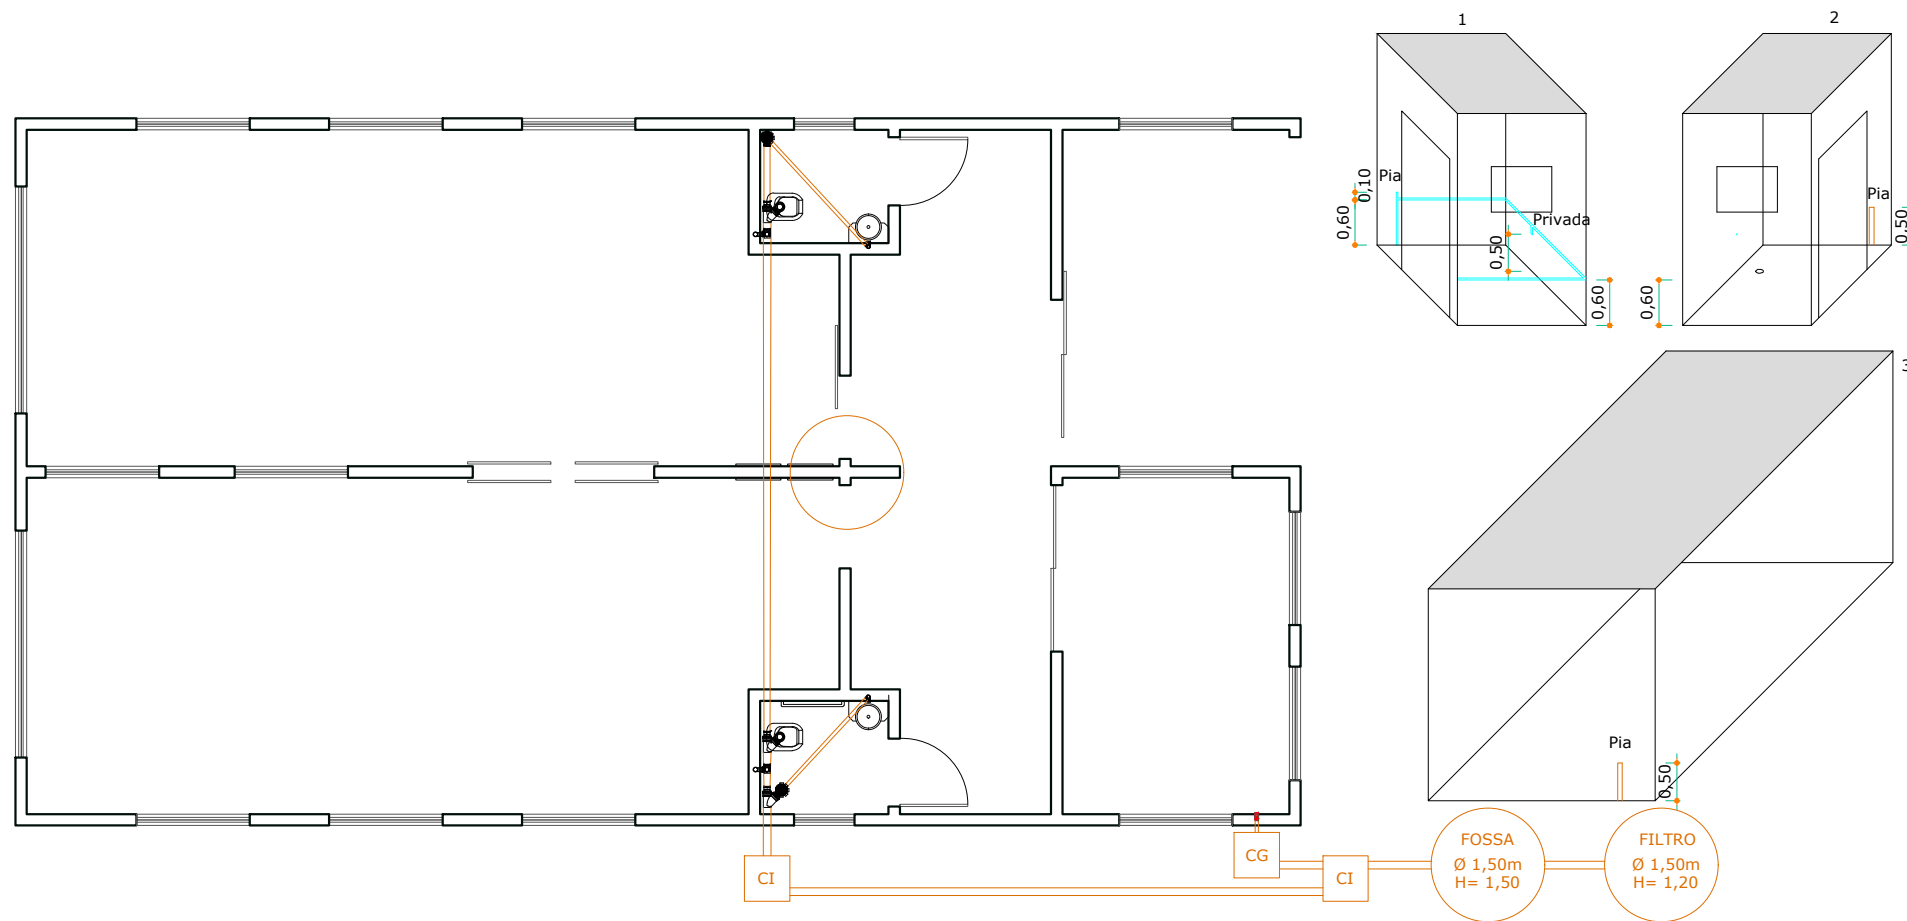

PROJETO HIDROSSANITÁRIO - QUANTITATIVOS GERAIS - ESGOTO

1 FOSSA SÉPTICA DIAMETRO 1,50 m - h = 1,50 m	S
1 FILTRO DIAMETRO 1,50 m - h = 1,20 m	S
1 CAIXA DE GORDURA	S
2 CAIXAS DE INSPEÇÃO	S
4 TUBOS D = 100 = 24 metros	S
1 TUBOS D = 40 = 6 metros	S
2 RALO SIFONADO = 40	S
2 SIFÃO = 40	S
2 JOELHO = 40	S
2 JOELHO = 100	S
3 JUNÇÃO Y = 100	S
2 JUNÇÃO Y = 100 X 40	S
2 LAVATÓRIO LOUÇA COM METAIS P/BWC	S
1 PORTA TOALHAS P/ COPA	S
2 BACIO LOUÇA COM CAIXA ACOPLADA	S
2 CJ BARRAS PCD	S
1 TAMPO GRANITO COPA 300 cm x 55 cm	S
1 CUBA INOX P/COPA	S
1 TORNEIRA P/ COPA	S
2 PAPELEIRAS P/ BWC	S
2 PORTA TOALHAS P/ BWC	S

PROJETO HIDROSSANITÁRIO - QUANTITATIVOS GERAIS - ÁGUA

1 RESERVATÓRIO COMPLETO POLIETILENO 1.000 litros	S
9 TUBO D = 40 = 54 m	S
3 TUBO D = 25 = 18 m	S



SECRETARIA MUNICIPAL DE
DESENVOLVIMENTO
URBANO E HABITAÇÃO

DIRETORIA DE PLANEJAMENTO URBANO
Rua Alberto Werner - 100 - Vila Operária
88304-053 - Itajaí - Santa Catarina Fone:(47)
3341-6017 / 3341-6036 www.itajai.sc.gov.br -
smu@itajai.sc.gov.br

PROJETO
CAPELA DO CEMITÉRIO ITAIPAVA
PROJETO HIDROSSANITÁRIO

REFERENCIA
0017.ARQ.MK.001.Geral.R05

LOCAL

AVENIDA ITAIPAVA, Nº 2223 - ITAIPAVA - ITAJAÍ/SC

ESCALA

A3

INDICADA

DATA

06/2020

FOLHA

09/10

DESENHO

MATHEUS / CARLOS