


PLANTA BAIXA - PCI

ESCALA 1:100

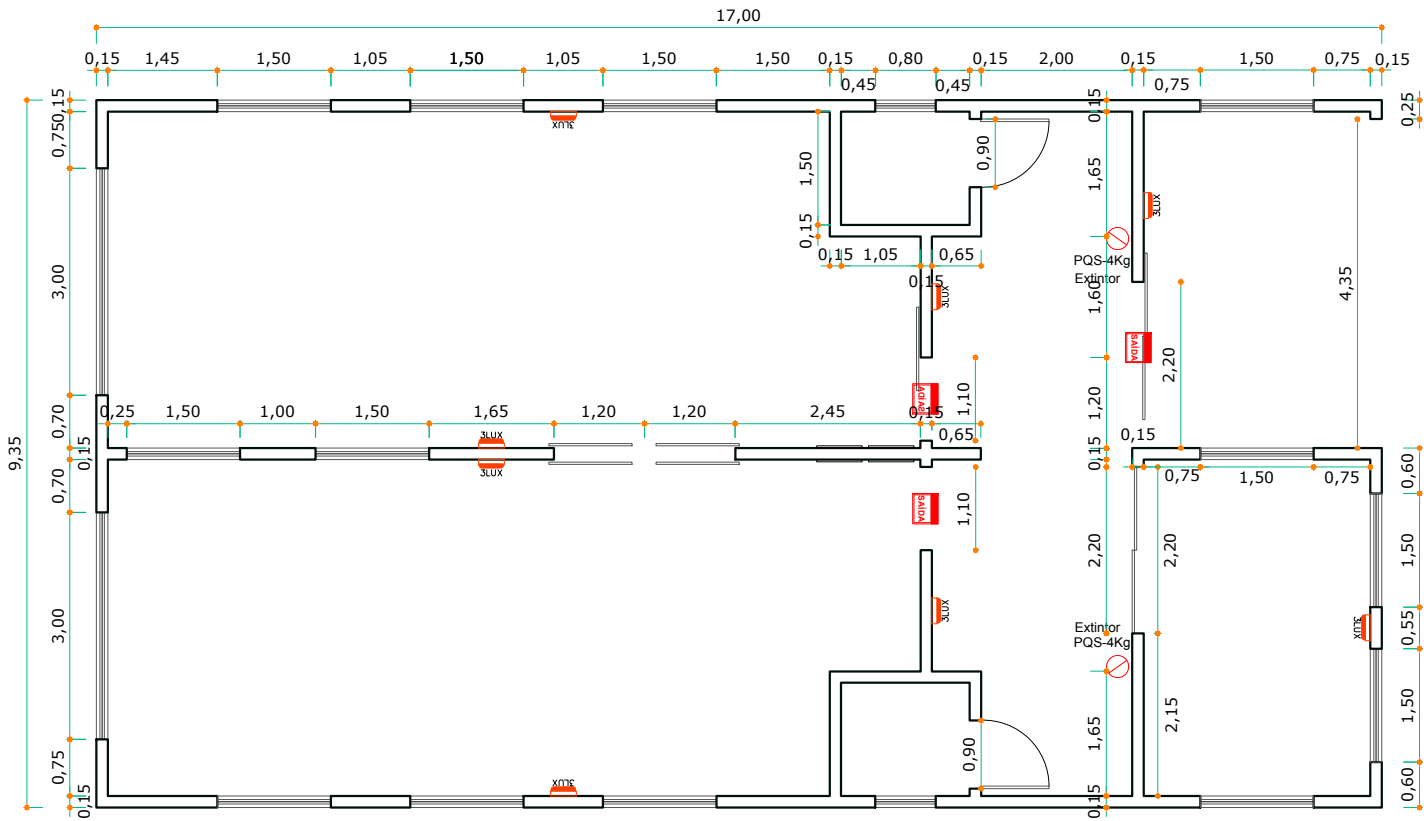

QUANTITATIVO - PCI

8 LUMINÁRIAS DE EMERGÊNCIA D 43728
2 EXTINTOR PQS 4 D 43612
3 PLACAS SAÍDA D 43729

NSCI - IN 001

CAP X DA CLASSIFICAÇÃO DE OCUPAÇÃO

XII – hospitalar sem internação e sem restrição de mobilidade (hospital, laboratório, unidades de pronto atendimento, clínica médica e congêneres quando não houver internação ou não ocorrer a restrição de mobilidade do paciente);

- IV – saídas de emergência;
VI – iluminação de emergência;
VII – sinalização para abandono de local;
VIII – alarme e detecção de incêndio;
IX – proteção por extintores;
XV – proteção contra descargas atmosféricas;
XVII – plano de emergência.

Seção I

Exigência dos sistemas e medidas de segurança contra incêndio e pânico
Art. 122. Os sistemas e medidas de segurança contra incêndio e pânico são exigidos em função dos seguintes parâmetros do imóvel:

- I – tipo de ocupação;
II – altura ou número de pavimentos;
III – área construída;
IV – capacidade de lotação;
V – risco de incêndio (carga de incêndio); e
VI – riscos especiais.

Art. 135. Para a ocupação HOSPITALAR SEM INTERNAÇÃO E SEM RESTRIÇÃO DE MOBILIDADE, deve ser exigido:

- I – SPE - Sistema preventivo por extintores
II – SE - Saída de emergencia
III – Área construída = 237,54 m²
V – IE - Iluminação de emergencia
VI – SAL - Sinalização de abandono de local

I - RISCO LEVE – para ocupação tipo:

i) Hospitalar sem internação e sem restrição de mobilidade;


I - Risco Leve, carga de incêndio ideal menor do que 60kg/m2;

Art. 18. Para a sinalização de parede, deve ser previsto sobre o extintor uma seta vermelha com bordas em amarelo, contendo a inscrição “EXTINTOR”

DETALHE DA ILUM. DE EMERGÊNCIA - PL9


ESCALA INDEFINIDA

LUMINÁRIA DE EMERGÊNCIA C/ BATERIA INCORPORADA - BLOCO AUTÔNOMO
C/ 1 LÂMPADA COMPACTA DE 9W/8Vcc. AUTONOMIA MÍNIMA 1 HORA 1h=2,10m

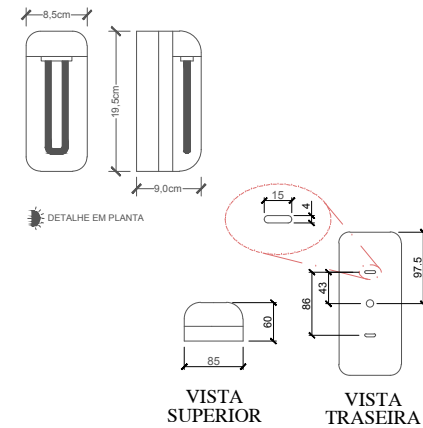

SINALIZAÇÃO PARA ABANDONO DO LOCAL - DETALHE DA CAIXA ILUMINADA

ESCALA INDEFINIDA

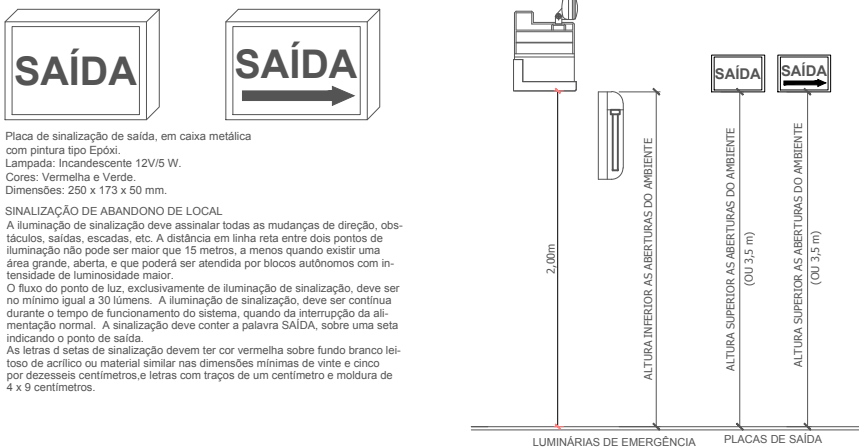


DO SISTEMA DE ILUMINAÇÃO DE EMERGÊNCIA:

- TODOS OS SERVIÇOS DEVERÃO SER EXECUTADOS DE ACORDO COM AS NORMAS DA ABNT.
- O SISTEMA DE ILUMINAÇÃO DE EMERGÊNCIA DEVE TER AUTONOMIA MÍNIMA DE UMA HORA DE FUNCIONAMENTO, GARANTIDA DURANTE ESTE PERÍODO A INTENSIDADE DOS PONTOS DE LUZ DE MANEIRA A RESPEITAR OS NÍVEIS MÍNIMOS DE ILUMINAÇÃO
- A ILUMINAÇÃO DE EMERGÊNCIA DEVE GARANTIR UM NÍVEL MÍNIMO DE ILUMINAMENTO
- A ILUMINAÇÃO DEVE SER EM LOCAIS PLANOS;
- DE NO MÍNIMO 5 LUX EM LOCAIS EM DESNÍVEIS.
- OS APARELHOS DEVEREM SER CONSTITUÍDOS DE FORMA QUE QUALQUER DE SUAS PARTES RESISTAM A UMA TEMPERATURA DE 70° C. NO MÍNIMO POR UMA HORA.
- O FLUXO LUMINOSO DO PONTO DE LUZ EXCLUSIVAMENTE DE ILUMINAÇÃO PARA SINALIZAÇÃO DEVE SER, NO MÍNIMO IGUAL A 30 LÚMENS.

NOTA:
1 - PREVER PONTOS DE TOMADA PARA TODOS OS BLOCOS AUTÔNOMOS.


DETALHE DO EXTINTOR

ESCALA INDEFINIDA

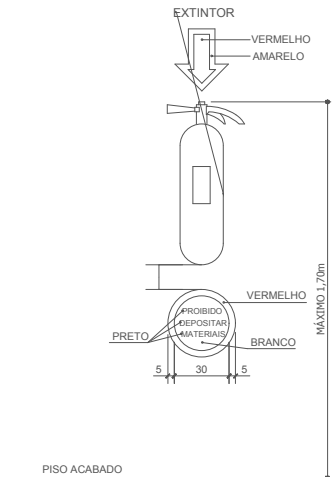

DETALHE DA PLACA ACRÍLICA

ESCALA INDEFINIDA

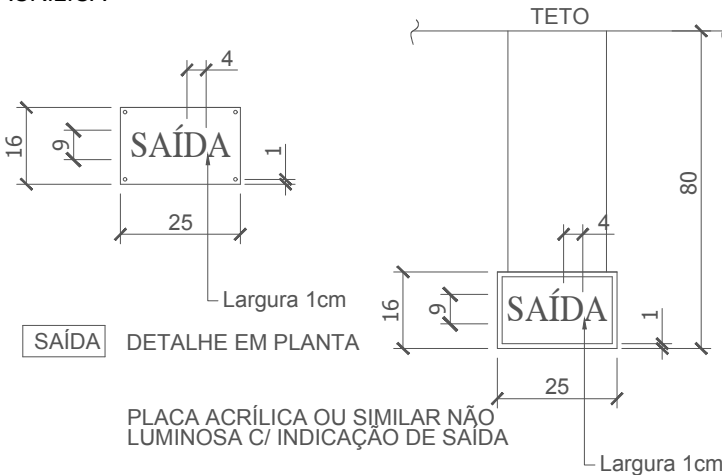

LEGENDA	
	LUMINÁRIA DE ILUMINAÇÃO DE EMERGÊNCIA - PL9 IN 011 - ANEXO B (Padrão)
	EXTINTOR PQS 4 KG
	SINALIZAÇÃO DE ABANDONO DE LOCAL
	SINALIZAÇÃO DE SAÍDA DE EMERGÊNCIA



SECRETARIA MUNICIPAL DE
DESENVOLVIMENTO
URBANO E HABITAÇÃO

DIRETORIA DE PLANEJAMENTO URBANO
Rua Alberto Werner - 100 - Vila Operária
88304-053 - Itajaí - Santa Catarina Fone:(47)
3341-6017 / 3341-6036 www.itajai.sc.gov.br -
smu@itajai.sc.gov.br

PROJETO
CAPELA DO CEMITÉRIO ITAIPAVA
PREVENTIVO CONTRA INCÊNDIO

REFERENCIA
0017.ARQ.MK.001.Geral.R05

LOCAL
AVENIDA ITAIPAVA, Nº 2223 - ITAIPAVA - ITAJAÍ/SC

ESCALA

A3

INDICADA

DATA

06/2020

FOLHA

05/10

DESENHO

MATHEUS / CARLOS