



PLANTA BAIXA - TÉRREO
ESCALA 1:75

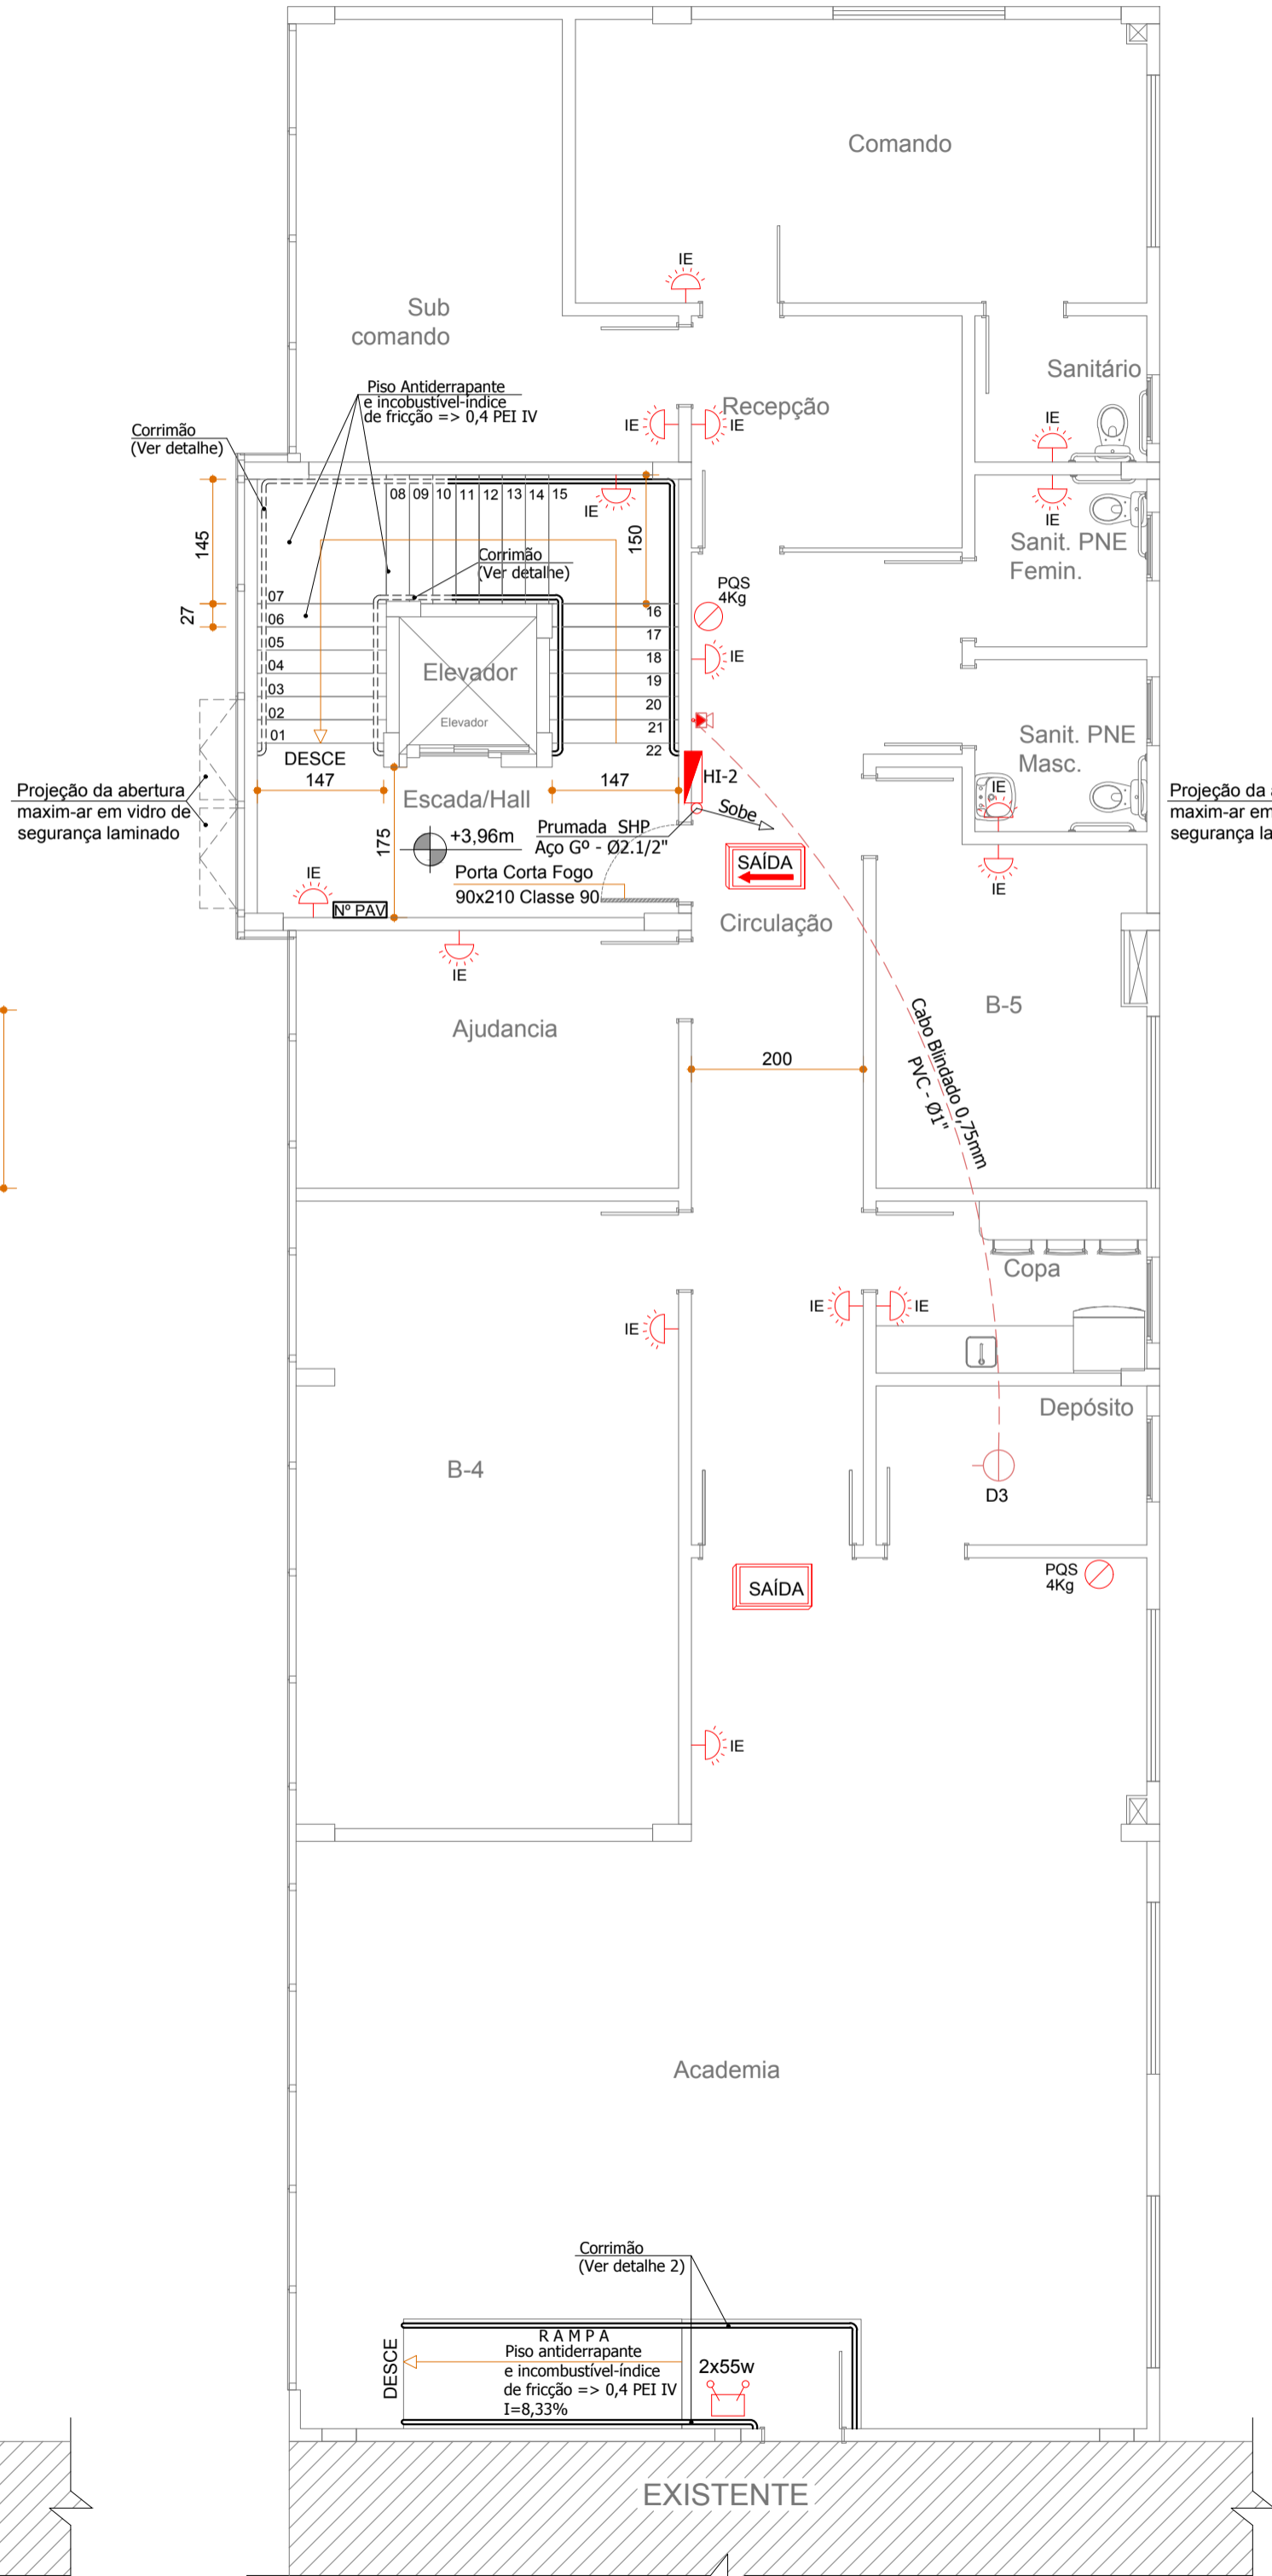


PLANTA BAIXA - 1º PAVTO.
ESCALA 1:75

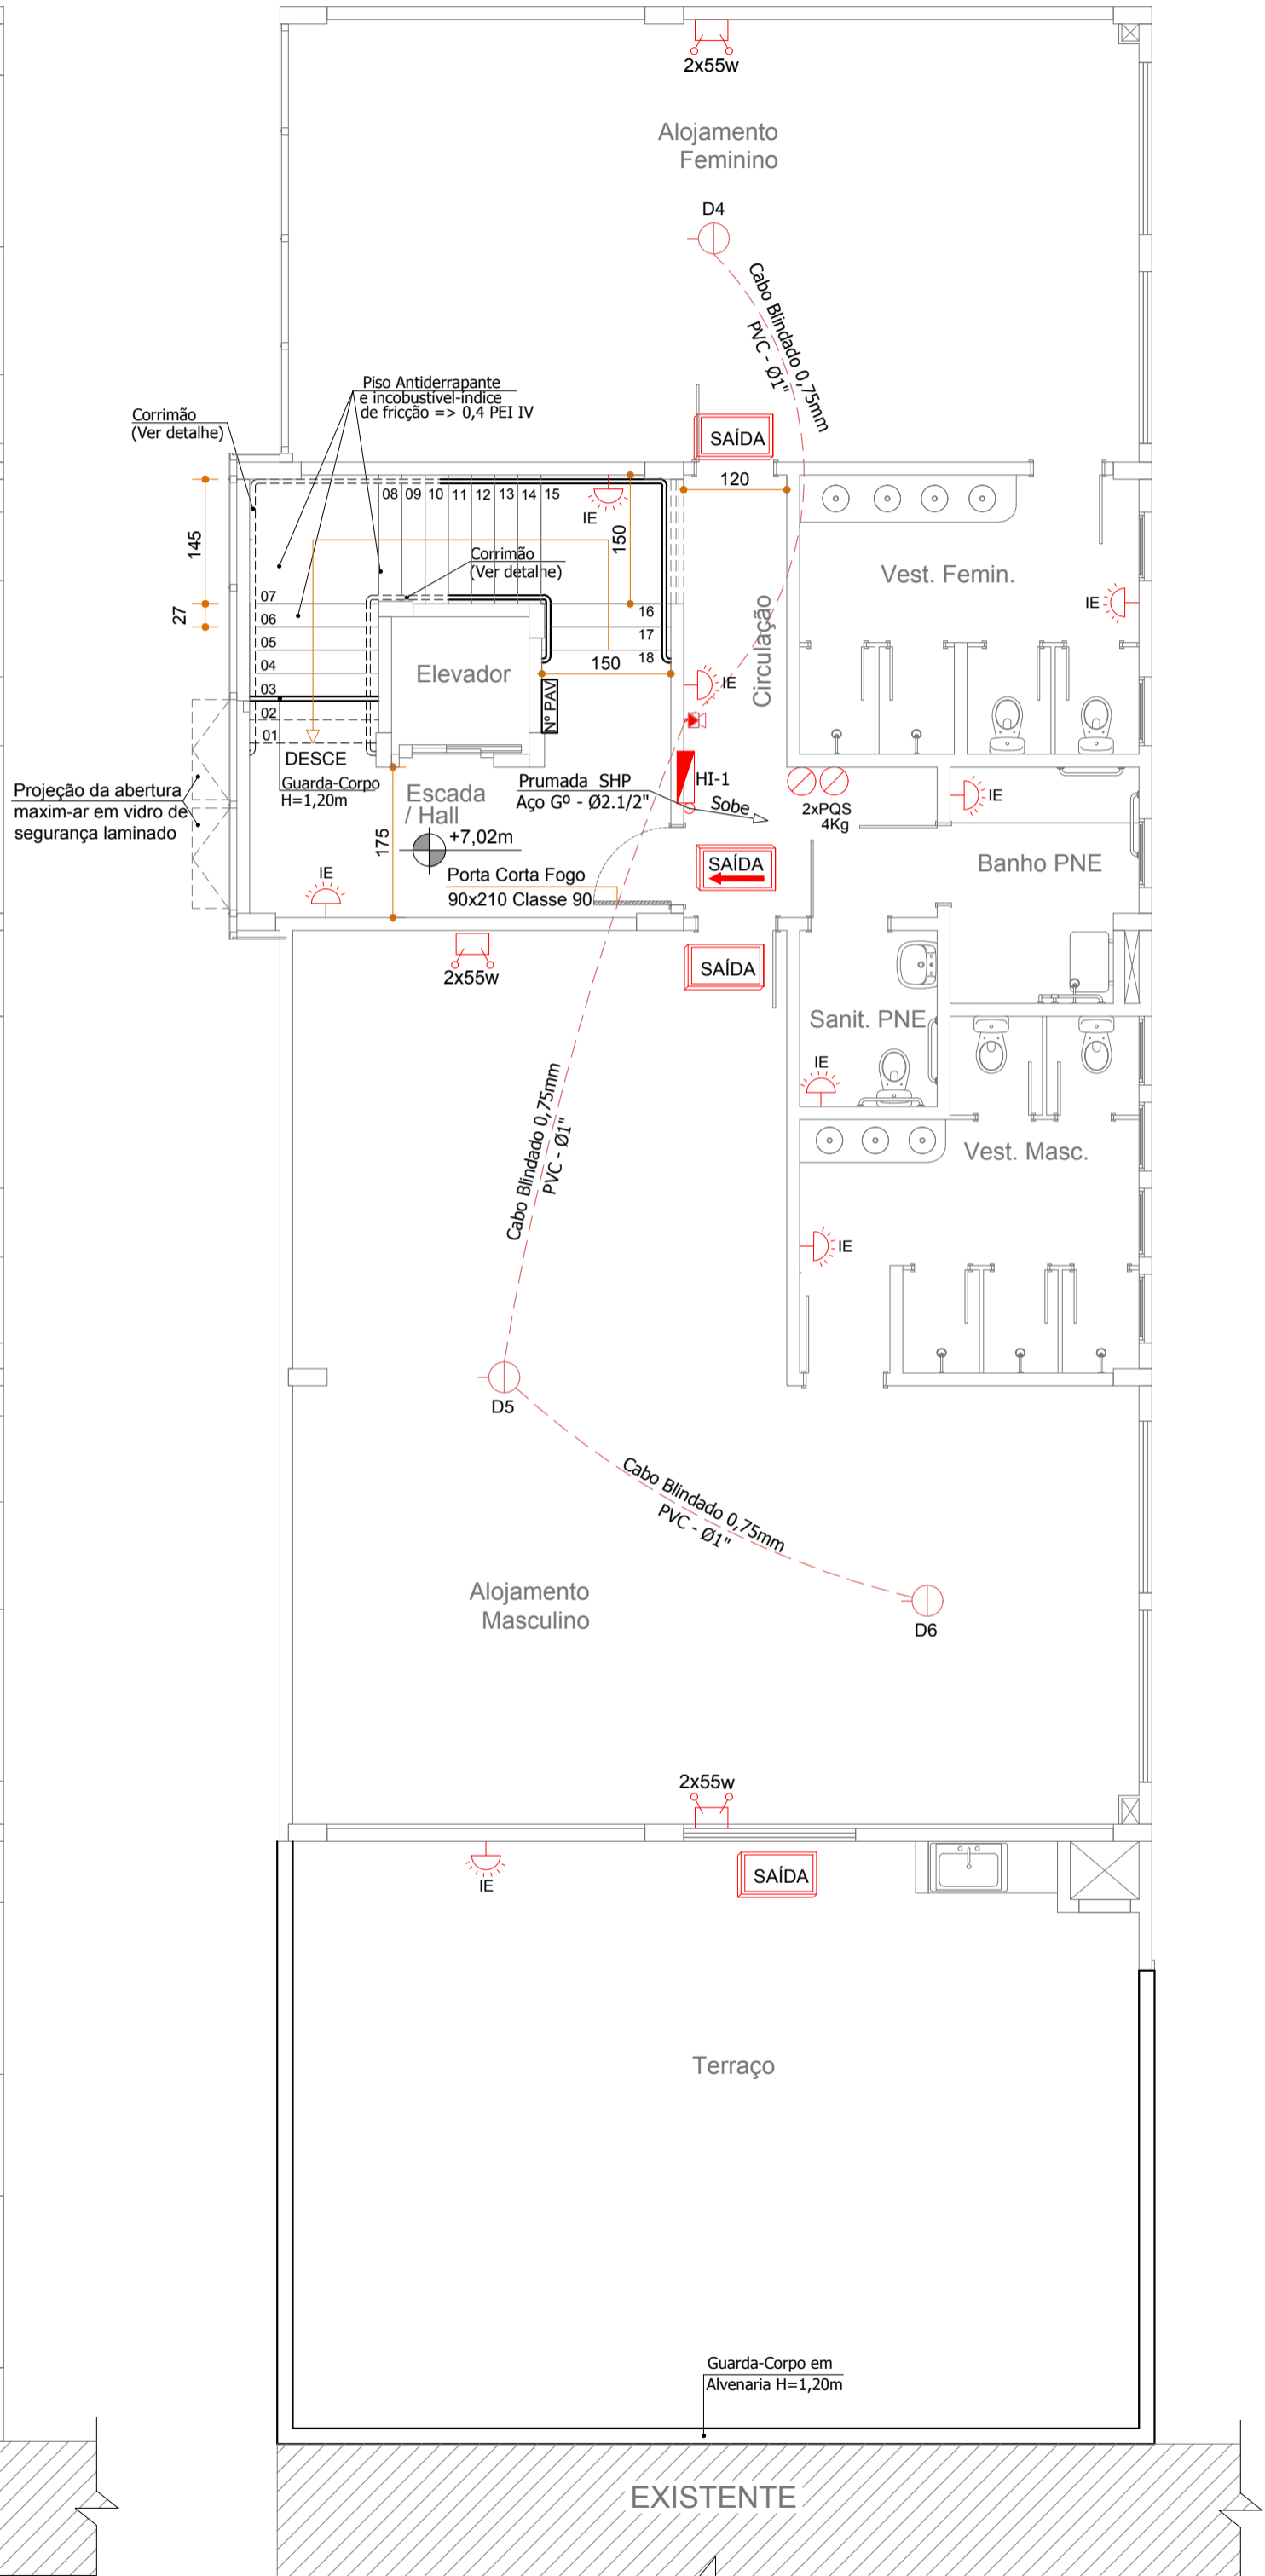

PLANTA BAIXA - 2º PAVTO.
ESCALA 1:75

SÍMBOLOS	MATERIAL	QUANT.
	Luminária de emergência em led 24v(cc) - 4x40 lm (ip-20) - h = 2,10m	31 und
	Extintor de pó químico seco (pqs) - 4,0 kg	7 und
	Placa de sinalização de saída luminosa em led (30lm) - (ip-20) 24v(cc) - 12 led's, sem indicação de setas de saída	7 und
	Placa de sinalização de saída luminosa em led (30lm) - (ip-20) 24v(cc) - 12 led's, com indicação de setas de saída	4 und
	Placa Acrílica de Identificação dos Pavimentos	3 und
	H - Abrigo para mangueira tipo 1 com hidrante - (2x15,00m)	3 und
	Tubulação de S.H.P. - Tubo aço galvanizado - (pelo piso)	46,10 m
	Eletroduto em PVC na cor vermelha para alarme	49,00 m
	Luminária de emergência c/ bateria incorporada - tipo faróis Bloco autônomo - 2x55w/12Vcc, autonomia mínima 2 horas - h=2,20m	6 und
	Acionador do alarme tipo quebra vidro com sonorizador (IP-20) 20V(cc)	3 und
	Detector de fumaça tipo óptico 24V(cc) (IP-20) 0,30d/Bm	6 und
	Central de alarme endereçável - Quadro gereal de supervisão e alarme	1 und

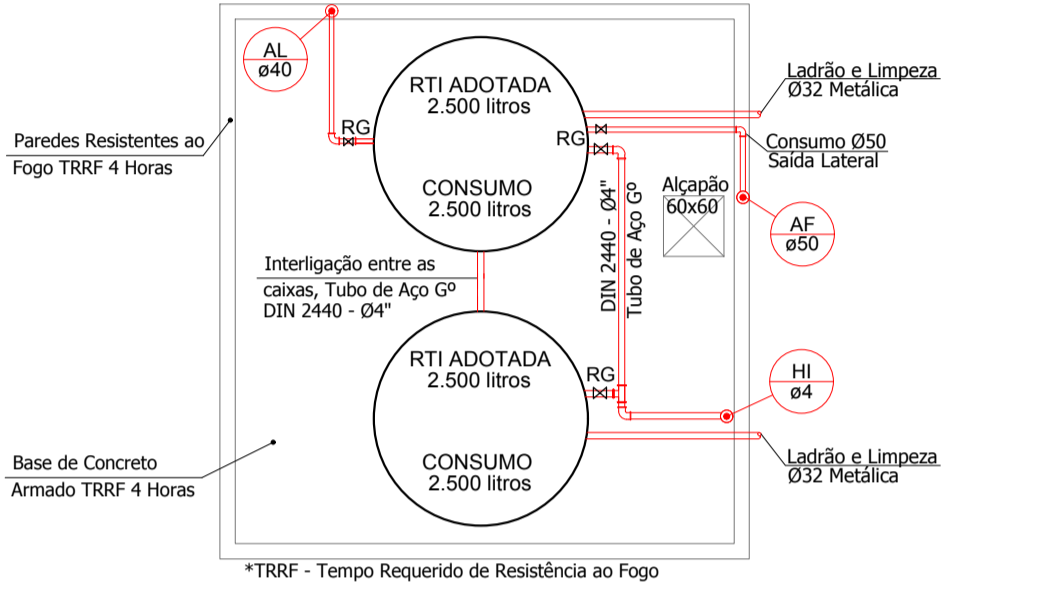

PLANTA BAIXA
RESERVATÓRIO SUPERIOR
ESCALA 1:75

1	Revisão 01 - Mudança na Escada	07/2017	RCB
0	Emissão Inicial	06/2017	RCB
Revisão	Descrição	Data	Responsável
AMFRI - ASSOCIAÇÃO DOS MUNICÍPIOS DA REGIÃO DA FOZ DO RIO ITAJAÍ Rua Luiz Lopes Gonzaga, nº 1655 - Bairro São Vicente - Itajaí-SC - CREA/SC nº 050968-0			
Estado de Santa Catarina BOMBEIRO MILITAR DE SANTA CATARINA			
Data Junho/2017	Projeto PREVENTIVO CONTRA INCÊNDIO AMPLIAÇÃO DO 7º B.B.M EM ITAJAÍ	Conteúdo da folha Plantas	
Escala Indicada	Local Av Sete de Setembro, 1878 Bairro Fazenda - Itajaí	Estática	Área a construir: 870,90m²
Arquivo -	7º Batalhão de Bombeiro Militar em Itajaí / SC	Projeto	
Desenho Alice Frainer	Comandante do 7º B.B.M.	Rafael Calistro Borba Engenheiro Civil CREA SC 093.243-9	
ART -			
Folha 02/05			