


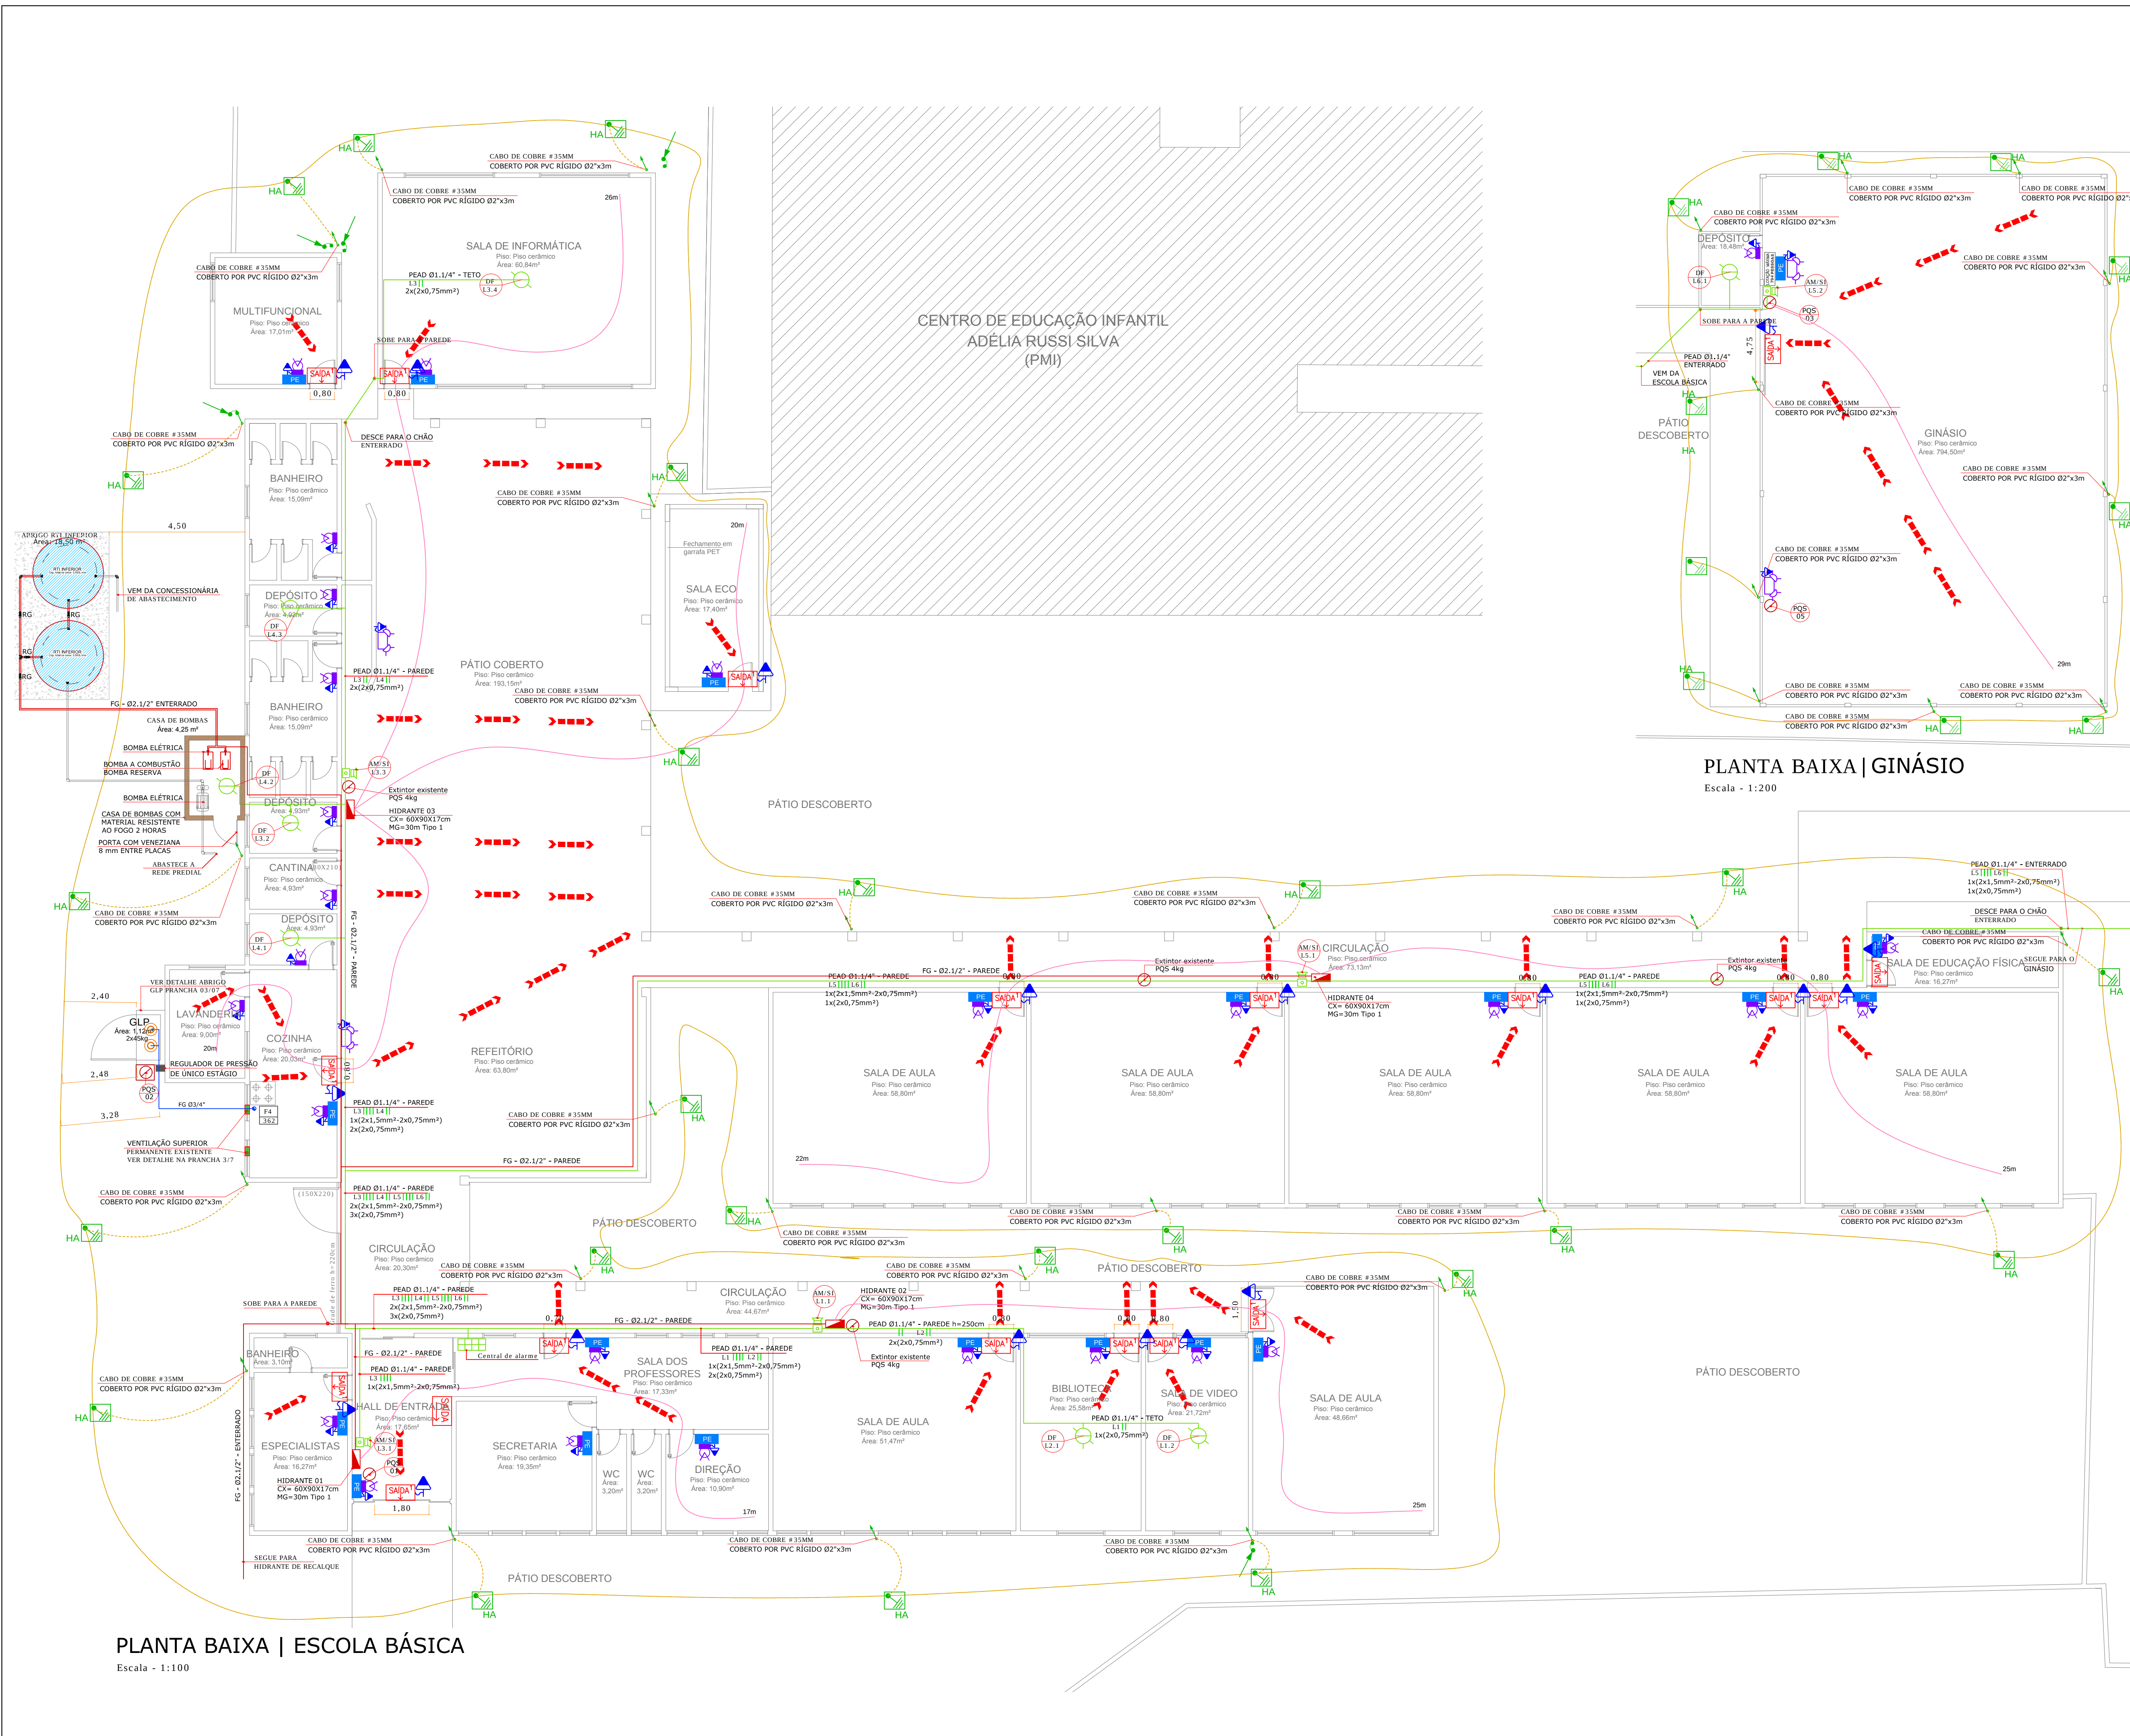

PLANTA BAIXA | ESCOLA BÁSICA

Escala : 1:100

PLANTA BAIXA | GINÁSIO

Escala : 1:200

LEGENDA			
SIMBOLOGIA	DESCRIÇÃO ESPECIFICAÇÃO	SIMBOLOGIA	DESCRIÇÃO ESPECIFICAÇÃO
ILUMINAÇÃO DE EMERGÊNCIA		EXTINTORES	
	BLOCO AUTÔNOMO PARA ILUMINAÇÃO DE EMERGÊNCIA, COM LED's, IP-20.		EXTINTOR DE PÓ QUÍMICO SECO (PQS) DE 4,0 kg.
	BLOCO AUTÔNOMO TIPO FIBROL PARA ILUMINAÇÃO DE EMERGÊNCIA, COM LED's, IP-20.		EXTINTOR DE PÓ QUÍMICO SECO (PQS) DE 4,0 kg, PROTEGIDO POR NICHOS.
SINALIZAÇÃO E ABANDONO DE LOCAL		GÁS CANALIZADO	
	PLACA DE SAÍDA AUTÔNOMA FACE SIMPLES LED, IP20, COM SUPORTE FIXADO NA PAREDE.		FUGÃO À GÁS 4 BOCAS SEMI-INDUSTRIAL, COM FOSFO + PÓRTO.
	PLACA DE SAÍDA AUTÔNOMA DUPLA FACE E SETA INDICATIVA À DIREITA/ESQUERDA COM LED'S, IP20, COM SUPORTE FIXADO NA PAREDE.		TUBULAÇÃO ENTERRADA E ENVELOPADA DE AÇO GALVANIZADO, ASTM A53, SEM COSTURA, COM CONEXÕES DE FERRO FUNDIDO MALLÁVEL GALVANIZADO (NBR 6943) EM ACOPLAMENTOS ROSCADOS BSP, (VER BITOLA EM PLANTA).
SIMBOLOGIA DESCRIÇÃO ESPECIFICAÇÃO		SIMBOLOGIA DESCRIÇÃO ESPECIFICAÇÃO	
DETECÇÃO E ALARME		SAÍDAS DE EMERGÊNCIA	
	CENTRAL DE ALARME E DETECÇÃO ENDEREÇÁVEL COM BATERIA INTERNA IP20.		ROTA DE FUGA.
	ACIONADOR MANUAL COM AVISADOR SONORO ACOPADO IP20.	PLANO DE EMERGÊNCIA	
	DETECTOR DE FUMAÇA TIPO ÓPTICO IP20.	PLACA DE EMERGÊNCIA	
	CABO BLINDADO EM ELETRODUTO DE PEAD TENSÃO DE ISOLAÇÃO 800V (VER VIAS, BITOLAS E LAÇOS EM PLANTA).		PRUMADA DO SISTEMA DE GÁS CANALIZADO.
	PRUMADA DO SISTEMA DE ALARME E DETECÇÃO (NÚMERO E PRUMADA EM PLANTA).		PONTO DE GÁS.
SIMBOLOGIA DESCRIÇÃO ESPECIFICAÇÃO		SIMBOLOGIA DESCRIÇÃO ESPECIFICAÇÃO	
HIDRÁULICO PREVENTIVO		PROTEÇÃO CONTRA DESCARGAS ATMOSFÉRICAS	
	ABRIGO PARA MANGUEIRA (DIMENSÕES EM PLANTA).		HASTE DE ATERRAMENTO.
	HIDRANTE DE RECALQUE EM PASSEIO (70mmx40mm).		CAXA DE INSPEÇÃO EM ALVENARIA COM TAMPÃO 300x300mm E HASTE DE ATERRAMENTO.
	TUBULAÇÃO DE FERRO MALLÁVEL GALVANIZADO, ASTM A53, EXTREMIDADES ROSCADAS (VER BITOLA EM PLANTA).		CABO DE COBRE NU #60mm² (MALHA DE ATERRAMENTO) ENTERRADO A 70cm DE PROFUNDIDADE DO PISO ACABADO.
	MANGUEIRA FLEXÍVEL JATO SÓLIDO TIPO1 (COMBENSÃO E REQUINTE EM PLANTA).		BARRA DE ALUMÍNIO 75"x15".
	PRUMADA DO SISTEMA HIDRÁULICO PREVENTIVO (NÚMERO E PRUMADA EM PLANTA).		BARRA DE ALUMÍNIO 75"x15" QUE SOBE, DESCE E PASSA.
	VÁLVULA ESFERA (ESPECIFICAÇÃO EM PLANTA).		CONEXÃO COM A TELHA METÁLICA.
	VÁLVULA DE RETENÇÃO (ESPECIFICAÇÃO EM PLANTA).		TERMINAL AEREO Ø38" x 50cm.

SÍMBOLOS DE REVISÃO		DATA	DESENHO
REVISÃO	DESCRIÇÃO		
001	EMISSÃO INICIAL	10/07/16	CARLOS B. LUIS
002	ALTERAÇÕES CONTRA O SUMÁRIO DE MATERIAIS	27/07/16	LUIS

APROVAÇÕES

PROPRIETÁRIO

RESPONSÁVEL TÉCNICO

MUNICÍPIO DE ITAJAÍ

CNPJ 83.102.270/0001-02

ROBSON CARLOS SANTOS

CREA: 962935-8

PROPRIETÁRIO

MUNICÍPIO DE ITAJAÍ

EDIFICAÇÃO

EDUCACIONAL | ESCOLA BÁSICA PROFESSORA MARIA DUTRA GOMES

ENDEREÇO

RUA JACOB ARDIGÓ, 117

SÃO JUDAS | ITAJAÍ/SC

PROJETO

PREVENTIVO CONTRA INCÊNDIO

ARQUIVO

0478-PCI-002-ROL-PlantasBaixas

CONTEÚDO

PLANTA BAIXA | ESCOLA BÁSICA

PLANTA BAIXA | GINÁSIO

ETAPA

LEGAL

FOLHA

ESCALA

INDICADA

PCI-002

MAGNUS PROJETOS CONSTRUÇÕES E REPRESENTAÇÕES COMERCIAIS LTDA | CREA 088663-1 | CNPJ 09.549.705/0001-37

Rua Lauro Müller, 853 | Sala 02 - Fátima | CEP 88301-401 - ITAJAÍ/SC. Fone: (47) 3349-9330 / 3348-5561 | magnus@magnusengetaria.com.br