



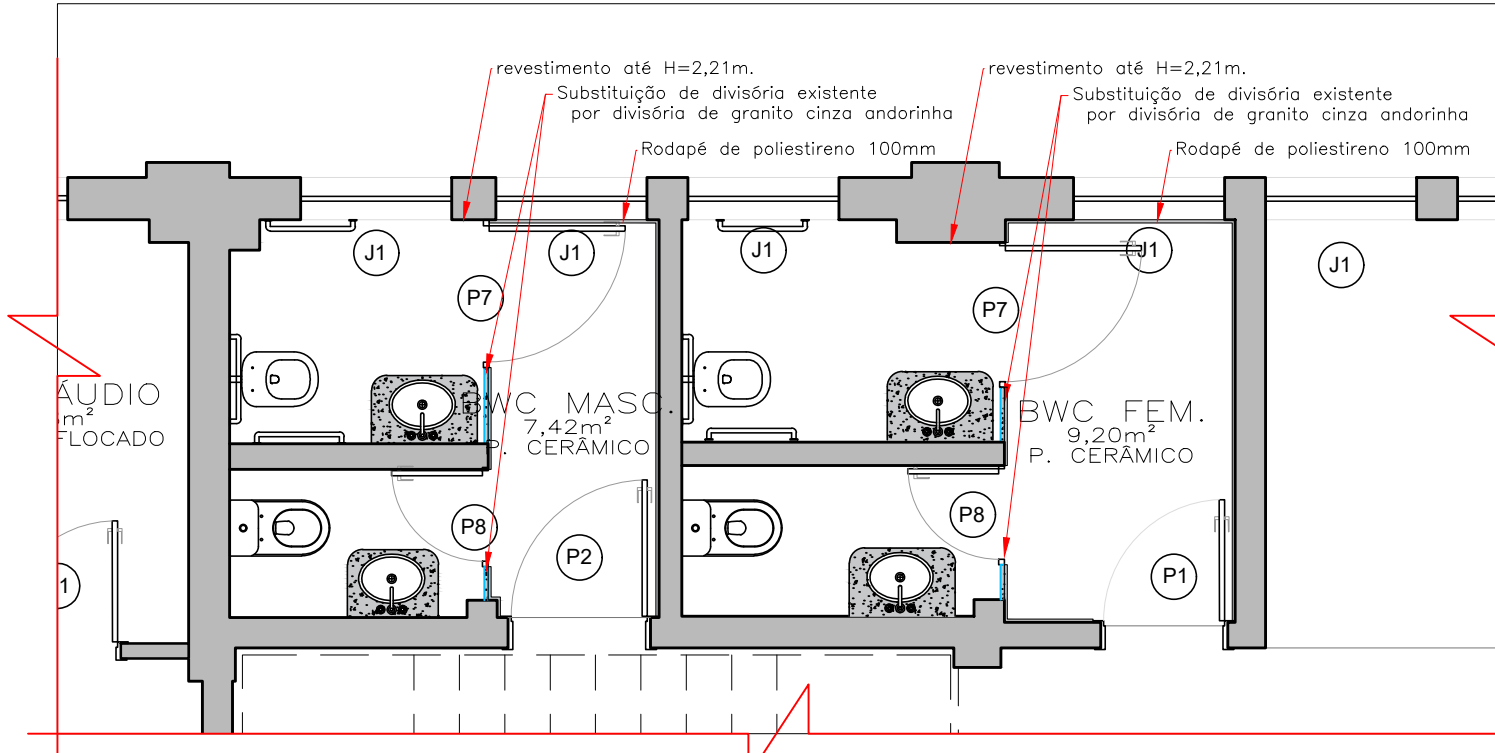


PLANTA BAIXA BANHEIROS DE USO COMUM
ESCALA 1/50

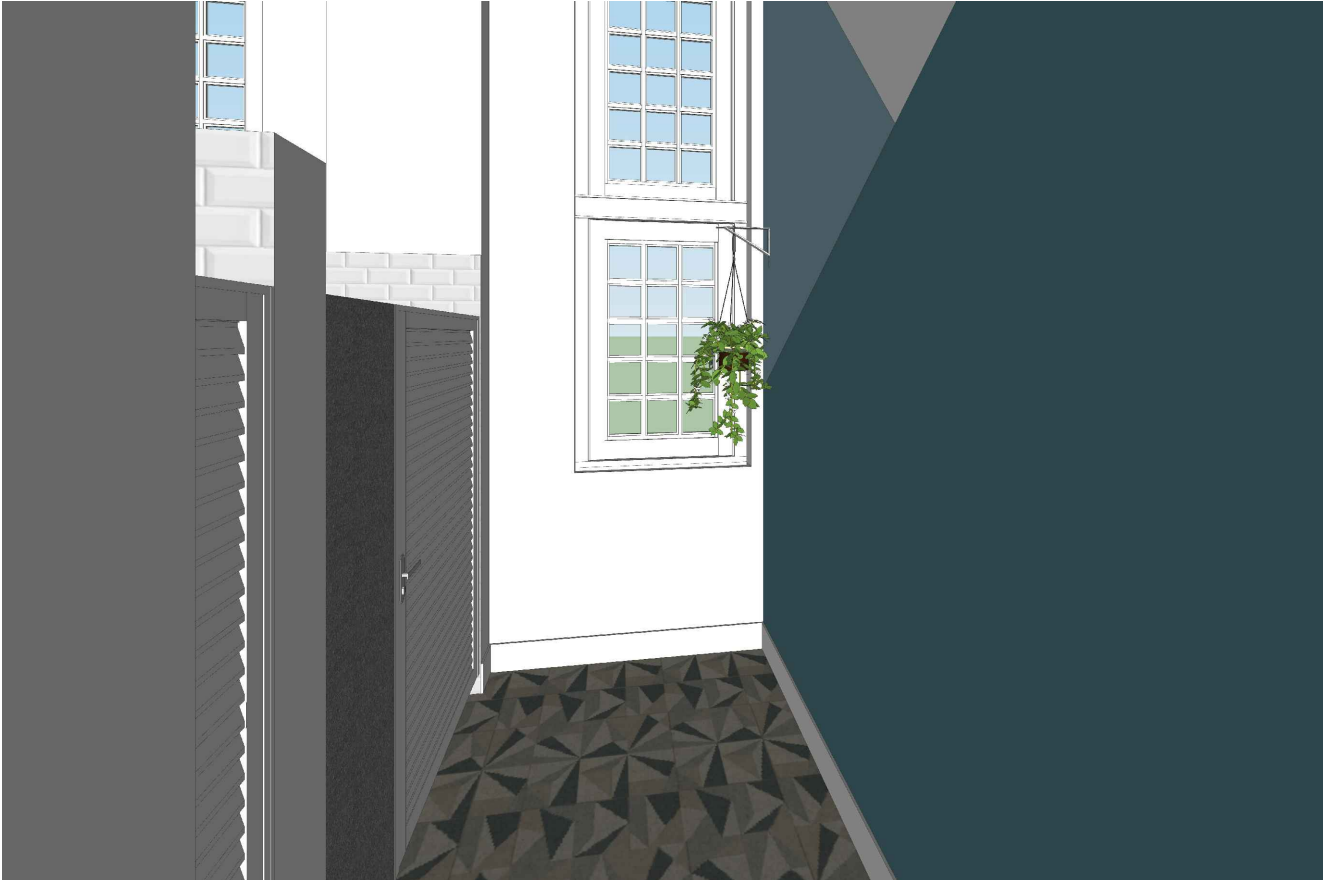

PERSPECTIVA BANHEIROS DE USO COMUM
SEM ESCALA




PERSPECTIVA BANHEIROS DE USO COMUM
SEM ESCALA

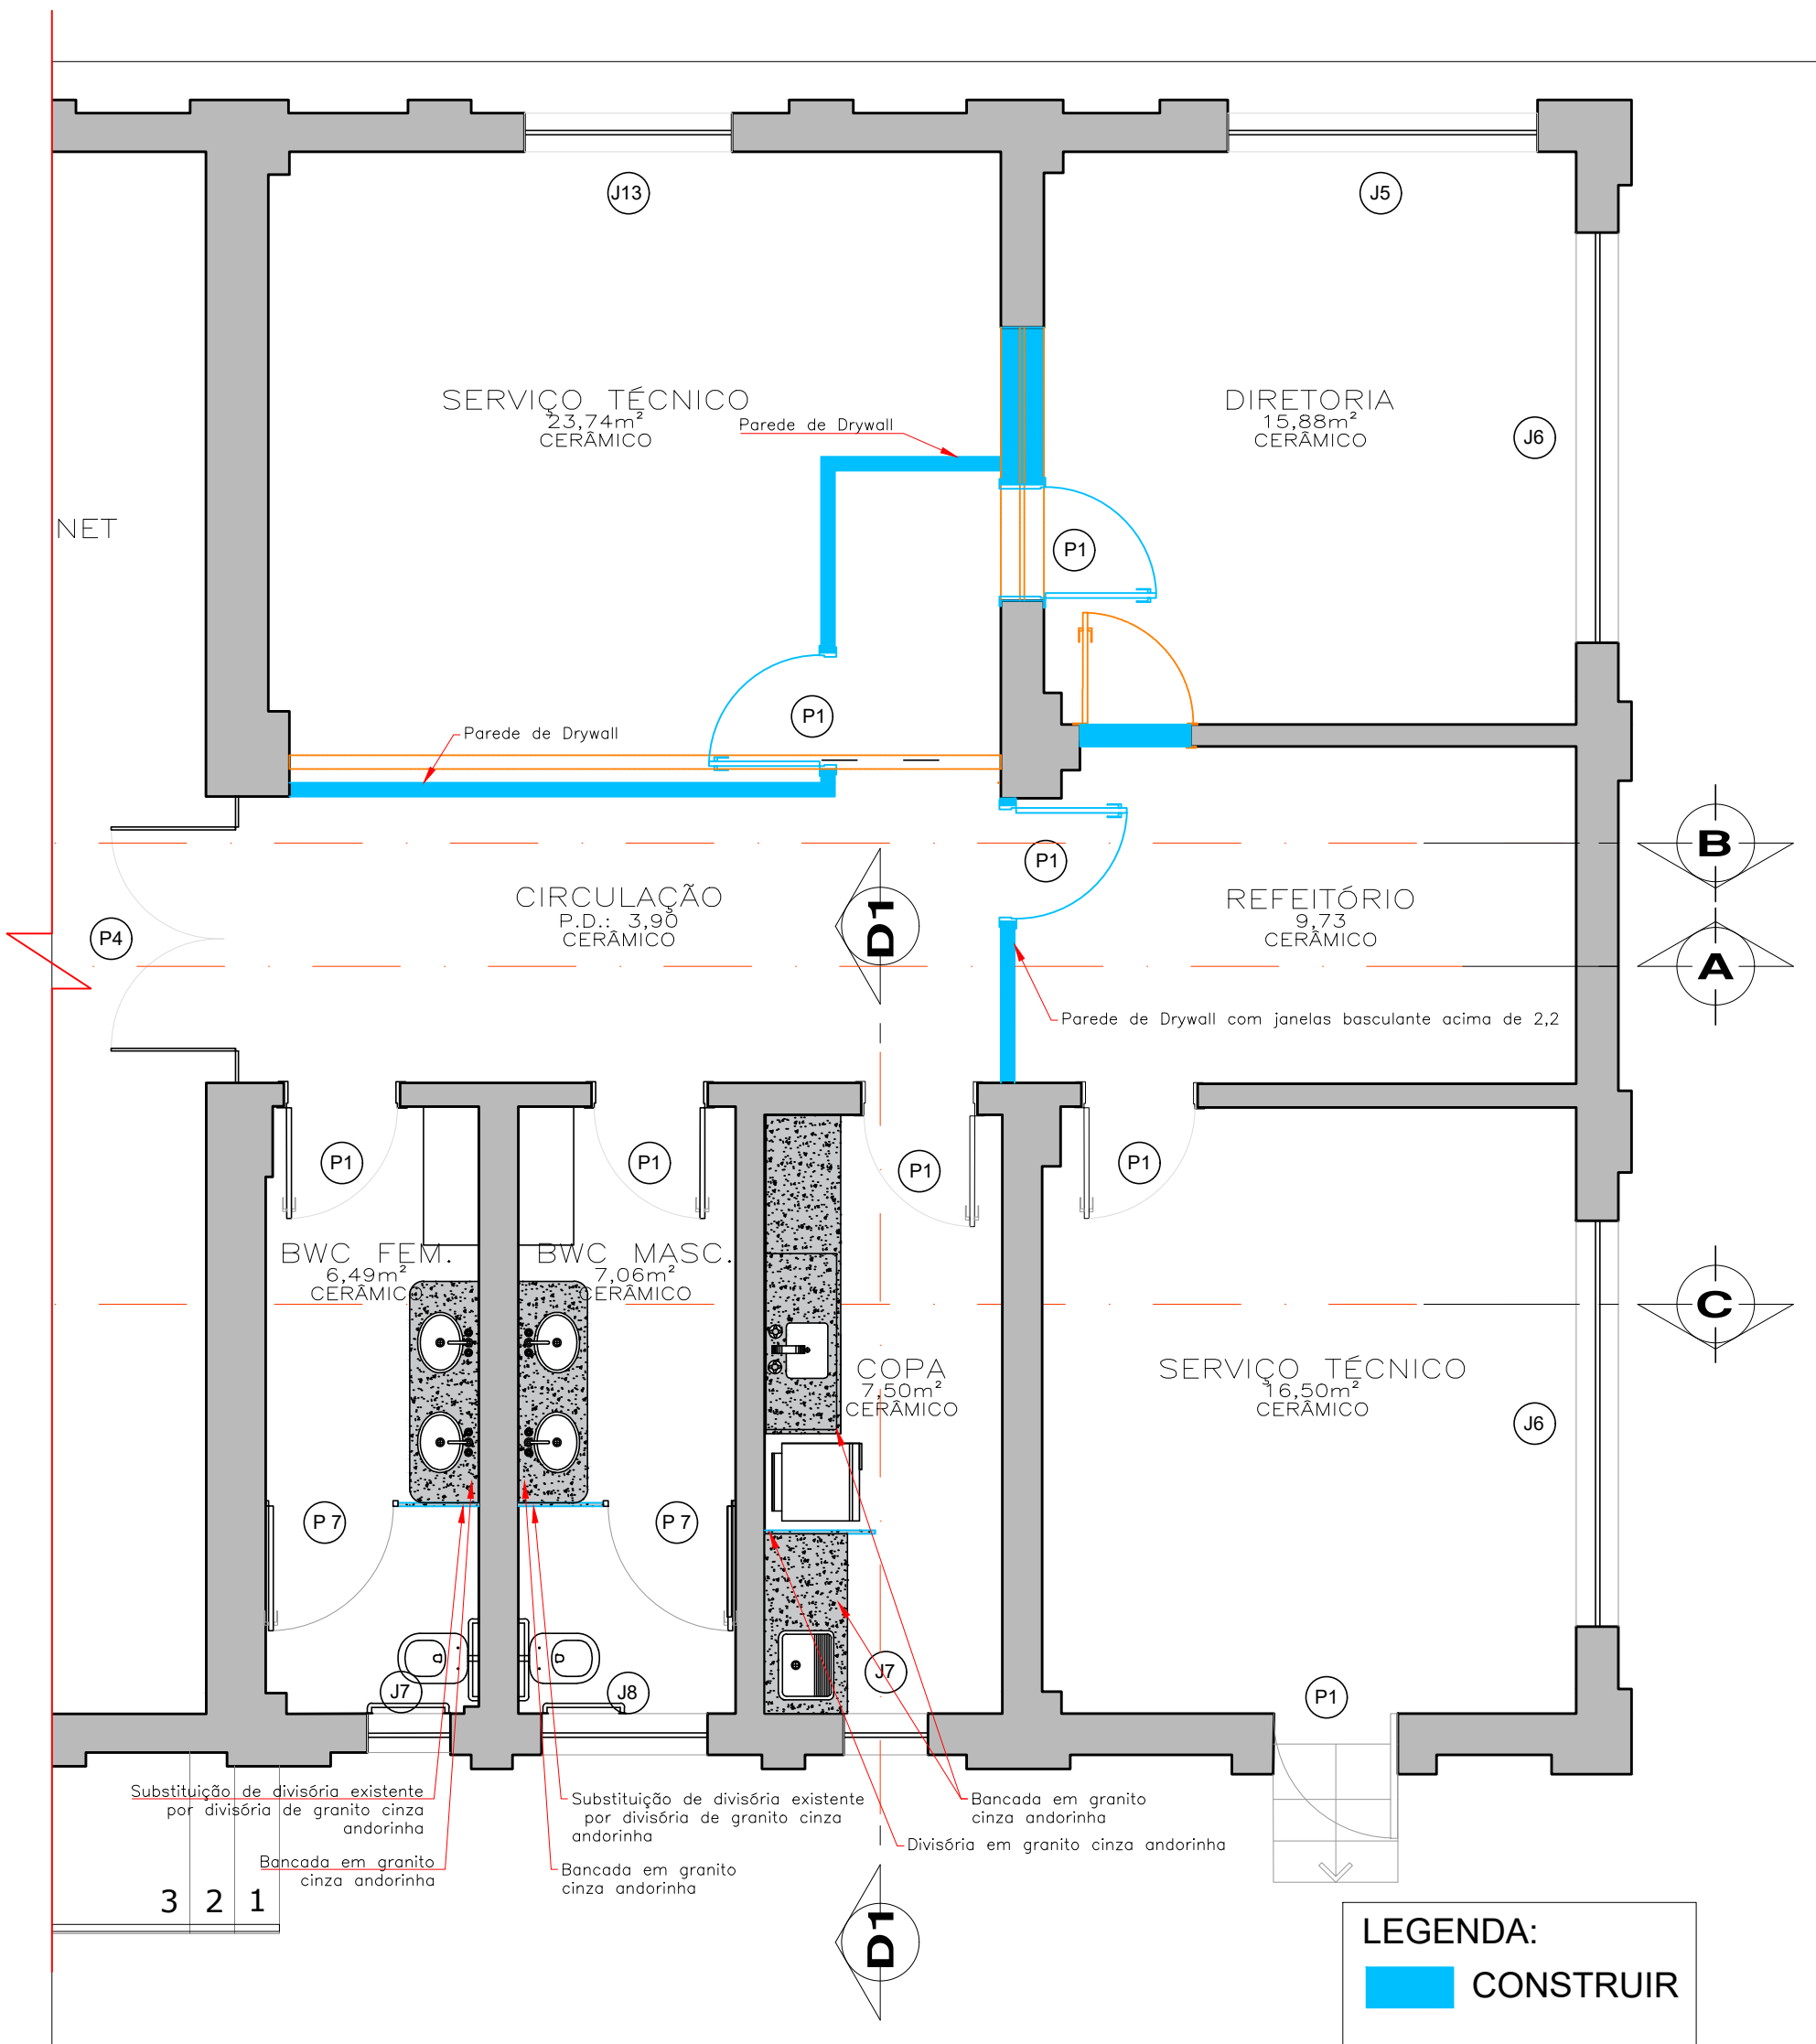


PLANTA BAIXA ÁREA FUNCIONÁRIOS — BIBLIOTECA PÚBLICA
ESCALA 1/50



PERSPECTIVA BANHEIROS DE USO COMUM
SEM ESCALA

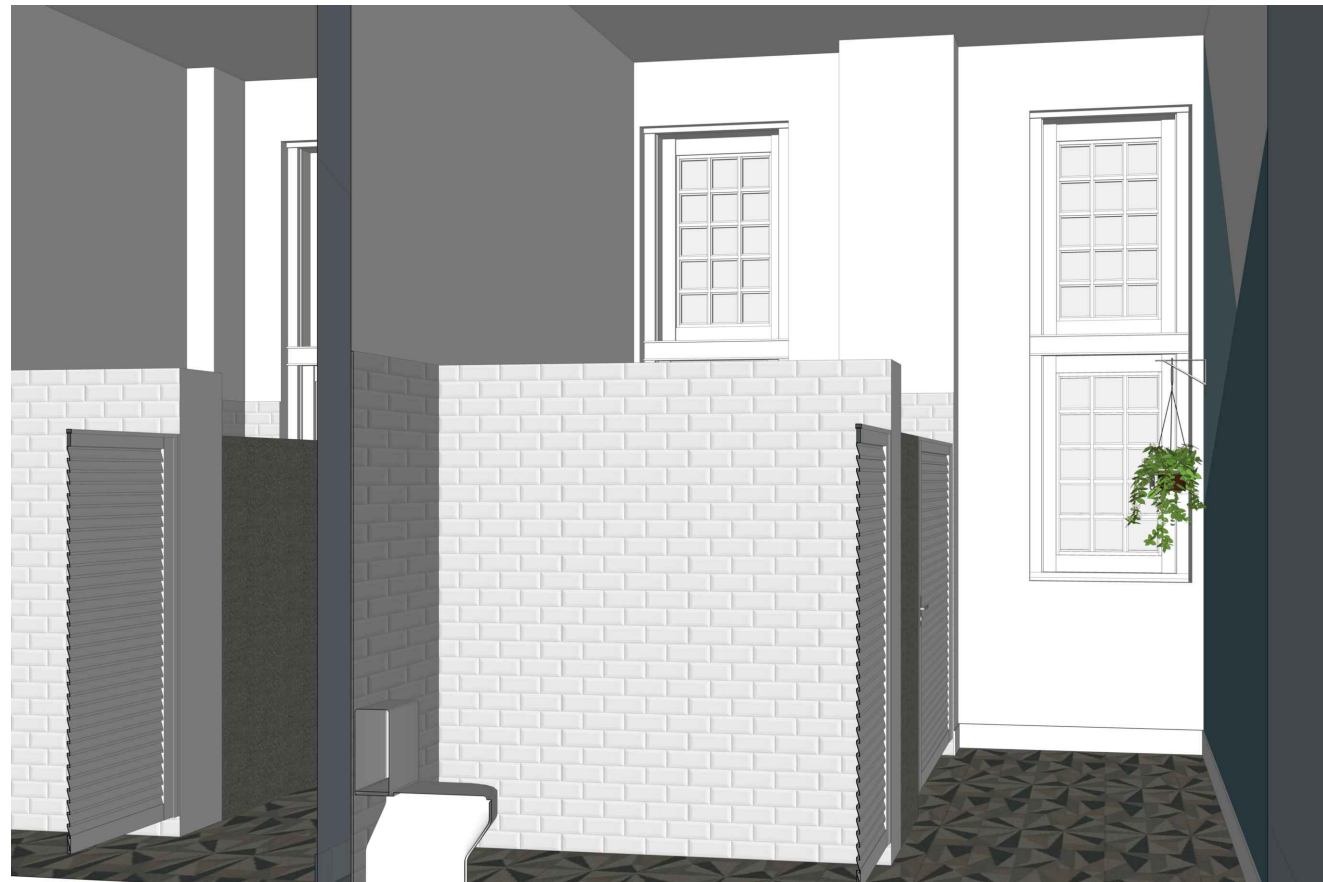

PERSPECTIVA BANHEIROS DE USO COMUM
SEM ESCALA

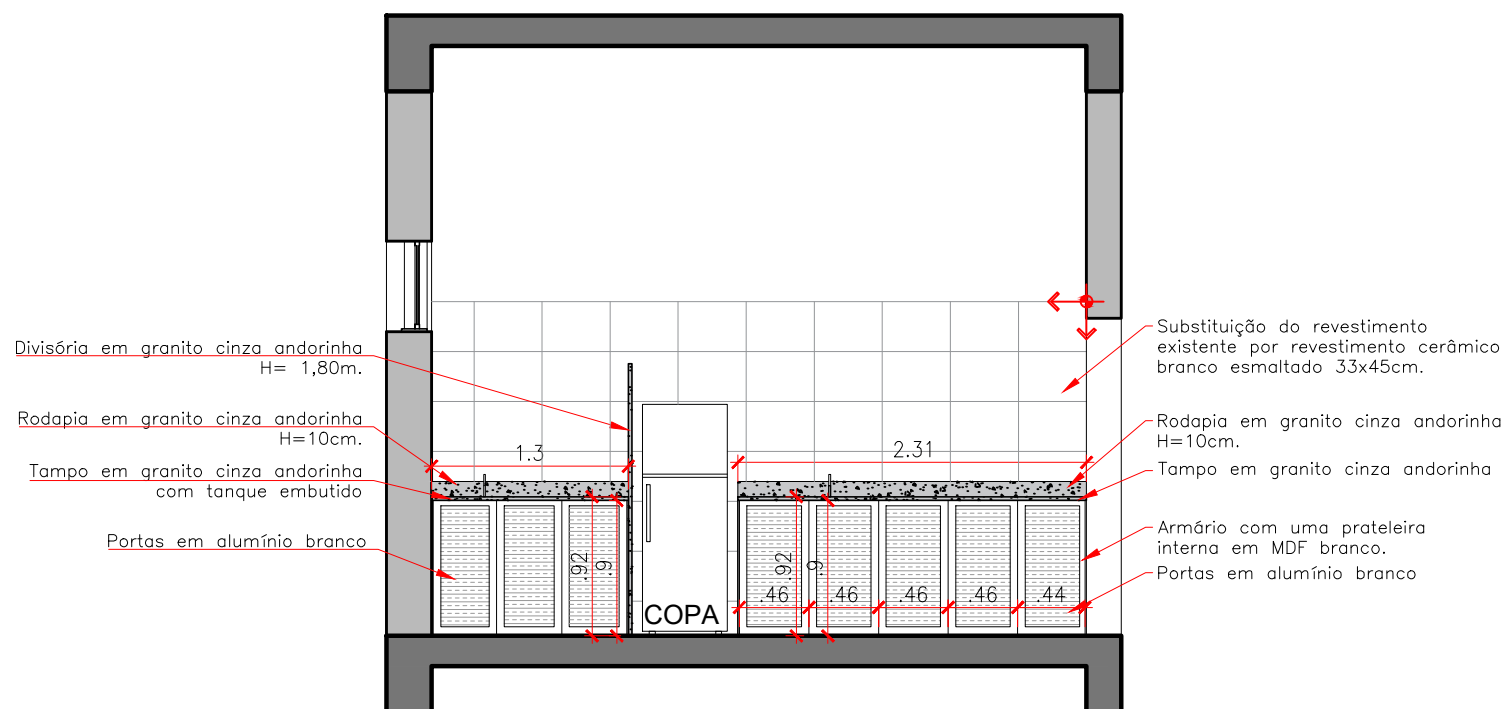

DETALHE 1 — BIBLIOTECA PÚBLICA COPA
ESCALA 1/50

PROPRIETÁRIO	RESPONSÁVEL TÉCNICO
	BRUNA KLOTZ STOLTZ
 EQUIPE TÉCNICA ELMIR BORTOLANZA ARQUITETO E URBANISTA CAU A48286-2	
OBRA	REFORMA
EDIFICAÇÃO	BIBLIOTECA PÚBLICA
ENDEREÇO	R. HEITOR LIBERATO, 1100 - Nº 2162 SÃO JOÃO - ITAJAÍ, SC.
PROJETO	ARQUITETÔNICO
CONTEÚDO	ARQUITETÔNICO
ETAPA	ANTEPROJETO
ESCALA	INDICADA
FOLHA	ARQ-05/13