



PLANTA BAIXA

ESCALA 1/50

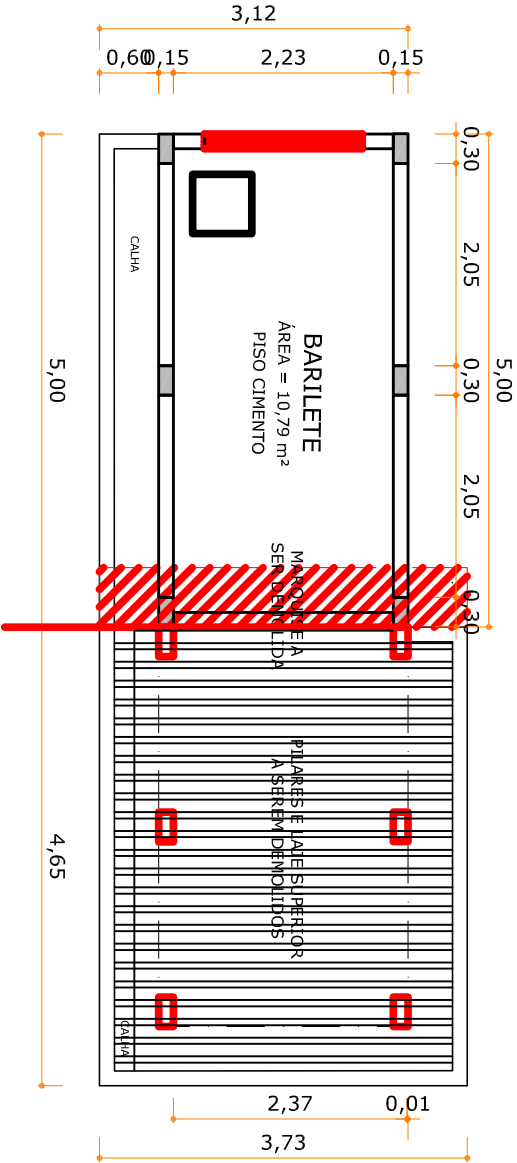


BARILETE

ESCALA 1/50

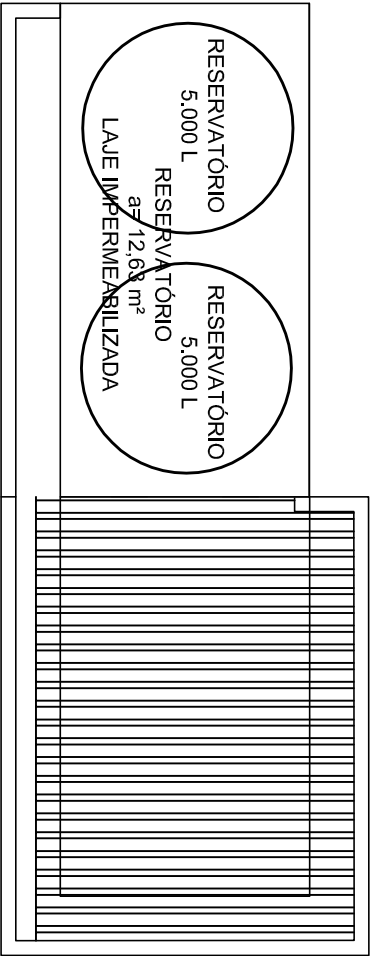

COBERTURA

ESCALA 1/50

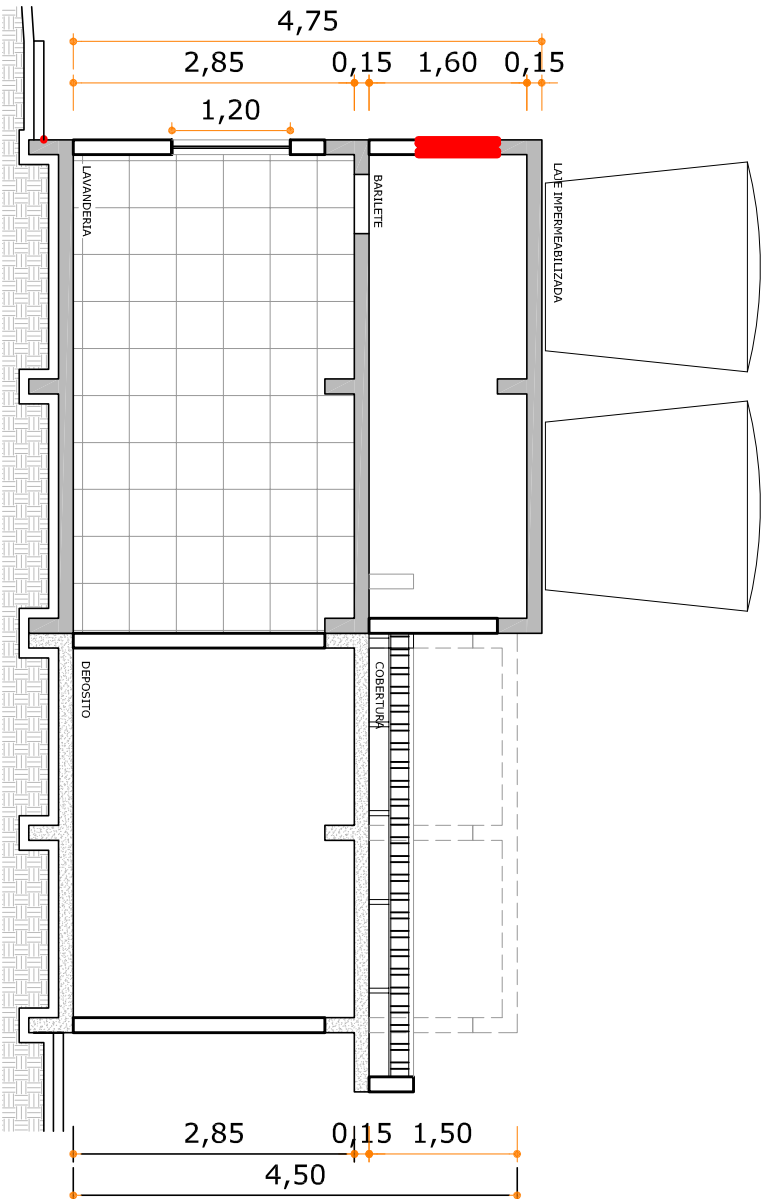

CORTE ESQUEMATICO

ESCALA 1/75



EQUIPE TÉCNICA
ELMIR BORTOLANZA
ARQUITETO E URBANISTA
CAU A48286-2

RESPONSÁVEL TÉCNICO
BRUNA KLOTZ STOLTZ

OBRA
CONSTRUÇÃO DE CAIXA D'AGUA

EDIFICAÇÃO
EB PADRE JOSE DE ANCHIETA

ENDEREÇO
Rua João Thomaz Pinto, 1567 - Canhanduba, Itajaí

PROJETO	ARQUITETÔNICO	ARQUIVO
CONTEÚDO	CAIXA D' AGUA	ETAPA ANTEPROJETO
		FOLHA ARQ-1/1