


PLANTA BAIXA | QUADRA COBERTA

Escala | 1/100

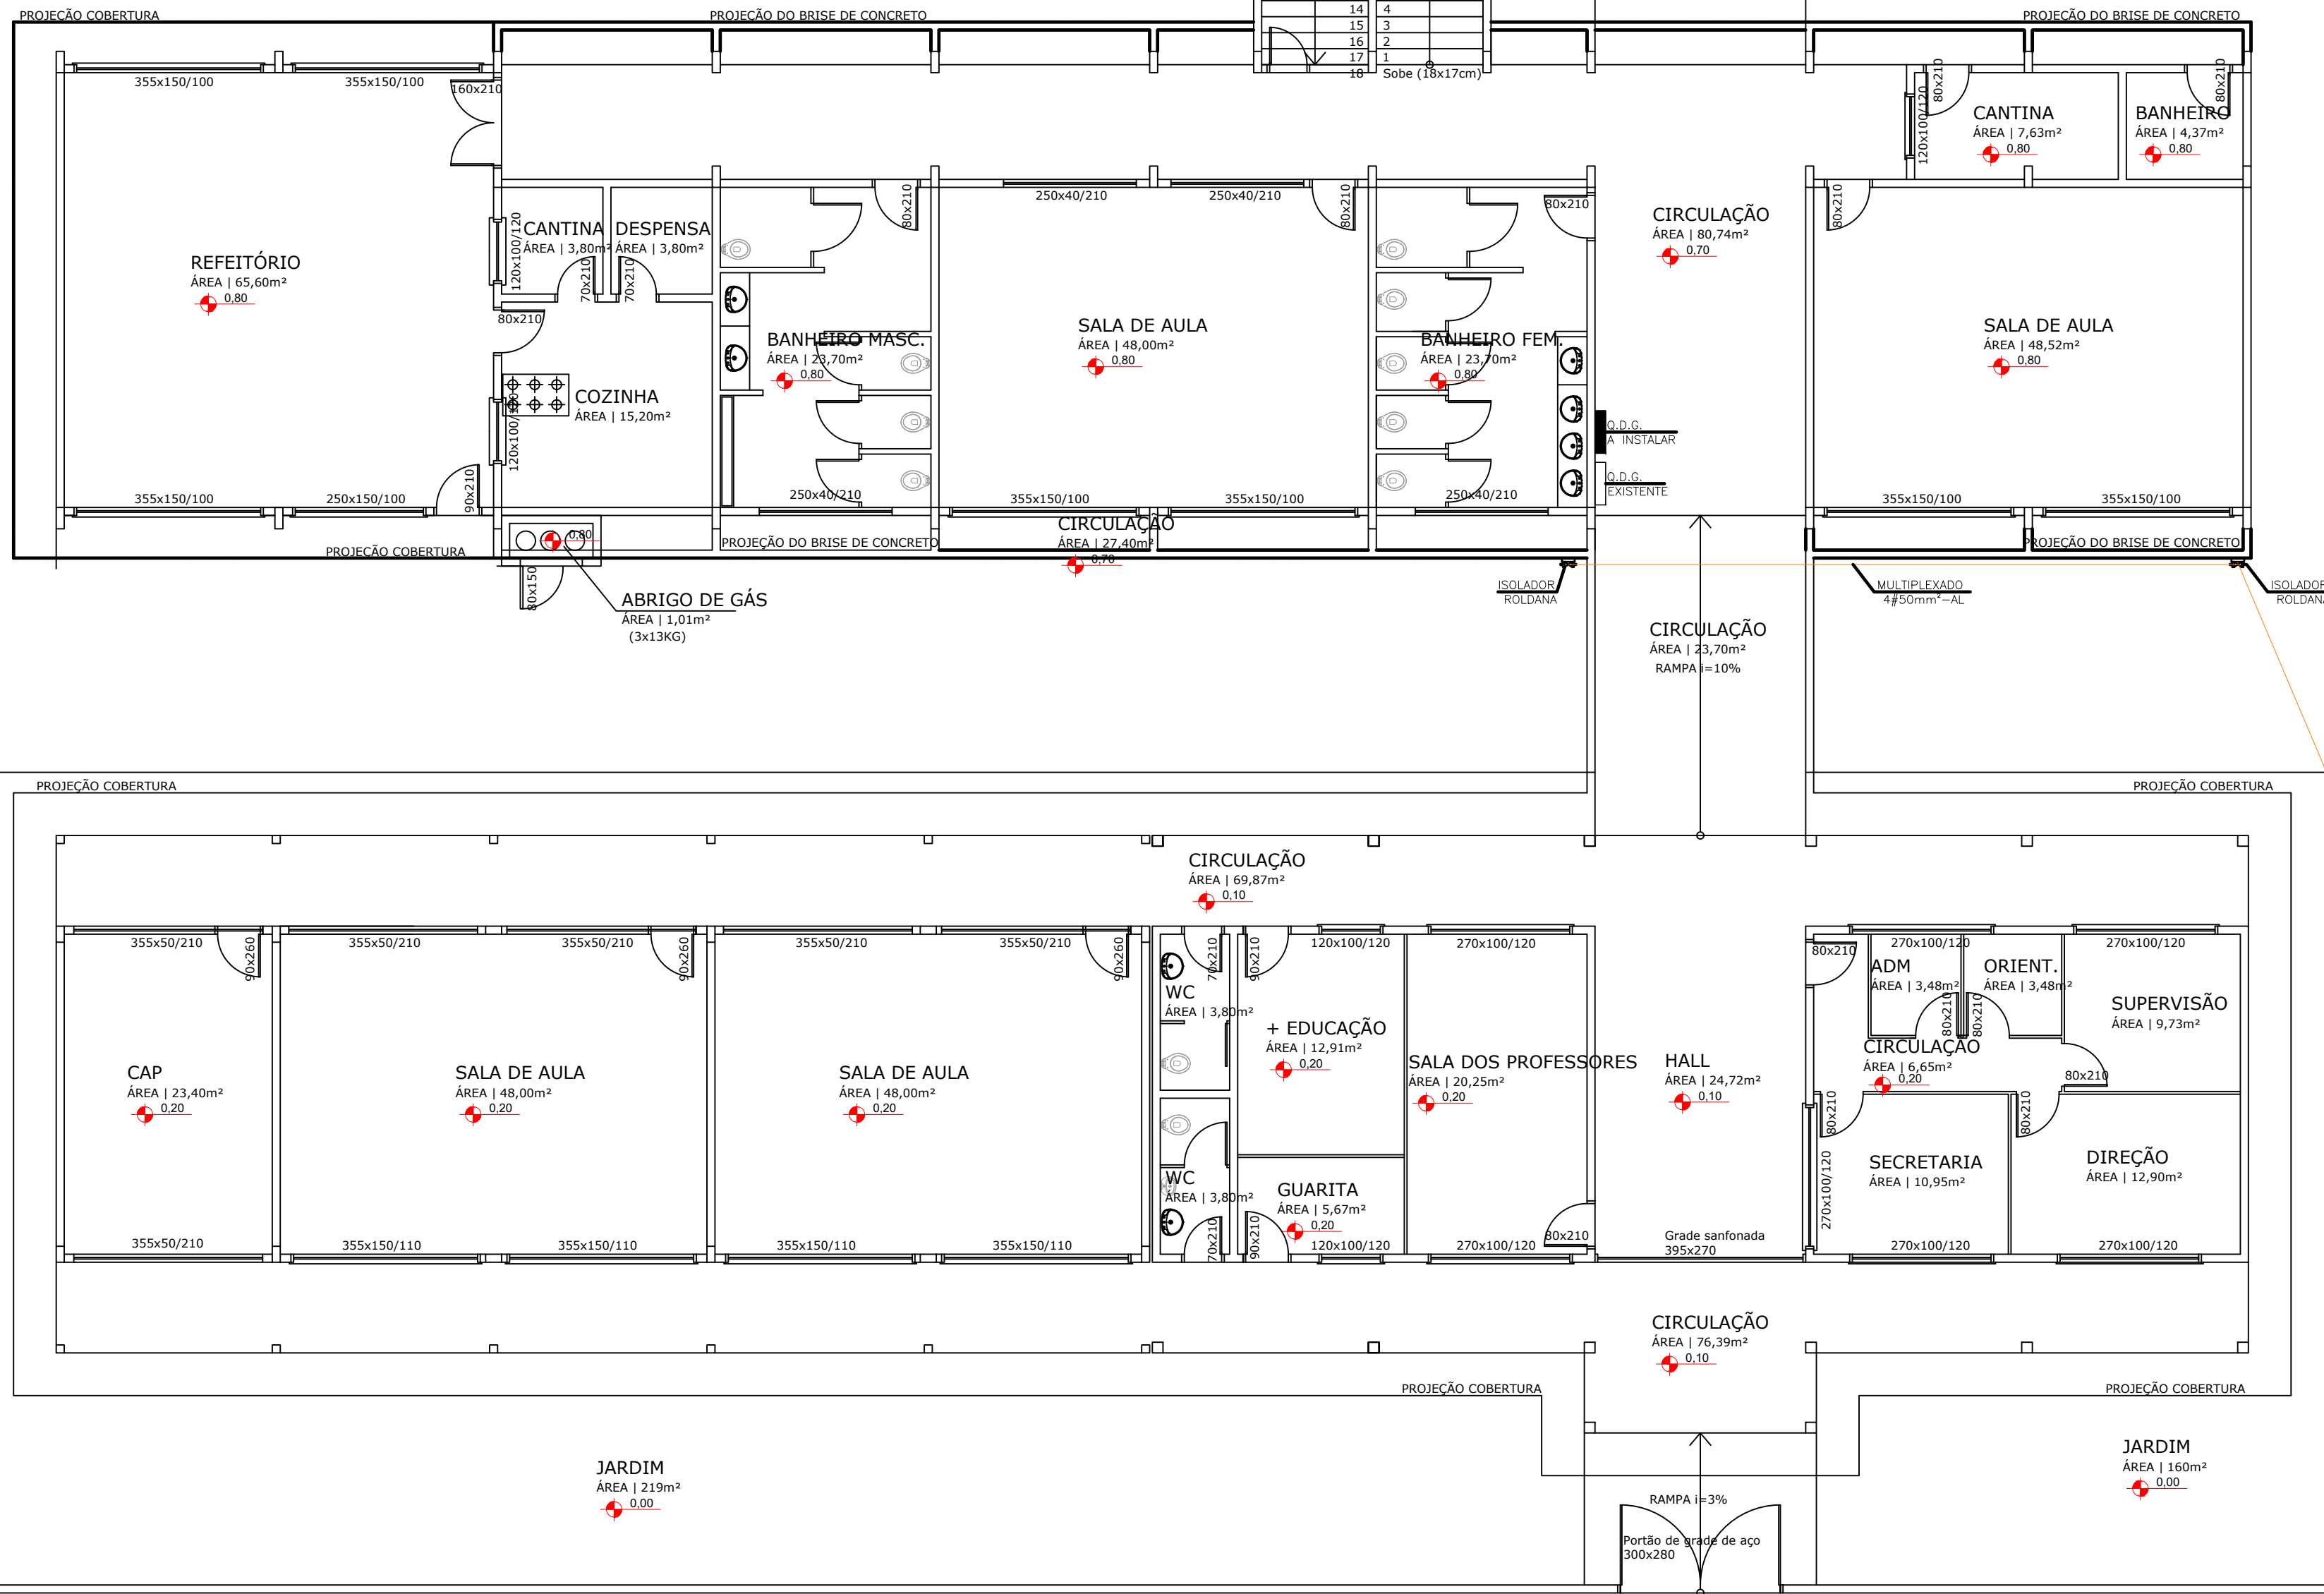

PLANTA BAIXA | PAVIMENTO TÉRREO

Escala | 1/100

RUA FERNANDO GERMANO POTER

PROPRIETÁRIO	PREFEITURA MUNICIPAL DE ITAJAÍ			RESPONSÁVEL TÉCNICO	ELMIR BORTOLANZA		
OBRA	ENTRADA DE ENERGIA			EQUIPE TÉCNICA	RESPONSÁVEL TÉCNICO	DESENHISTA	
EDIFICAÇÃO	EB PROFª EDY VIEIRA W. ROTH BARTH			ELMIR BORTOLANZA	TAUAN		
ENDEREÇO	BR-101, KM 115, número 3010 - Santa Regina, Itajaí - SC, 88311-601			ARQUITETO E URBANISTA	CAU 486286-2		
PROJETO	ELETTRICO			DATA			
CONTEÚDO	ENTRADA DE ENERGIA			ETAPA	ANTEPROJETO	FOLHA	ELE-0/0
				ESCALA	INDICADA		