




PLANTA BAIXA
ESCALA 1/75

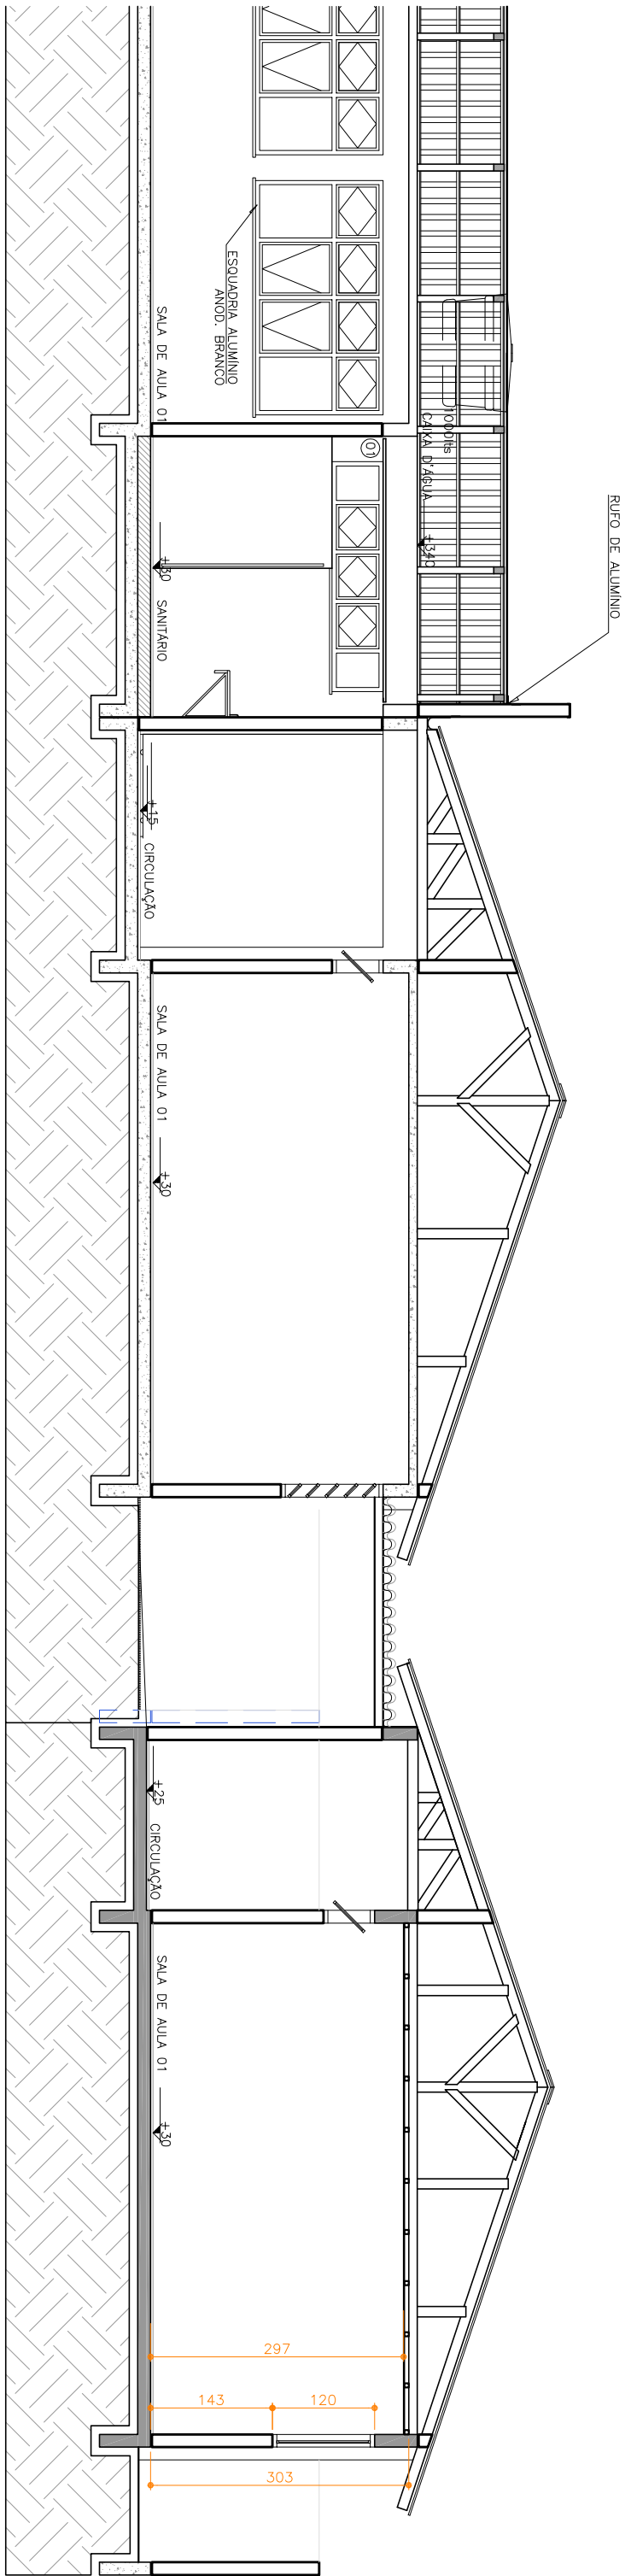

CORTE TRANSVERSAL
ESCALA 1/75

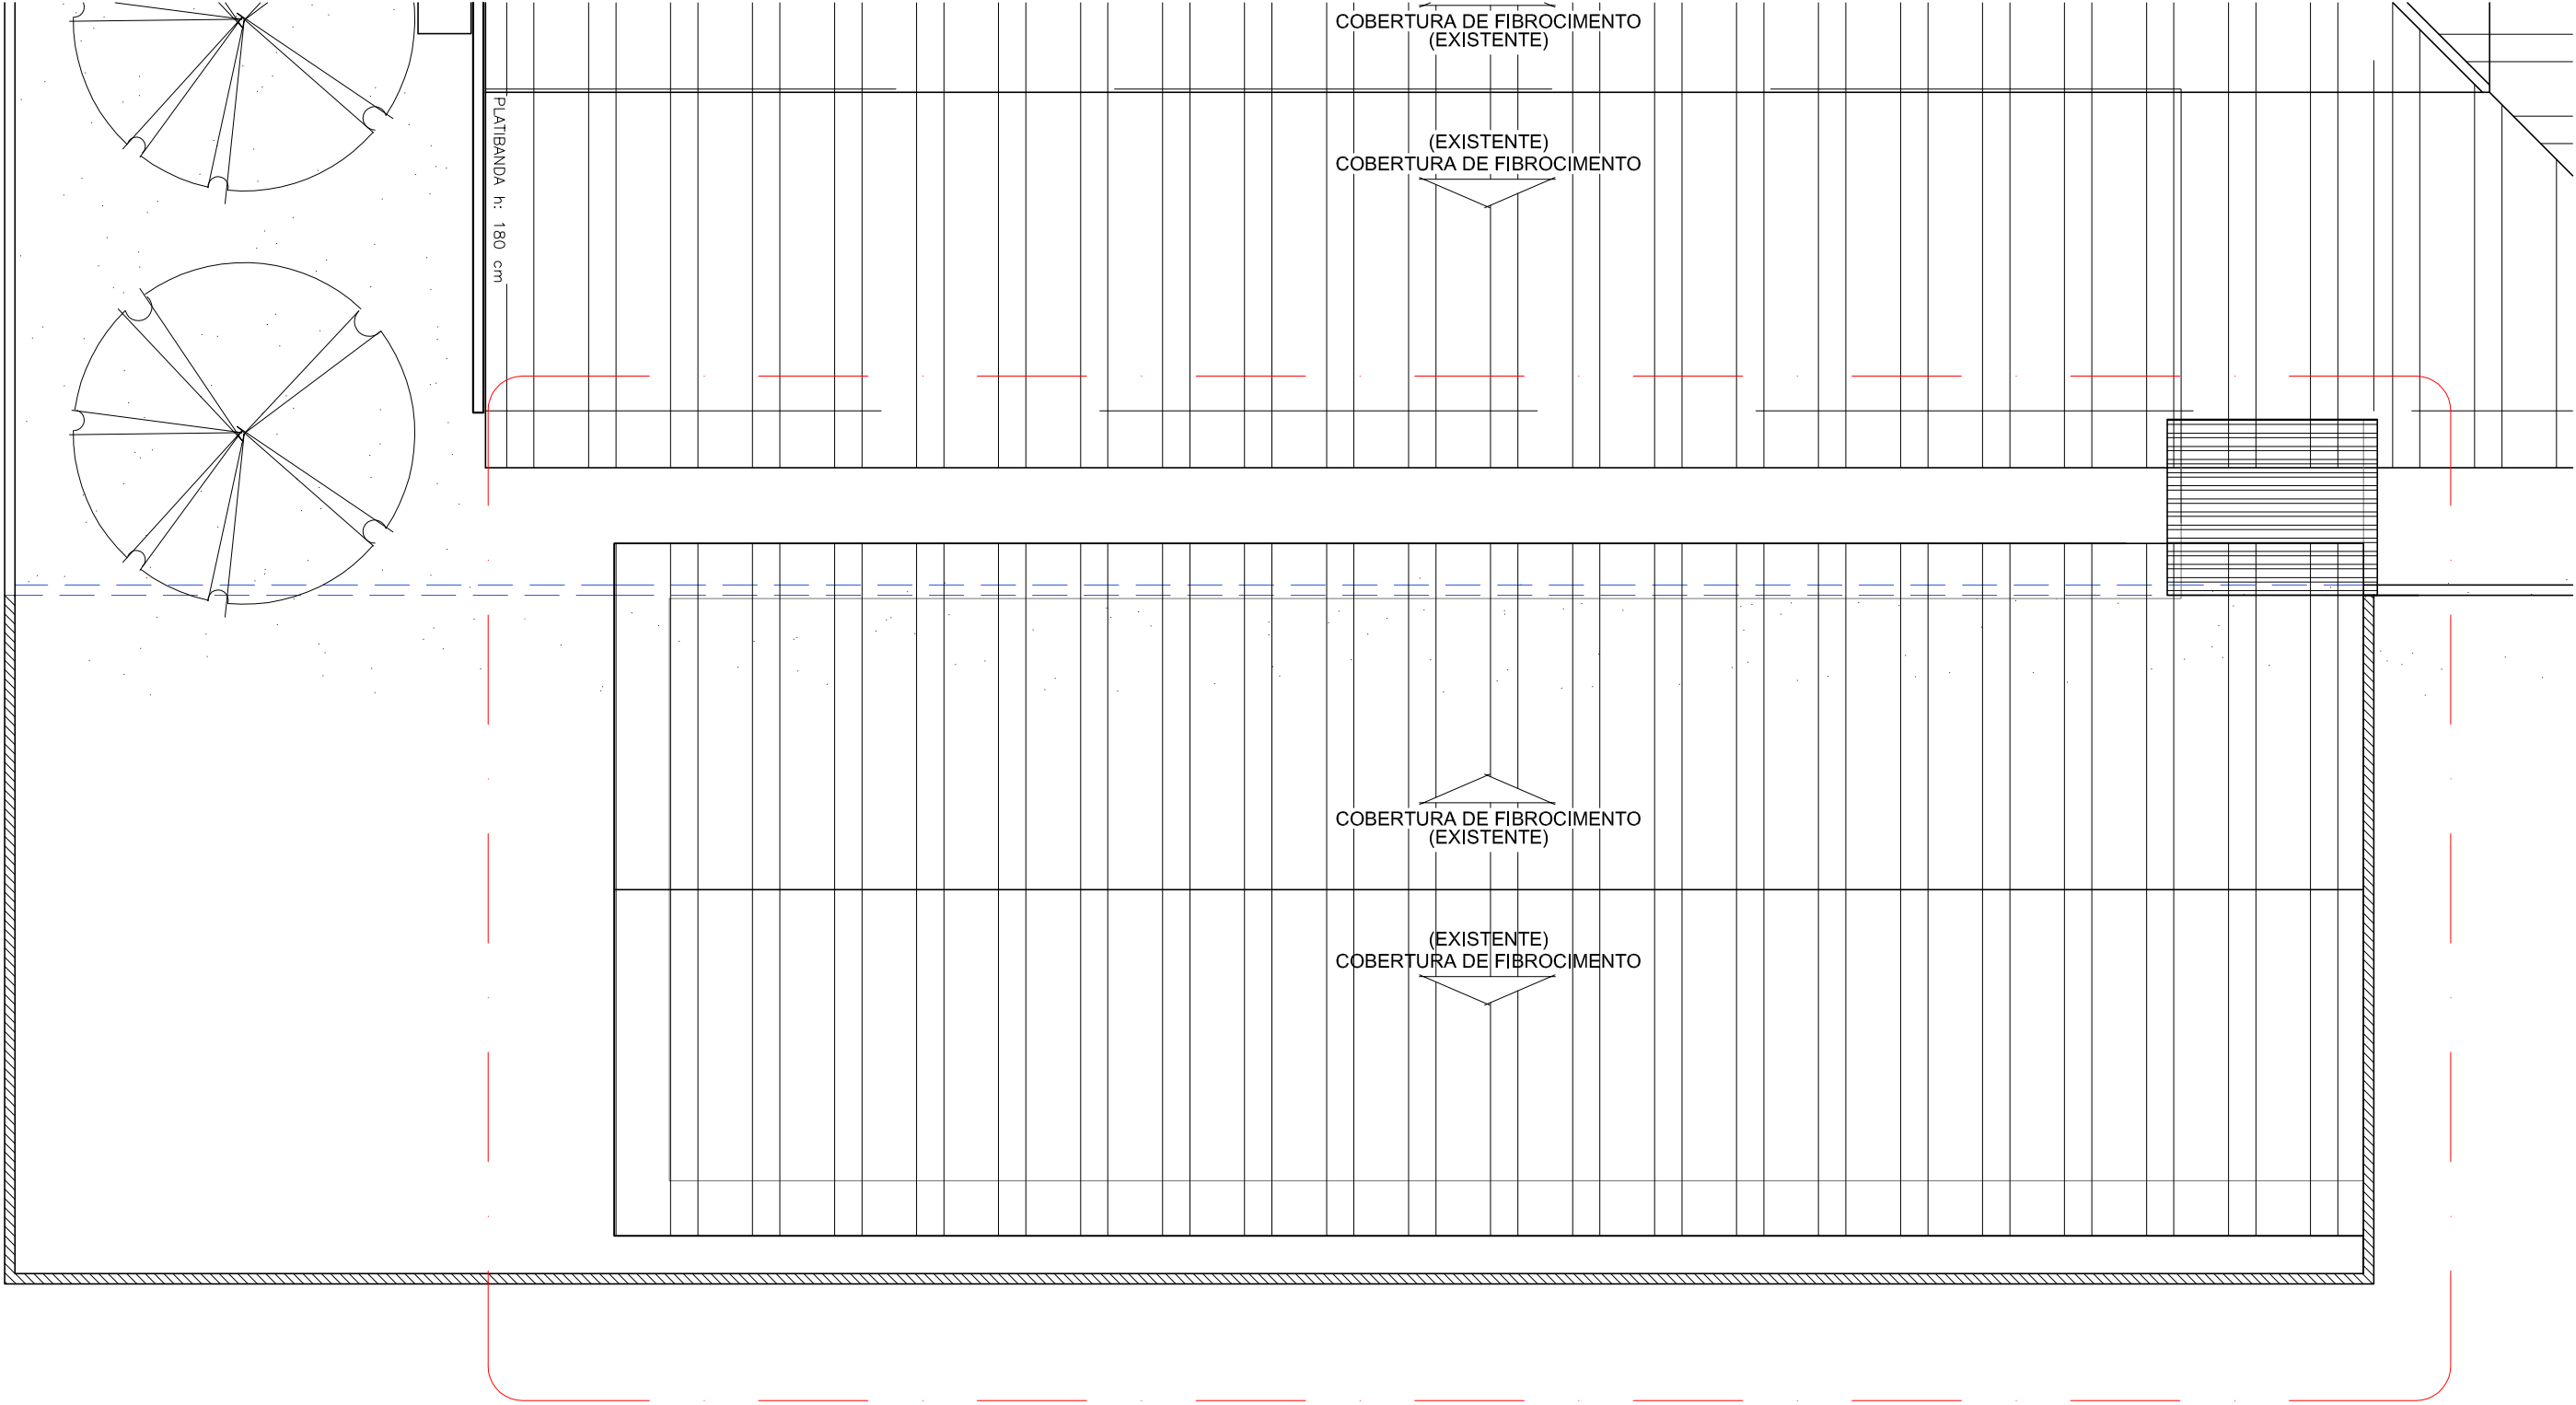

COBERTURA
ESCALA 1/100

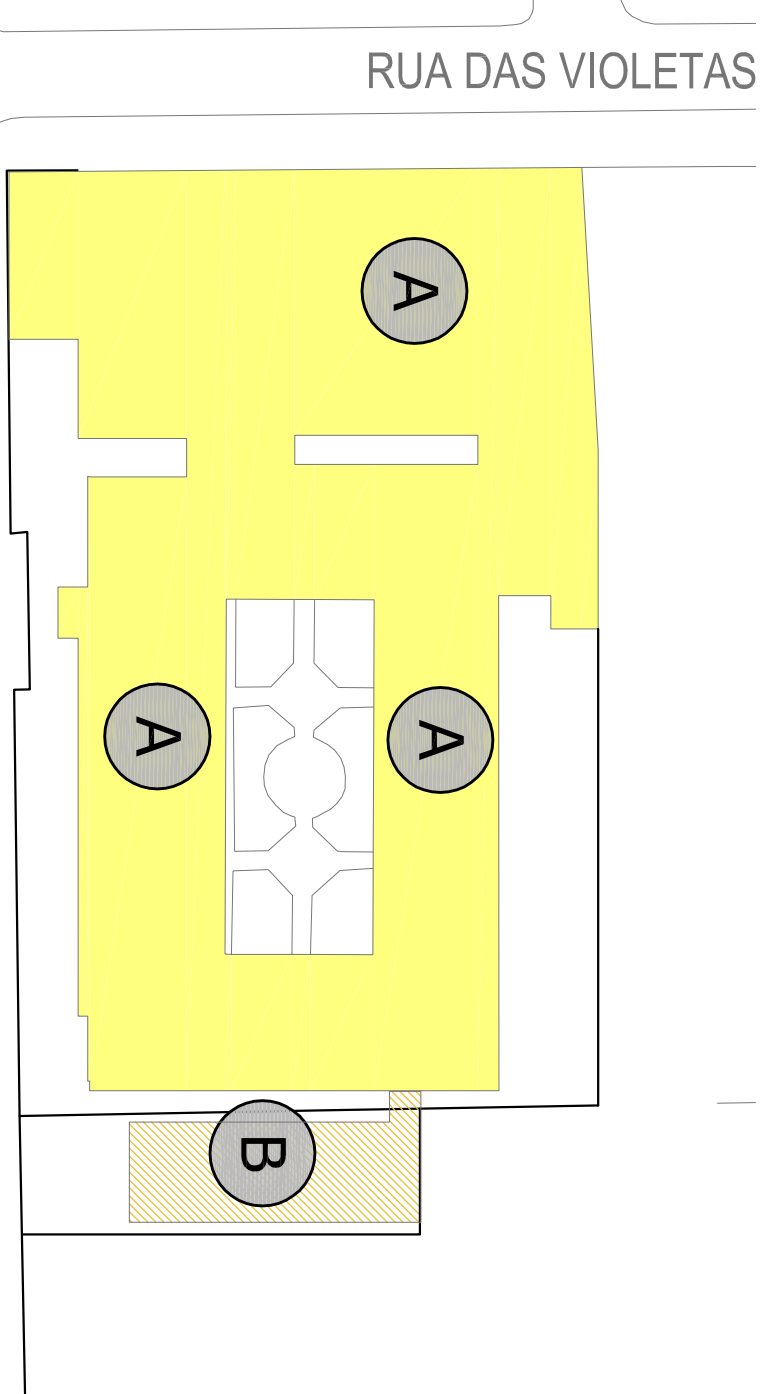

IMPLANTAÇÃO
SEM ESCALA
A - ESCOLA EXISTENTE
B - AMPLIAÇÃO SALA DE AULA



EQUIPE TÉCNICA
ELIAR BORTOLANZA
ARQUITETO E URBANISTA
CRP 14585/2014

OBRA	AMPLIAÇÃO
PROJETO	ARQUITETÔNICO
CONTEÚDO	SALA DE AULA
TIPO	ANTERPROJETO
INDICAÇÃO	ARQ-1/1

PROJETO
R. das Hortências, 279 - Cidade Nova, Ibiá - SC, 88308-080

PROJETO
R. das Hortências, 279 - Cidade Nova, Ibiá - SC, 88308-080

PROJETO
R. das Hortências, 279 - Cidade Nova, Ibiá - SC, 88308-080