

Portão com tubo de aço 1
e tela de arame (3,00x2,00)


LEGENDA

- Demolir / remover
- Edificar
- Manter
- Cerca existente
- Pê Direito existente: 3,10m
- Piso cerâmico
- Banco em madeira plástica com floreiras



SECRETARIA MUNICIPAL DE OBRAS

| | | | |
|-------------|---|---------|-------------------------------|
| PROJETO | PROJETO DE REFORMA | OBRA | CAPELA DE VELÓRIO BRILHANTE I |
| REFERÊNCIA | PROJETO ARQUITETÔNICO | DATA | ABR/2023 |
| LOCALIZAÇÃO | R. Serafim Gamba, s/n - Brilhante I - Itajaí - SC | DESENHO | SMO |
| ELABORAÇÃO | DEPARTAMENTO DE ENGENHARIA DA SECRETARIA DE OBRAS | FORMATO | A3 |
| | | ESCALA | 1:80 |
| | | FOLHA | 01/03 |

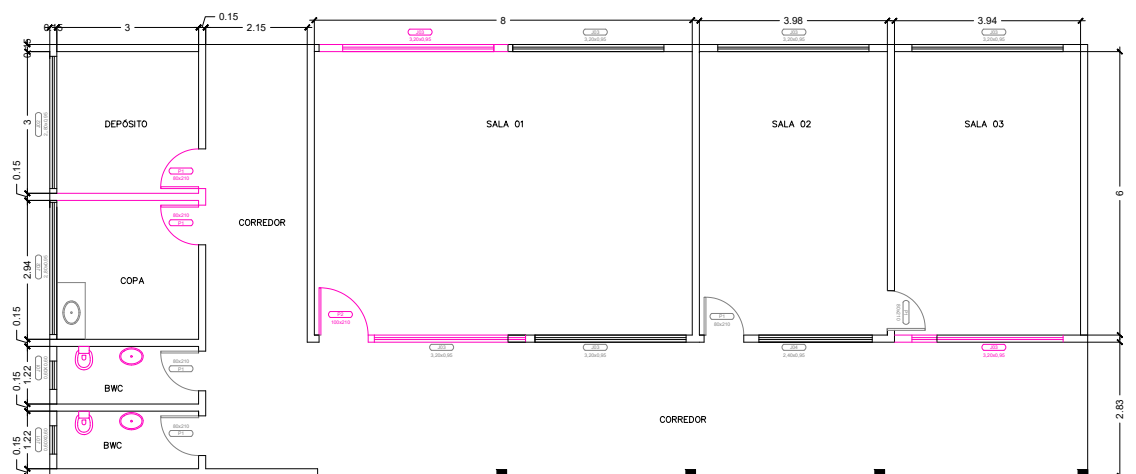

LEGENDA

Demolir / remover

Edificar

Manter

Cerca existente

Pé Direito existente: 3,10m


Piso cerâmico

Banco em madeira plástica com floreiras

SECRETARIA MUNICIPAL DE
OBRAS

| | | | |
|-------------|---|---------|-------------------------------|
| PROJETO | PROJETO DE REFORMA | OBRA | CAPELA DE VELÓRIO BRILHANTE I |
| REFERÊNCIA | PROJETO ARQUITETÔNICO | DATA | ABR/2023 |
| LOCALIZAÇÃO | R. Serafim Gamba, s/n - Brilhante I - Itajaí - SC | DESENHO | SMO |
| ELABORAÇÃO | DEPARTAMENTO DE ENGENHARIA DA SECRETARIA DE OBRAS | FORMATO | A3 |
| | | ESCALA | 1:80 |
| | | FOLHA | 02/03 |

PLANTA DE EDIFICAÇÃO

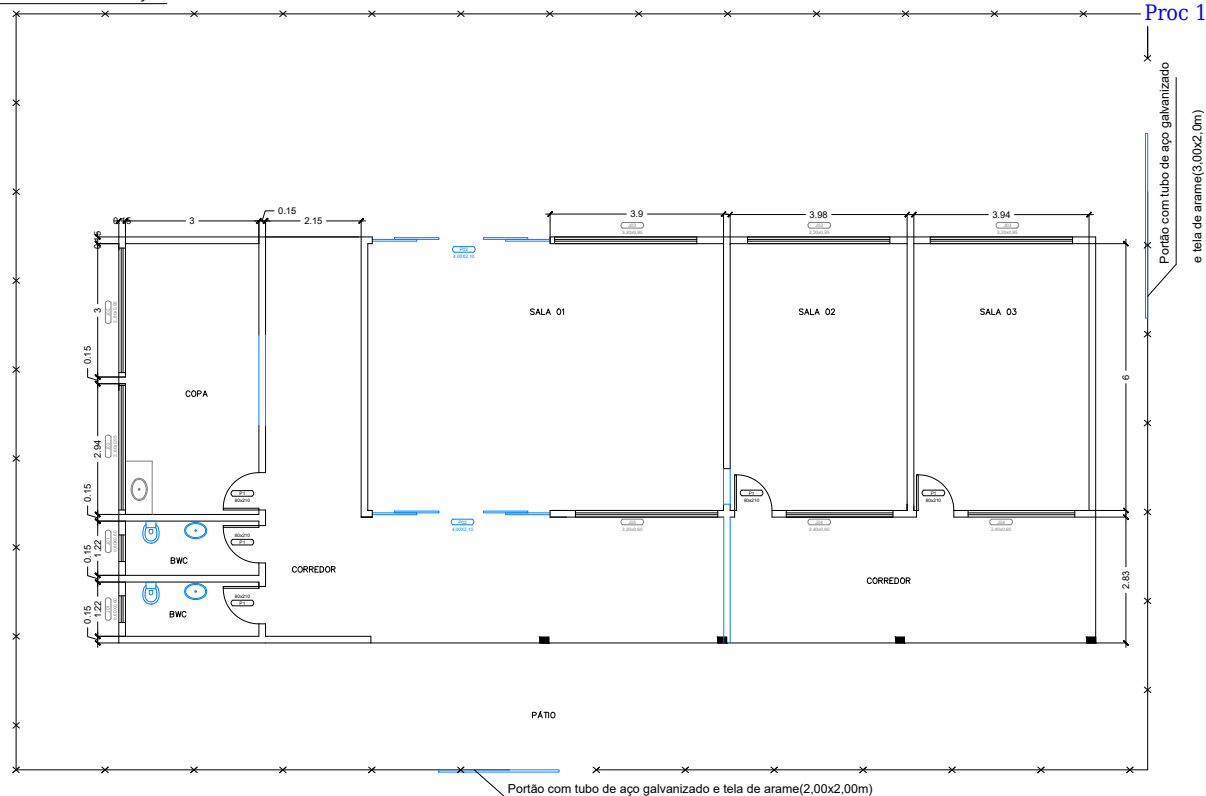

LEGENDA

Demolir / remover

Edificar

Manter

Cerca existente

Pé Direito existente: 3,10m


Piso cerâmico

Banco em madeira plástica com floreiras



SECRETARIA MUNICIPAL DE
OBRAS


| | | | |
|-------------|---|---------|-------------------------------|
| PROJETO | PROJETO DE REFORMA | OBRA | CAPELA DE VELÓRIO BRILHANTE I |
| REFERÊNCIA | PROJETO ARQUITETÔNICO | DATA | ABR/2023 |
| LOCALIZAÇÃO | R. Serafim Gamba, s/n - Brilhante I - Itajaí - SC | DESENHO | SMO |
| ELABORAÇÃO | DEPARTAMENTO DE ENGENHARIA DA SECRETARIA DE OBRAS | FORMATO | A3 |
| | | ESCALA | 1:85 |
| | | FOLHA | 03/03 |

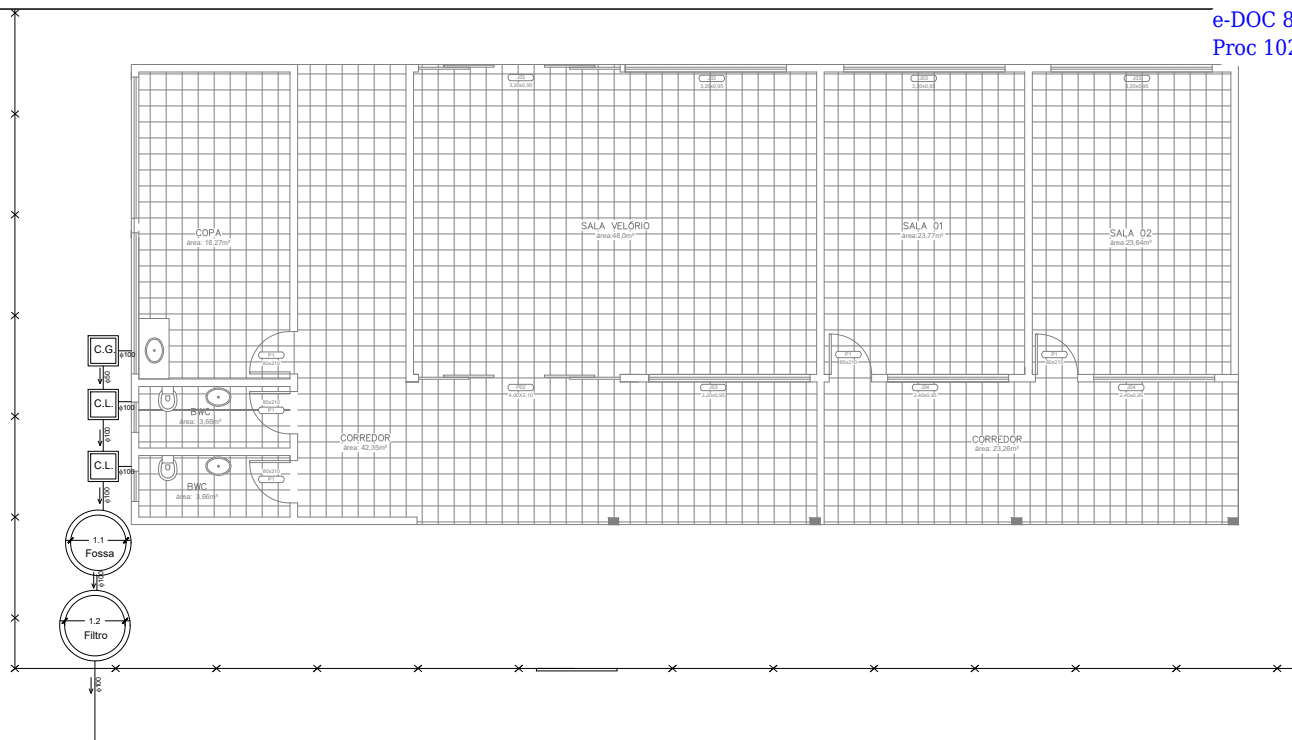

01 PLANTA BAIXA-ESGOTO
ESC 1/75

| LEGENDA | |
|---------|------------------|
| | Tubulação esgoto |
| | Caixa de Gordura |
| | Caixa de Ligação |

| | | | |
|--|---|-------------------------------|------------|
|  SECRETARIA MUNICIPAL DE OBRAS | | | |
| PROJETO DE REFORMA | | CAPELA DE VELÓRIO BRILHANTE I | |
| REFERÊNCIA | PROJETO HIDROSSANITÁRIO | DATA | ABRIL/2023 |
| LOCALIZAÇÃO | R. Serafim Gamba, s/n - Brilhante I - Itajaí - SC | DESENHO | SMO |
| ELABORAÇÃO | DEPARTAMENTO DE ENGENHARIA DA SECRETARIA DE OBRAS | FORMATO | A3 |
| | | | 01/02 |

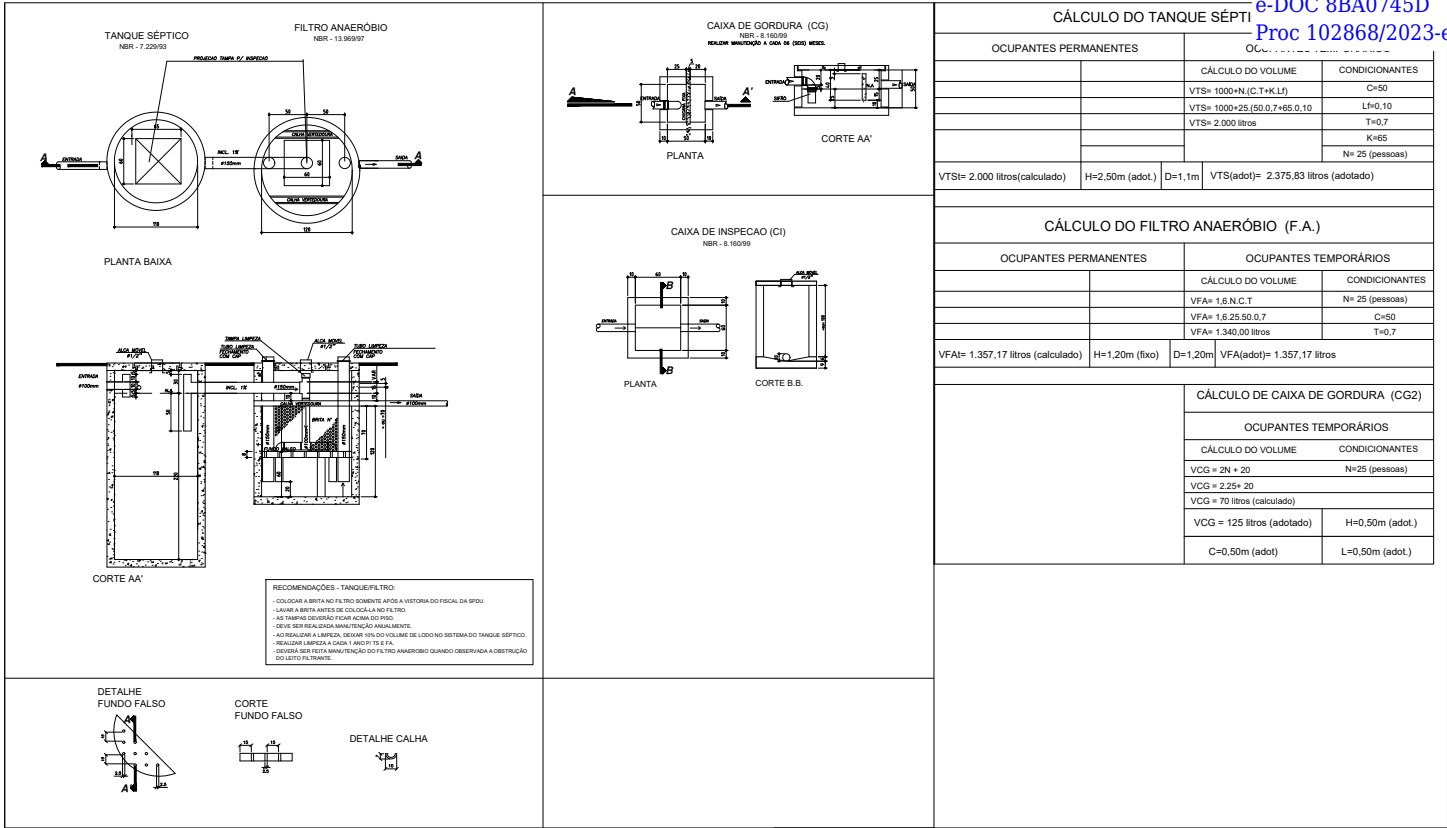

01 DETALHES-ESGOTO
ESC 1/50

SECRETARIA MUNICIPAL DE OBRAS

PROJETO DE REFORMA

CAPELA DE VELÓRIO BRILHANTE I

| REFERÊNCIA | DATA | ESCALA |
|-------------------------|------------|----------|
| PROJETO HIDROSSANITÁRIO | ABRIL/2023 | Indicada |

| LOCALIZAÇÃO | DESENHO | FOLHA |
|---|---------|-------|
| R. Serafim Gamba, s/n - Brilhante I - Itajaí - SC | SMO | 02/02 |

| ELABORAÇÃO | FORMATO |
|---|---------|
| DEPARTAMENTO DE ENGENHARIA DA SECRETARIA DE OBRAS | A3 |



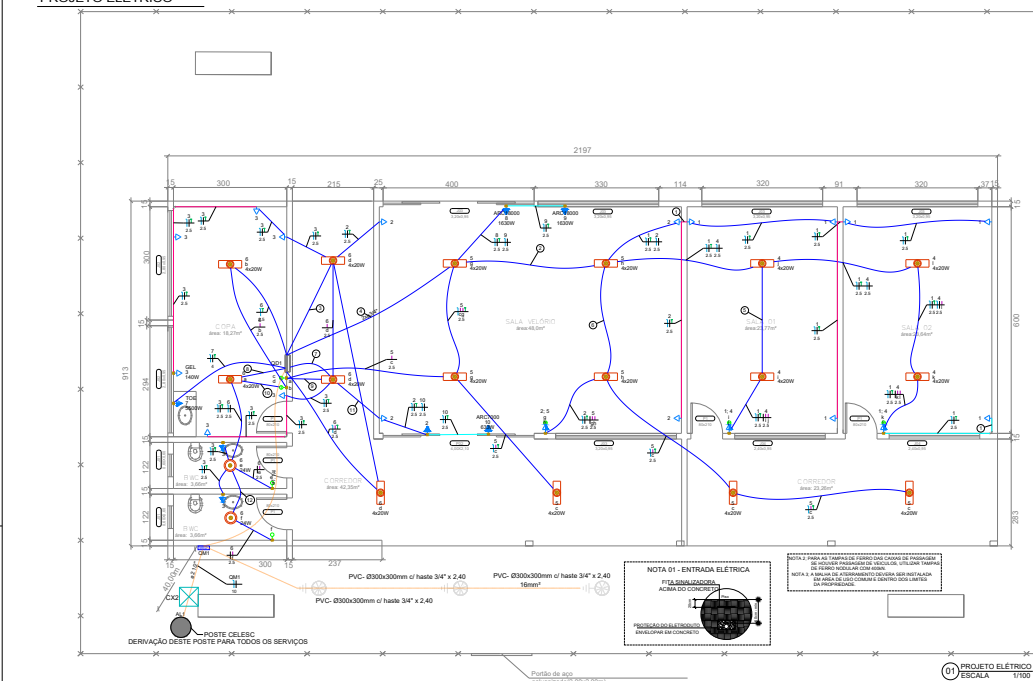


DIAGRAMA MULTIFILAS
001

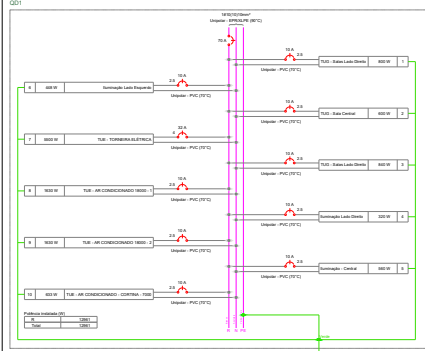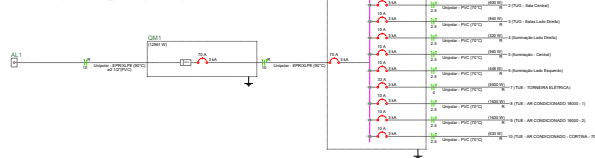

AL1 - DIAGRAMA UNIFILAR COM QUADROS SUBORDINADOS

[illegible]

| Tipo de carga | Potência instalada (kW) | Fator de demanda (%) | Demanda (kW) |
|--|-------------------------|----------------------|--------------|
| Iluminação e TUG's (Cilindros e semelhantes) | 0,71 | 100,00 | 0,71 |
| Uso Específico | 0,11 | 100,00 | 0,11 |
| | | 100,00 | 0,82 |

