

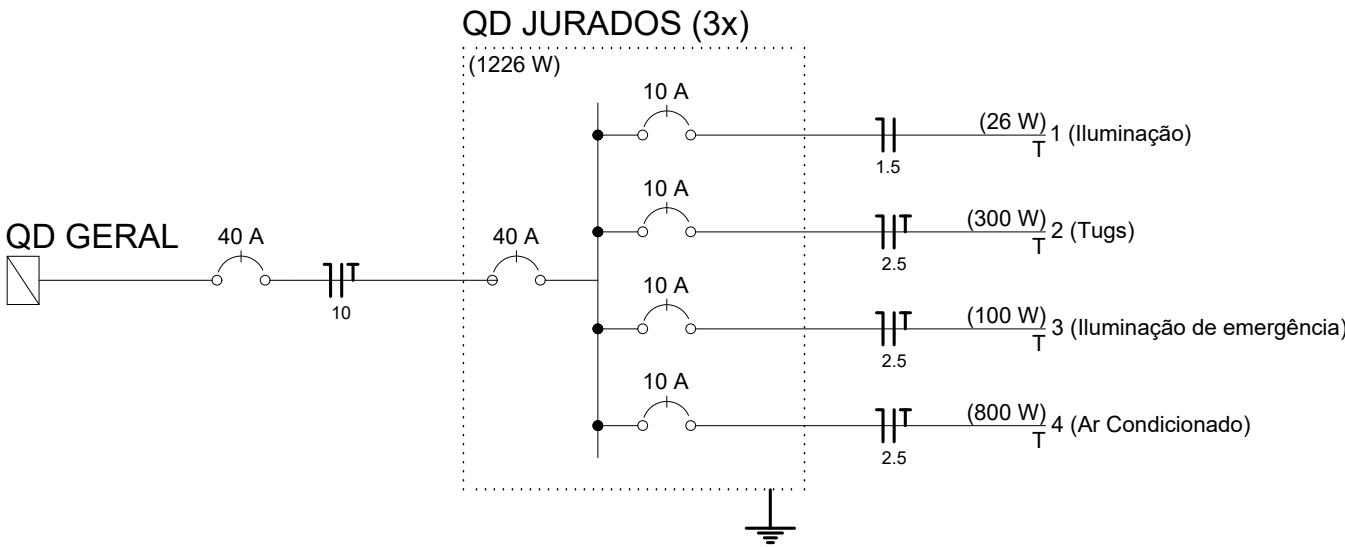


Quadro de Cargas (JURADOS 3X)														
Circuito	Descrição	Esquema	V (V)	Iluminação (W)	Tomadas (W)		Pot. total. (W)	Fases	Pot. - R (W)	Pot. - S (W)	Pot. - T (W)	Seção (mm2)	Disj (A)	Status
				26	100	800								
1	Iluminação	F+N	220 V	1			26	T			26	1.5	10.0	Ok
2	Tugs	F+N+T	220 V		3		300	T			300	2.5	10.0	Ok
3	Iluminação de emergência	F+N+T	220 V		1		100	T			100	2.5	10.0	Ok
4	Ar Condicionado	F+N+T	220 V			1	800	T			800	2.5	10.0	Ok
TOTAL				1	4	1	1226	T	0	0	1226			

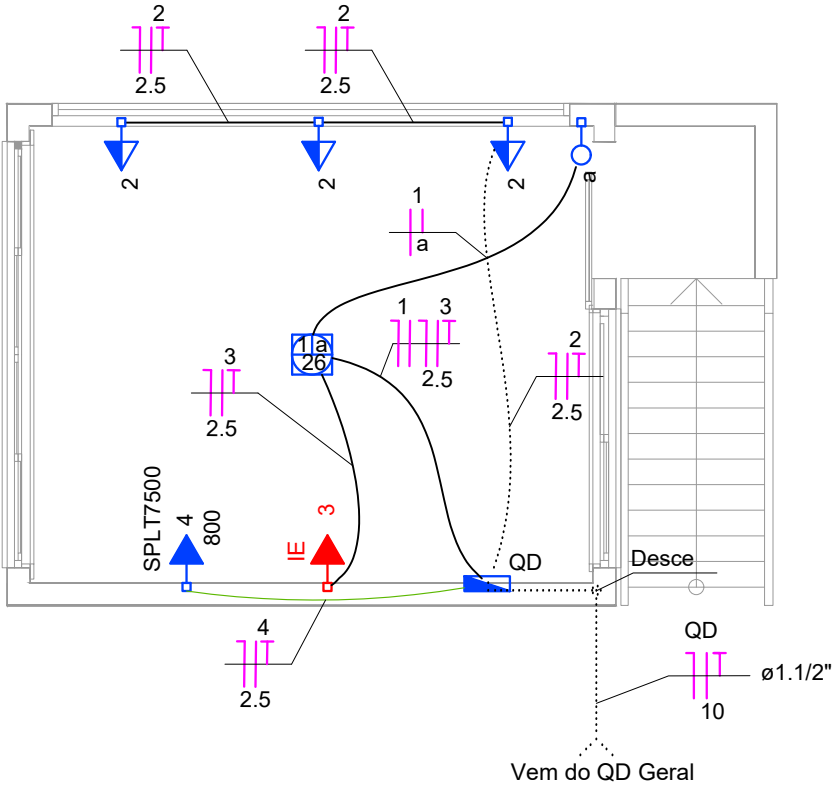

QD JURADOS (3x)

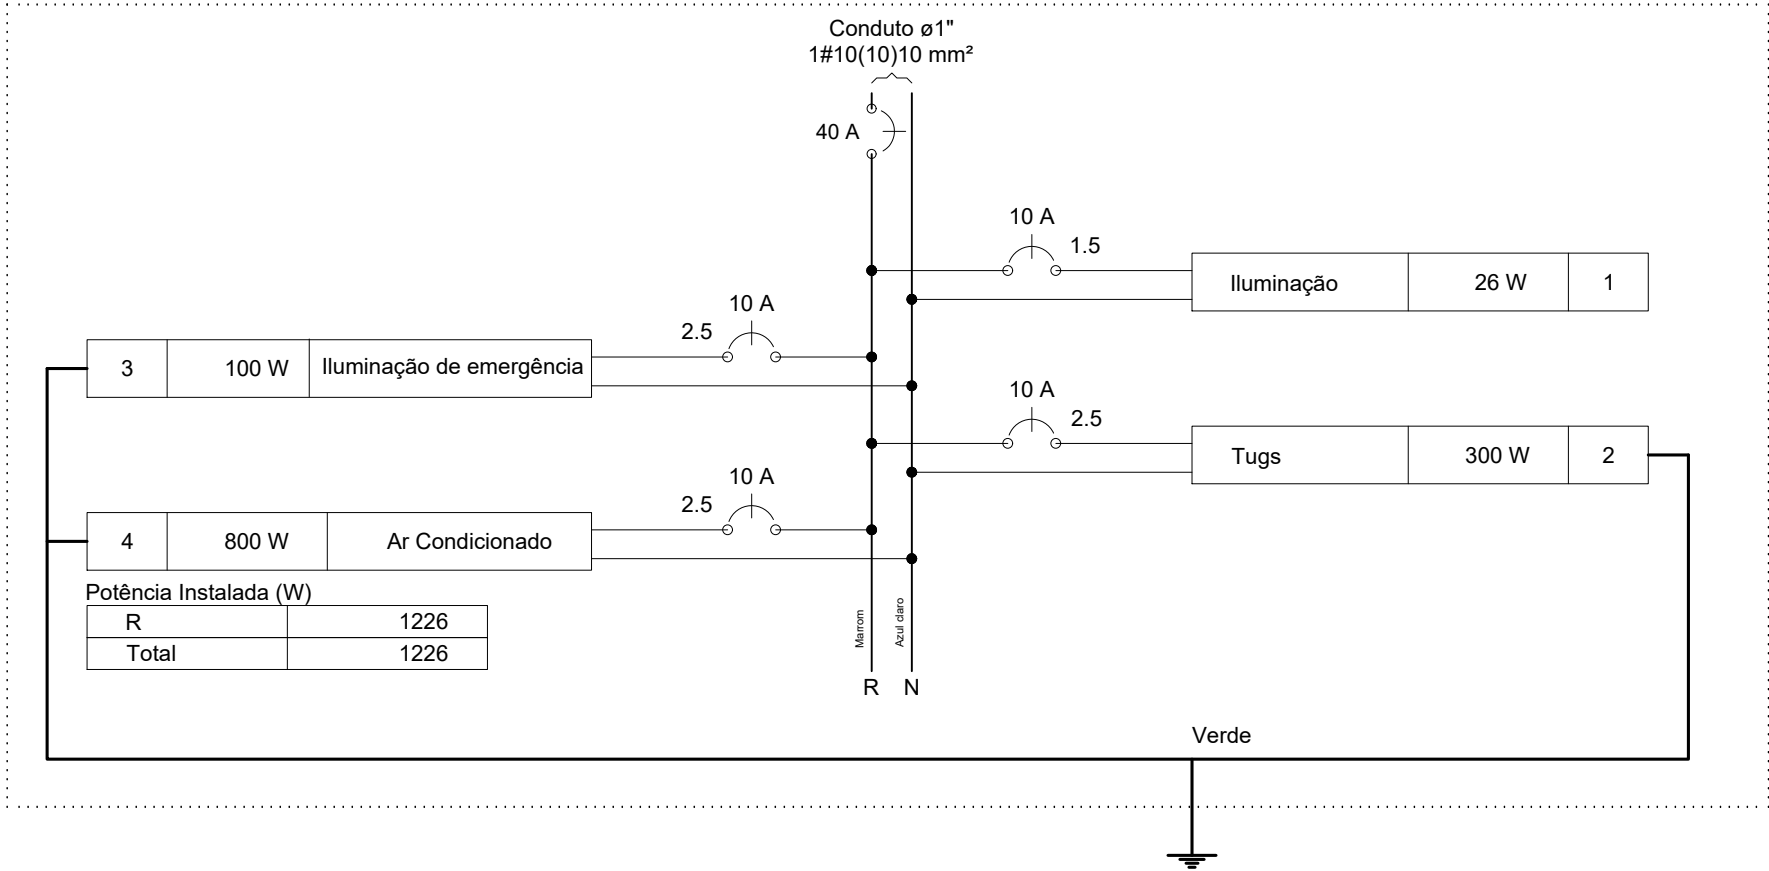

PLANTA BAIXA JURADOS (3X)
ESCALA 1:50

Legenda
— ELETRODUTO EMBUTIDO NA PAREDE OU TETO
· ELETRODUTO EMBUTIDO NO PISO
— CONDUTORES NEUTRO, FASE, RETORNO E TERRA.

IMPORTANTE:

- Condutores não cotados serão de 1,50 mm²;
- Eletrodutos não cotados serão de Ø 3/4";
- Os pontos na cor vermelho, são de iluminação/sinalização de emergência;
- Pontos de ar condicionado deverão ter eletrodutos independentes, ligados direto ao quadro identificados em planta pela cor verde.

Legenda das indicações		
400x400x400	Alvenaria (piso) - 400x400x400 mm	
IE	Tomada hexagonal Iluminação de Emergência - 2P+T 10 A - alta	

Legenda	
	Caixa de passagem de embutir no piso
	Interruptor simples 1 tecla - 1,10m do piso
	Interruptor simples 3 tecla - 1,10m do piso
	Ponto de luz no teto - embutir - 26W
	Ponto 2P+T a 2,20m do piso
	Quadro de distribuição - embutir a 1,50m do piso
	Tomada hexagonal (NBR 14136) - 2P+T 10 A a 1,10m do piso
	Tomada hexagonal (NBR 14136) - 2P+T 10 A a 0,30m do piso
	Tomada hexagonal (NBR 14136) Iluminação de Emergência - 2P+T 10 A a 2,20m do piso

00	Emissão Inicial	09/2023	ES
AÇÃO	DESCRIÇÃO	DATA	RESPONSÁVEL



ASSOCIAÇÃO DOS MUNICÍPIOS DA REGIÃO DA FOZ DO RIO ITAJAÍ
Rua Luiz Lopes Gonzaga, 1655 - Bairro São Vicente - CEP 88309-421 - Itajaí-SC - CREA-SC 050.968-0
www.amfri.org.br engenharia@amfri.org.br amfri@amfri.org.br

Prefeitura Municipal de Itajaí
Estado de Santa Catarina

Código 555-2023	ETAPA 01 - CANCHA DE LAÇO		
Data Set/2023	Projeto ELÉTRICO	Conteúdo da Folha Planta baixa - Casa dos Jurados	
Desenho A.Frainer	Endereço Rua Mansueto Felizardo Vieira Parque do Agricultor- Bairro Baia		
Projeto ELE	Prefeitura Municipal	Responsável Técnico	
Folha 03/03	Volnei José Morastoni Prefeito Municipal	Enio Gui Ferreira de Sampaio Jr. Engenheiro Civil - CREA-SC 133.019-8	