




PLANTA BAIXA  
ESCALA 1/50

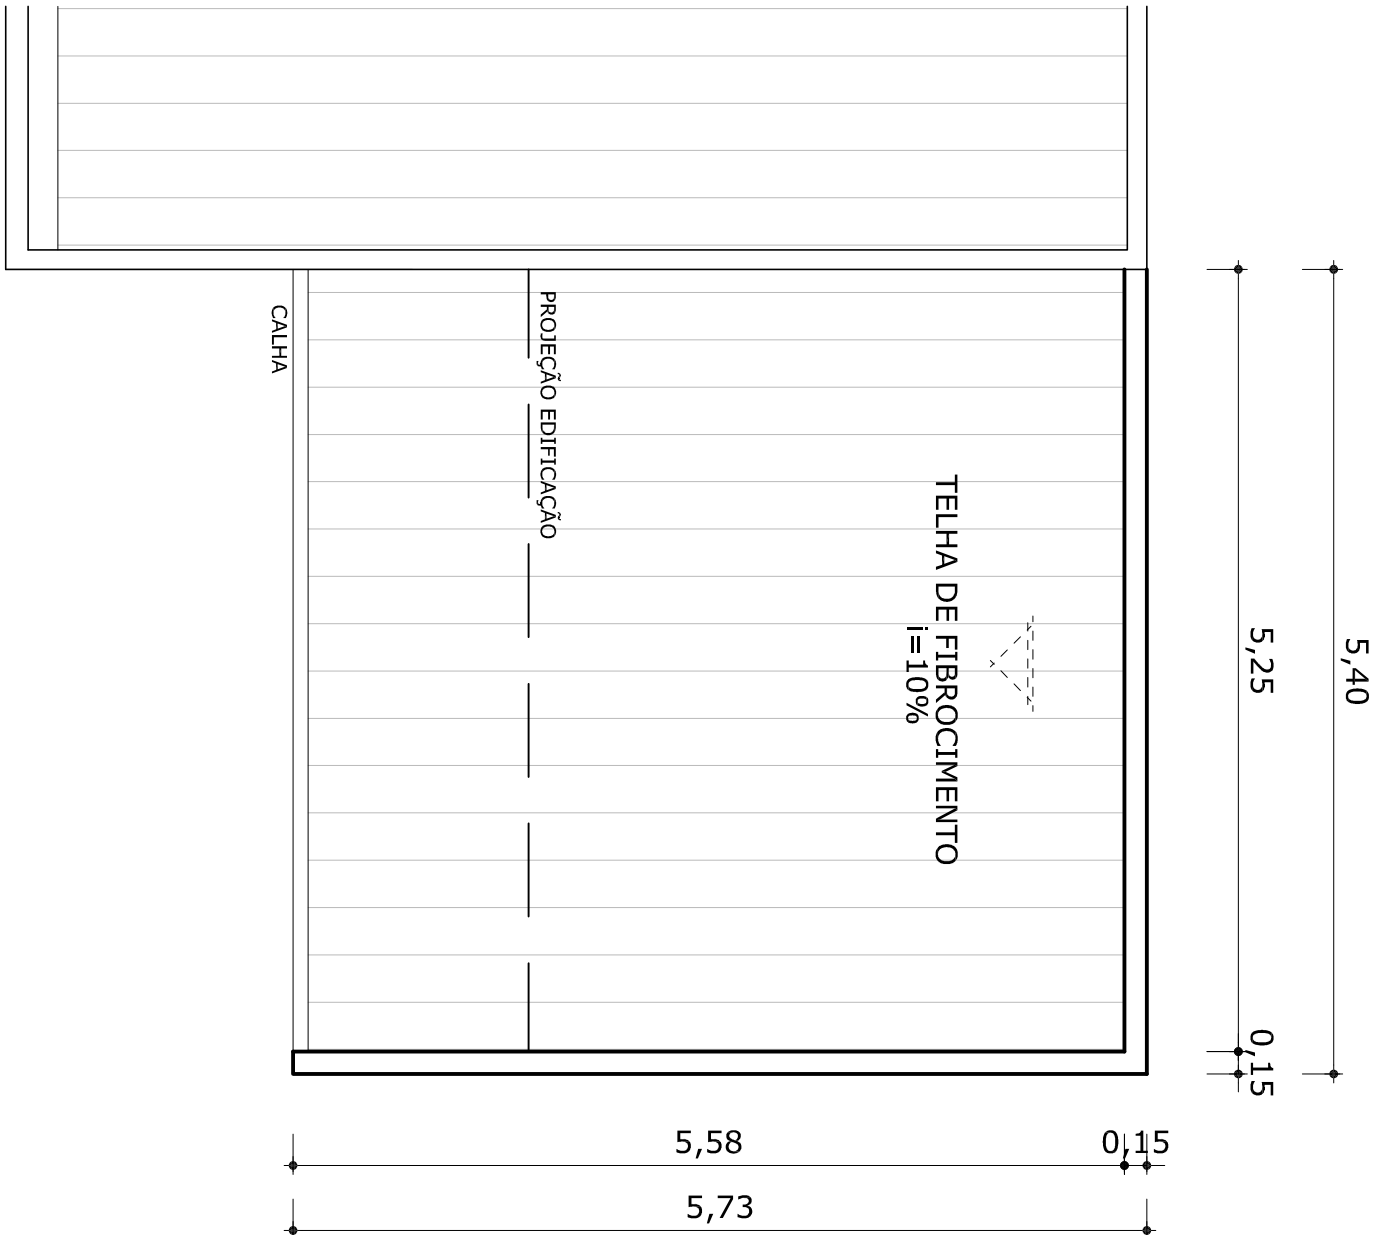

COBERTURA  
ESCALA 1/50

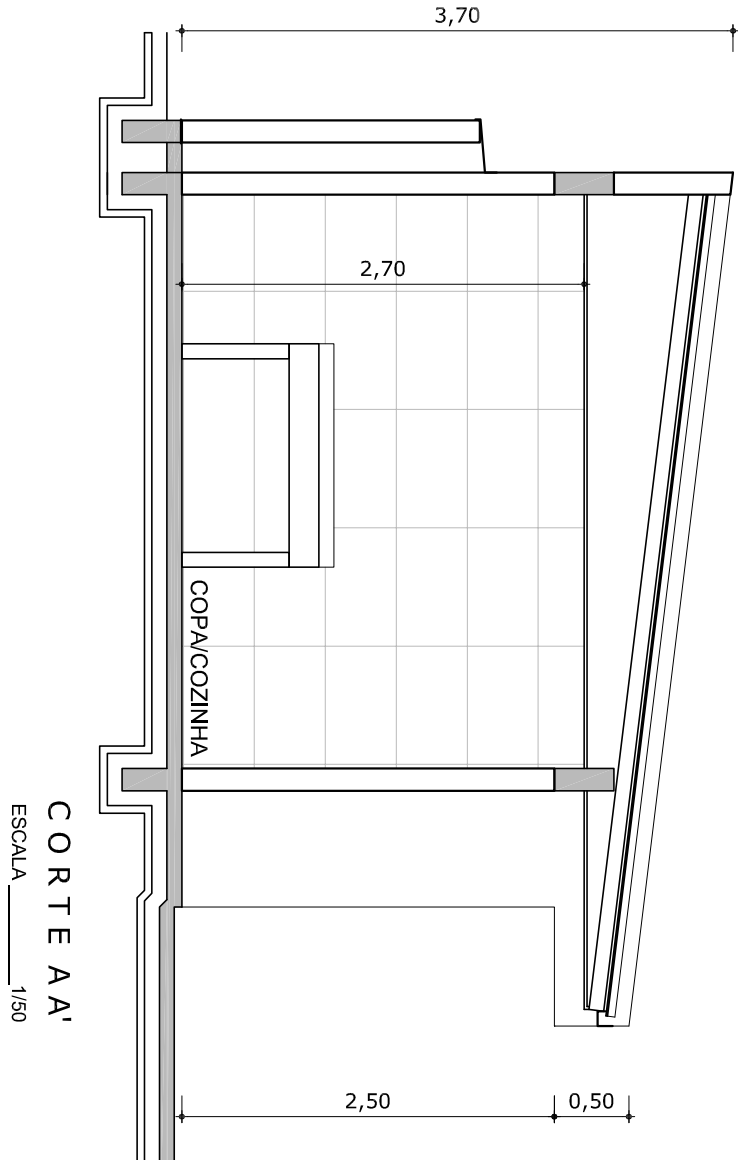

ELEVACÃO FRONTAL  
ESCALA 1/50

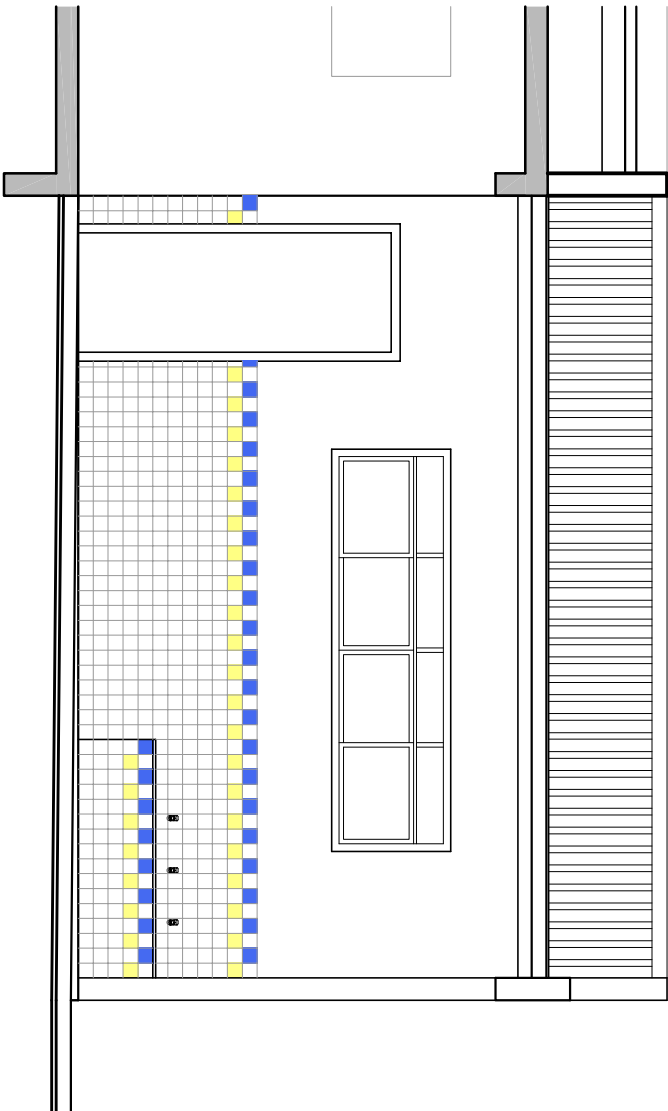

PROPRIETÁRIO	RESPONSÁVEL TÉCNICO
OBRA	CONSTRUÇÃO DA COPA
EDIFICAÇÃO	BANDA FLARMONICA DE ITAJAI
ENCOMENDADO	RUA ESTEFANO JOSÉ VANOLLI, 941 - SÃO VICENTE ITAJAI, SC. CEP: 88309-201
PROJETO	ARQUITETÔNICO
CONTEÚDO	PLANTA BAIXA / COBERTURA / CORTE / FACHADA
ETAPA	ANTEPROJETO
ESCALA	INDICADA
	FOLHA
	ARQ01/01