
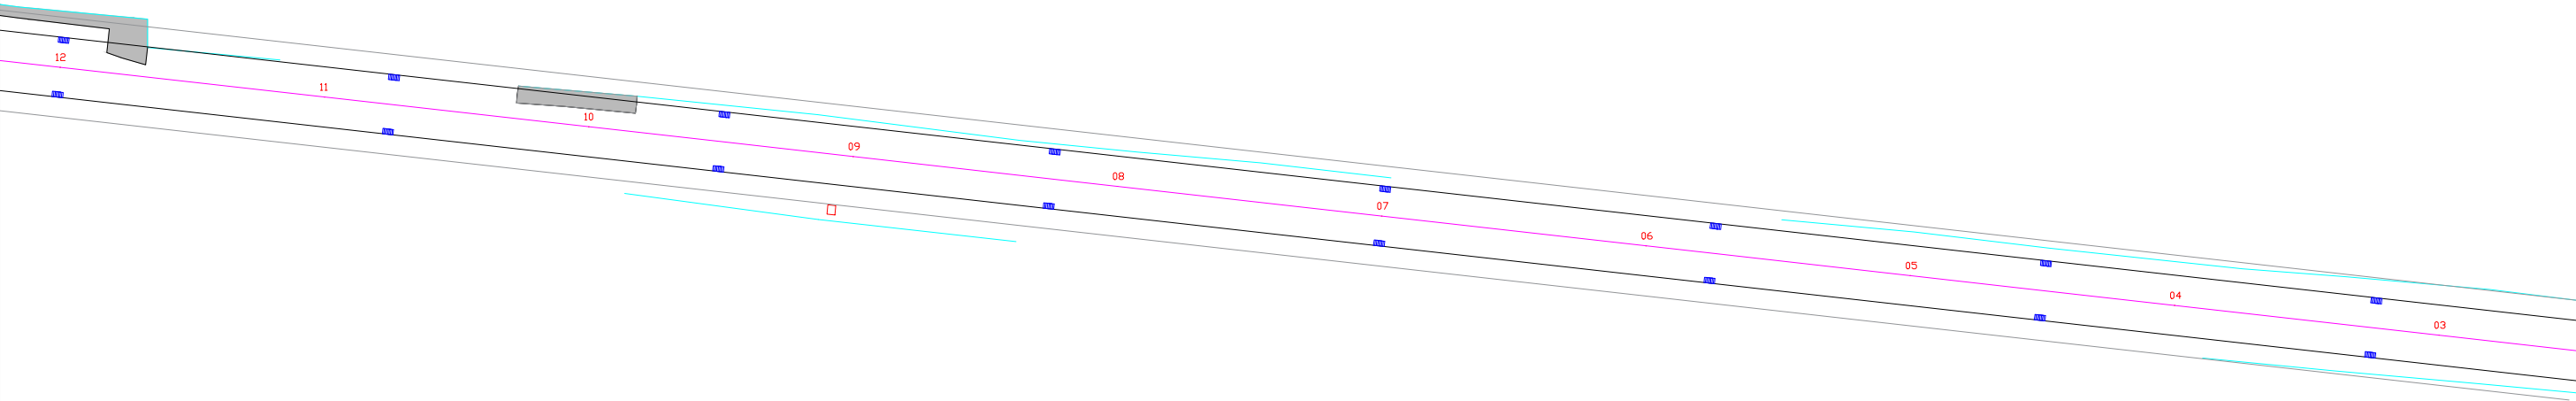


PROJETO DE DRENAGEM

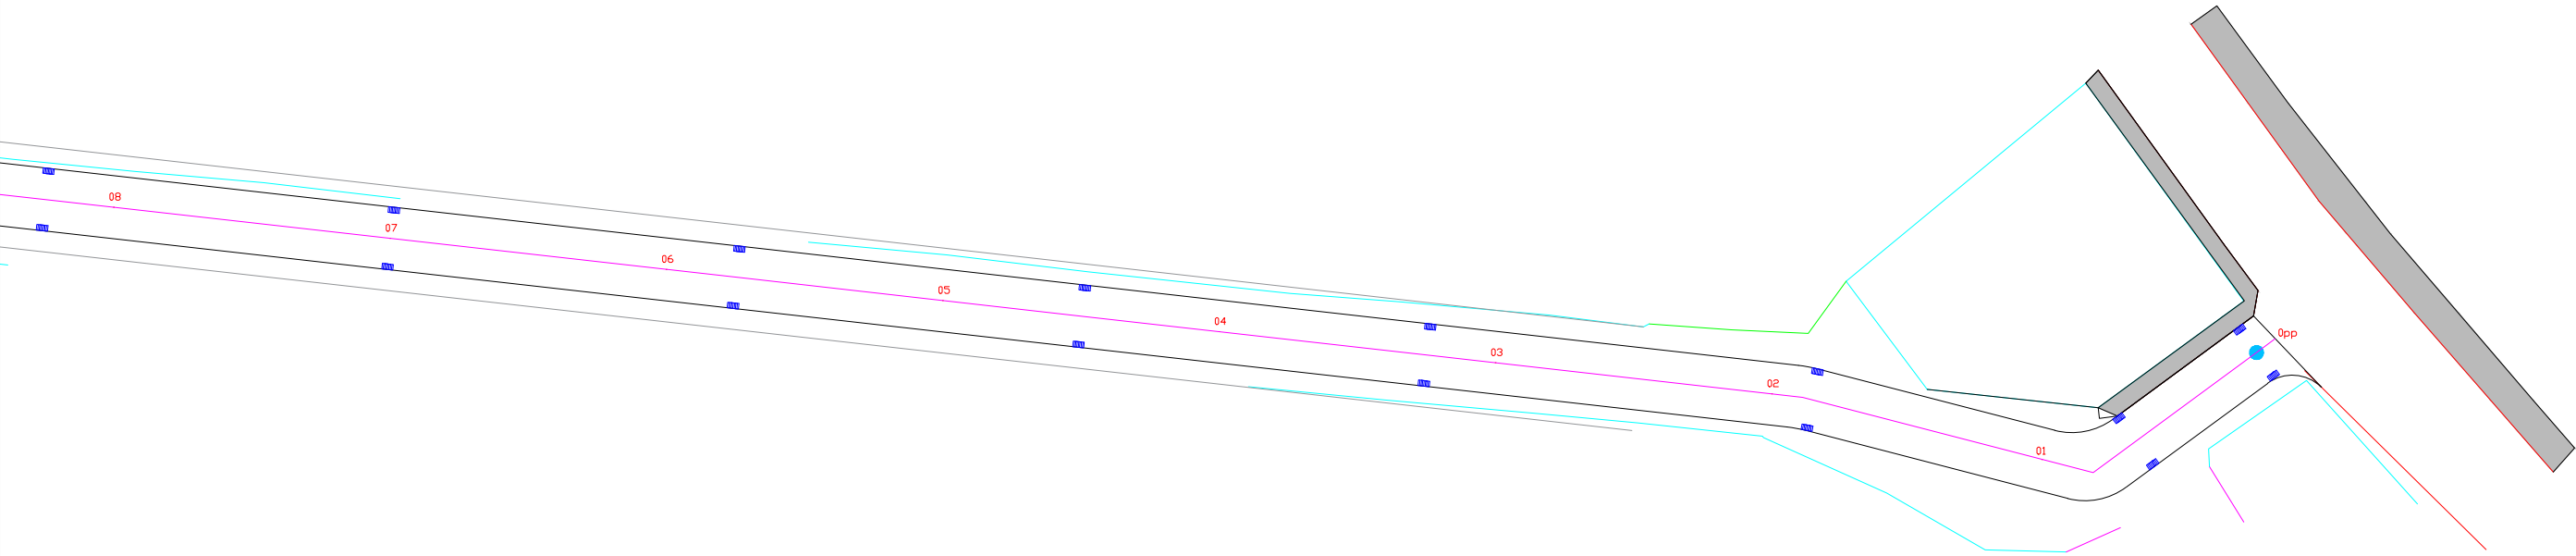

LEGENDA

OBSERVAÇÕES

- EIXO
- CAIXA COLETORA PROJETADA
- MURO
- CERCA



PREFEITURA MUNICIPAL DE ITAJAÍ
SECRETARIA DE OBRAS E SERVIÇOS MUNICIPAIS

PROJETO PROJETO DRENAGEM		OBRA RUA AGENOR GENEROSO MELLO	
REFERÊNCIA PLANTA BAIXA		DATA JUL/2018	ESCALA 1/500
LOCALIZAÇÃO RUA AGENOR GENEROSO MELLO – BAIRRO ESPINHEIROS		DESENHO SEOSEM	FOLHA 01/02
ELABORAÇÃO DEPARTAMENTO DE ENGENHARIA DA SECRETARIA DE OBRAS		FORMATO A3	