


PLANTA BAIXA – DRENAGEM

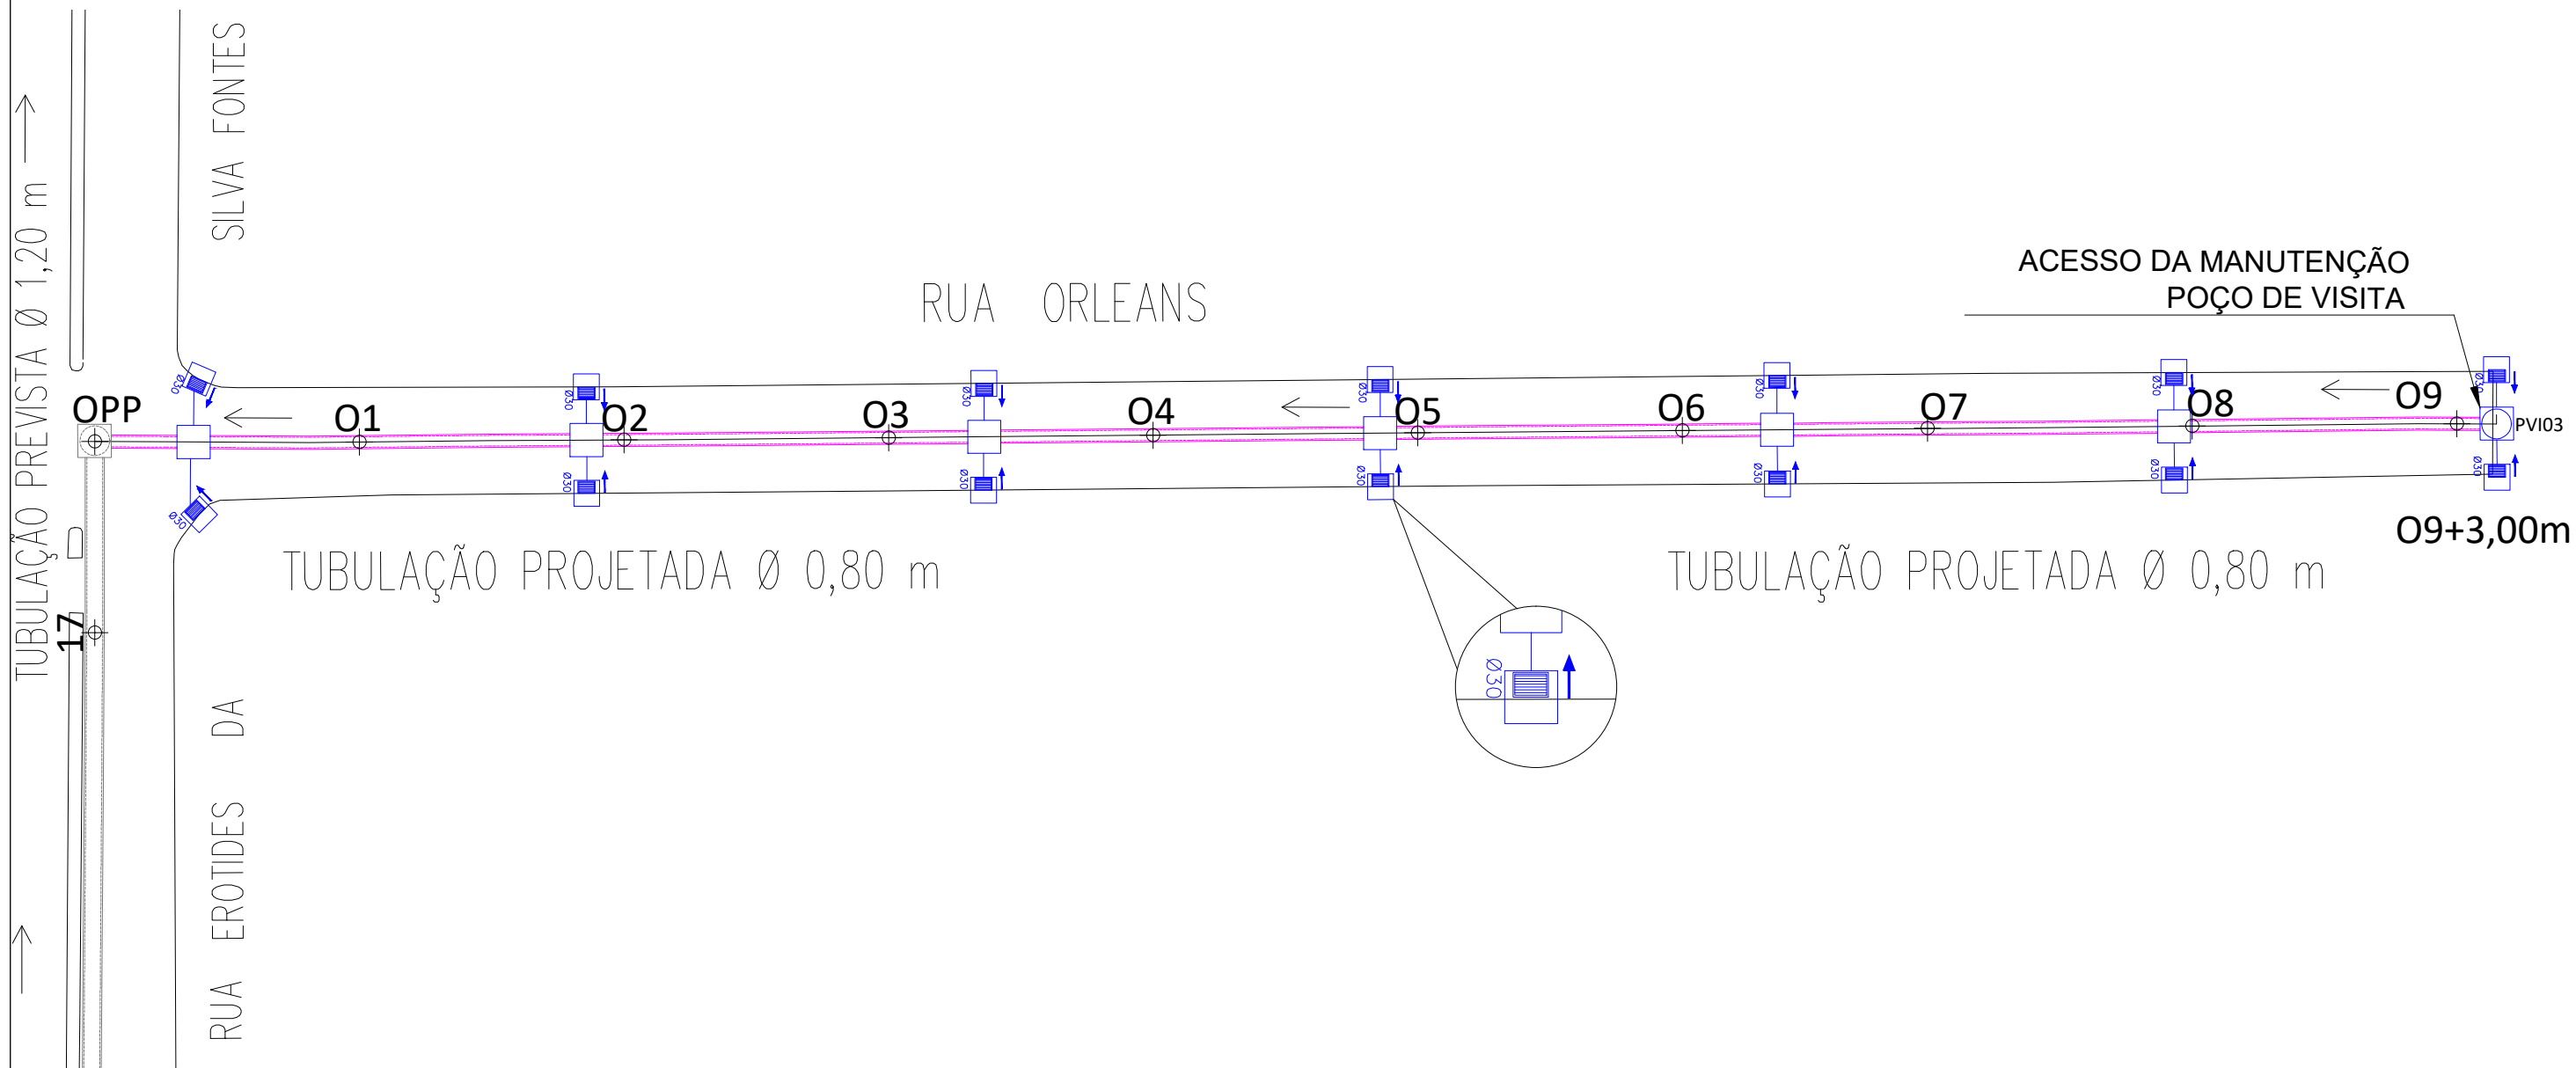

LEGENDA

-  DRENAGEM PROJETADA
-  CAIXA DE LIGAÇÃO PROJETADA
-  POÇO DE VISITA PROJETADO
-  CAIXA COLETORA PROJETADA
-  TUBULAÇÃO PROJETADA
-  MEIO FIO EXISTENTE



PREFEITURA MUNICIPAL DE ITAJAÍ  
SECRETARIA DE OBRAS E SERVIÇOS MUNICIPAIS

PROJETO PROJETO DE DRENAGEM		REFERÊNCIA IMPLANTAÇÃO	
OBRA EXECUÇÃO DE DRENAGEM PLUVIAL NA RUA BIGUAÇU	DATA 03/2018	ESCALA 1: 500	
LOCALIZAÇÃO RUA ORLEANS – BAIRRO SÃO VICENTE– ITAJAÍ – SC	DESENHO SEOSEM	FOLHA 01/07	
ELABORAÇÃO DEPARTAMENTO DE ENGENHARIA DA SECRETARIA DE OBRAS	FORMATO A3		