


RUA CHAPECÓ

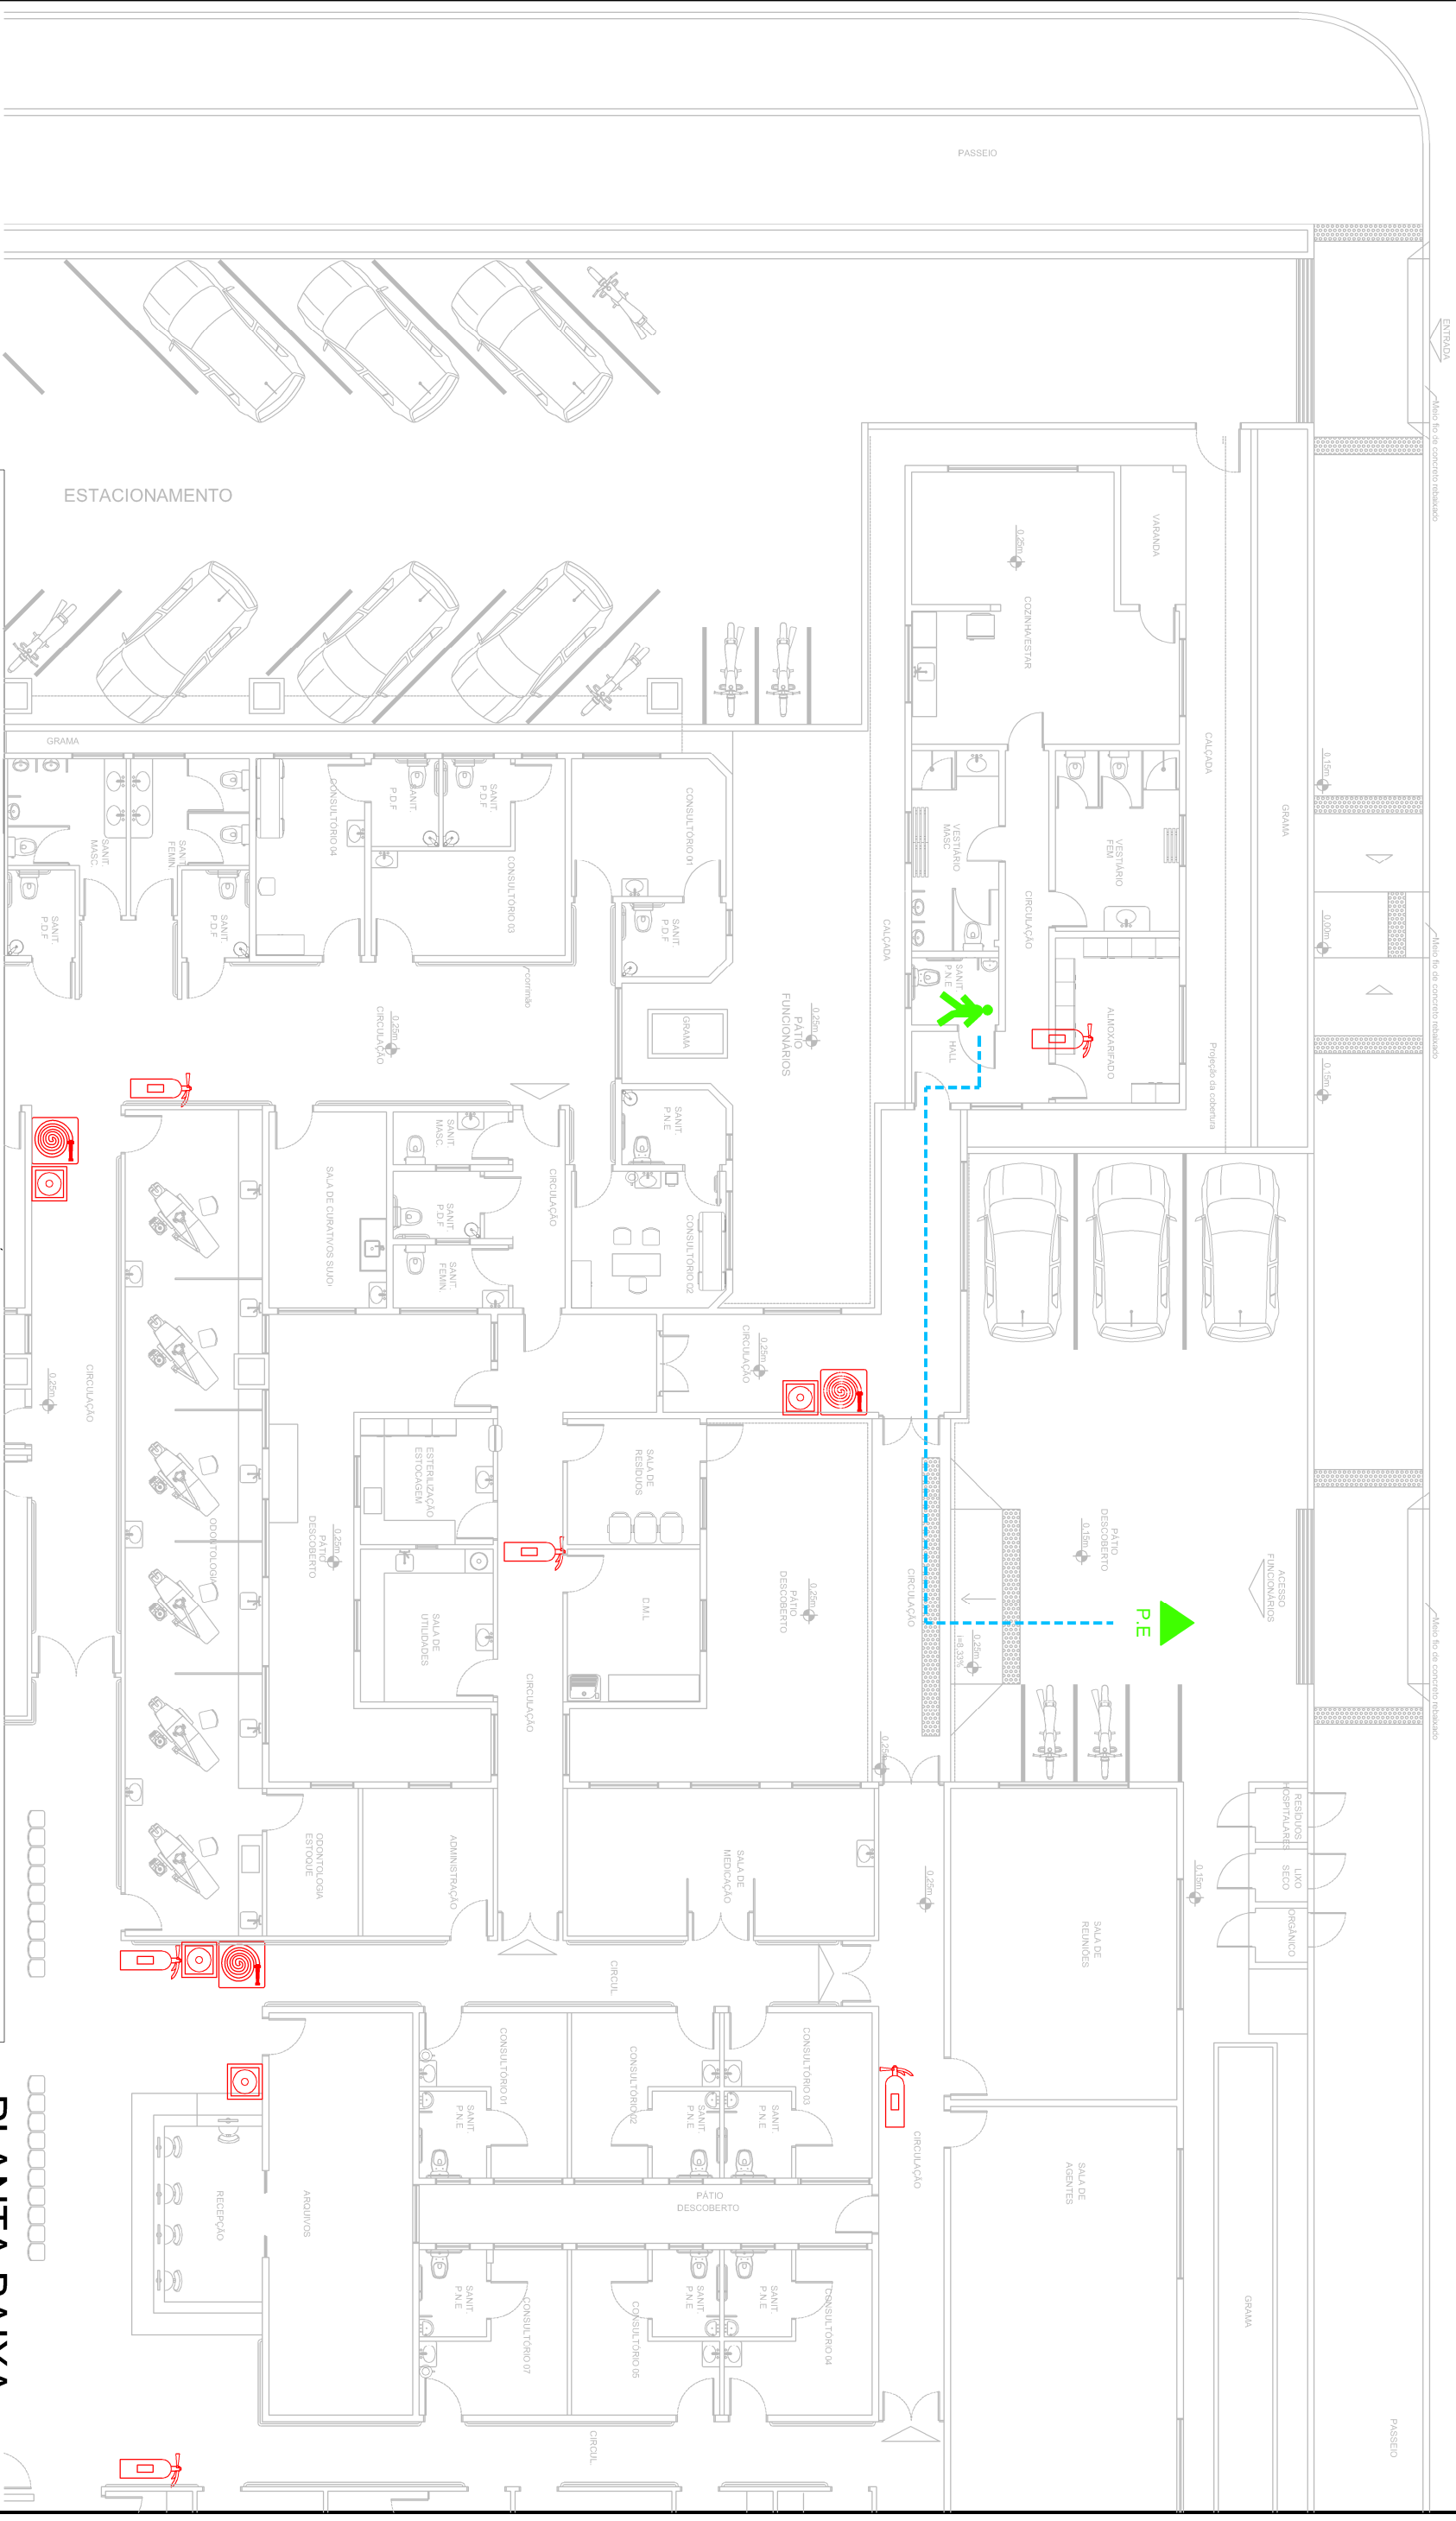

LEGENDA - SÍMBOLOS

HIDRANTE DE INCÊNDIO

ALARME

EXTINTOR DE INCÊNDIO PÓS

CAMINHO A SER PERCORRIDO PARA A SAÍDA

P.E

VOCÊ ESTÁ AQUÍ

PLANTA BAIXA

ESCALA 1:150

ESCALA 1:150

ASSOCIAÇÃO DOS MUNICÍPIOS DA REGIÃO DA FZ DO RIO ITAJAÍ

Rua Luiz Lopes Gonzaga, 1655 - Bairro São Vicente - CEP 88309-421 - Itajaí-SC - CREA-SC 050.968-0
www.amfri.org.br amfri@amfri.org.br engenharla@amfri.org.br

www.amfri.org.br

amfri@amfri.org.br

engenharia@amfri.org.br

UBS RIO BONITO

Rua Arq. Nilson Edson dos Santos, 1535-São Vicente, Itajaí/SC

Responsável Técnico

PLANTA BAIXA

ESCALA 1:150

Prefeitura Municipal de Itajaí

Estado de Santa Catarina

PREVENTIVO CONTRA INCÊNDIO

Plano de Emergência - SANITÁRIO PNE

Christian Eduardo Sgorla

Arq. e Urb. - CAU/BR A34462-



AMERI