


RUA CHAPECÓ

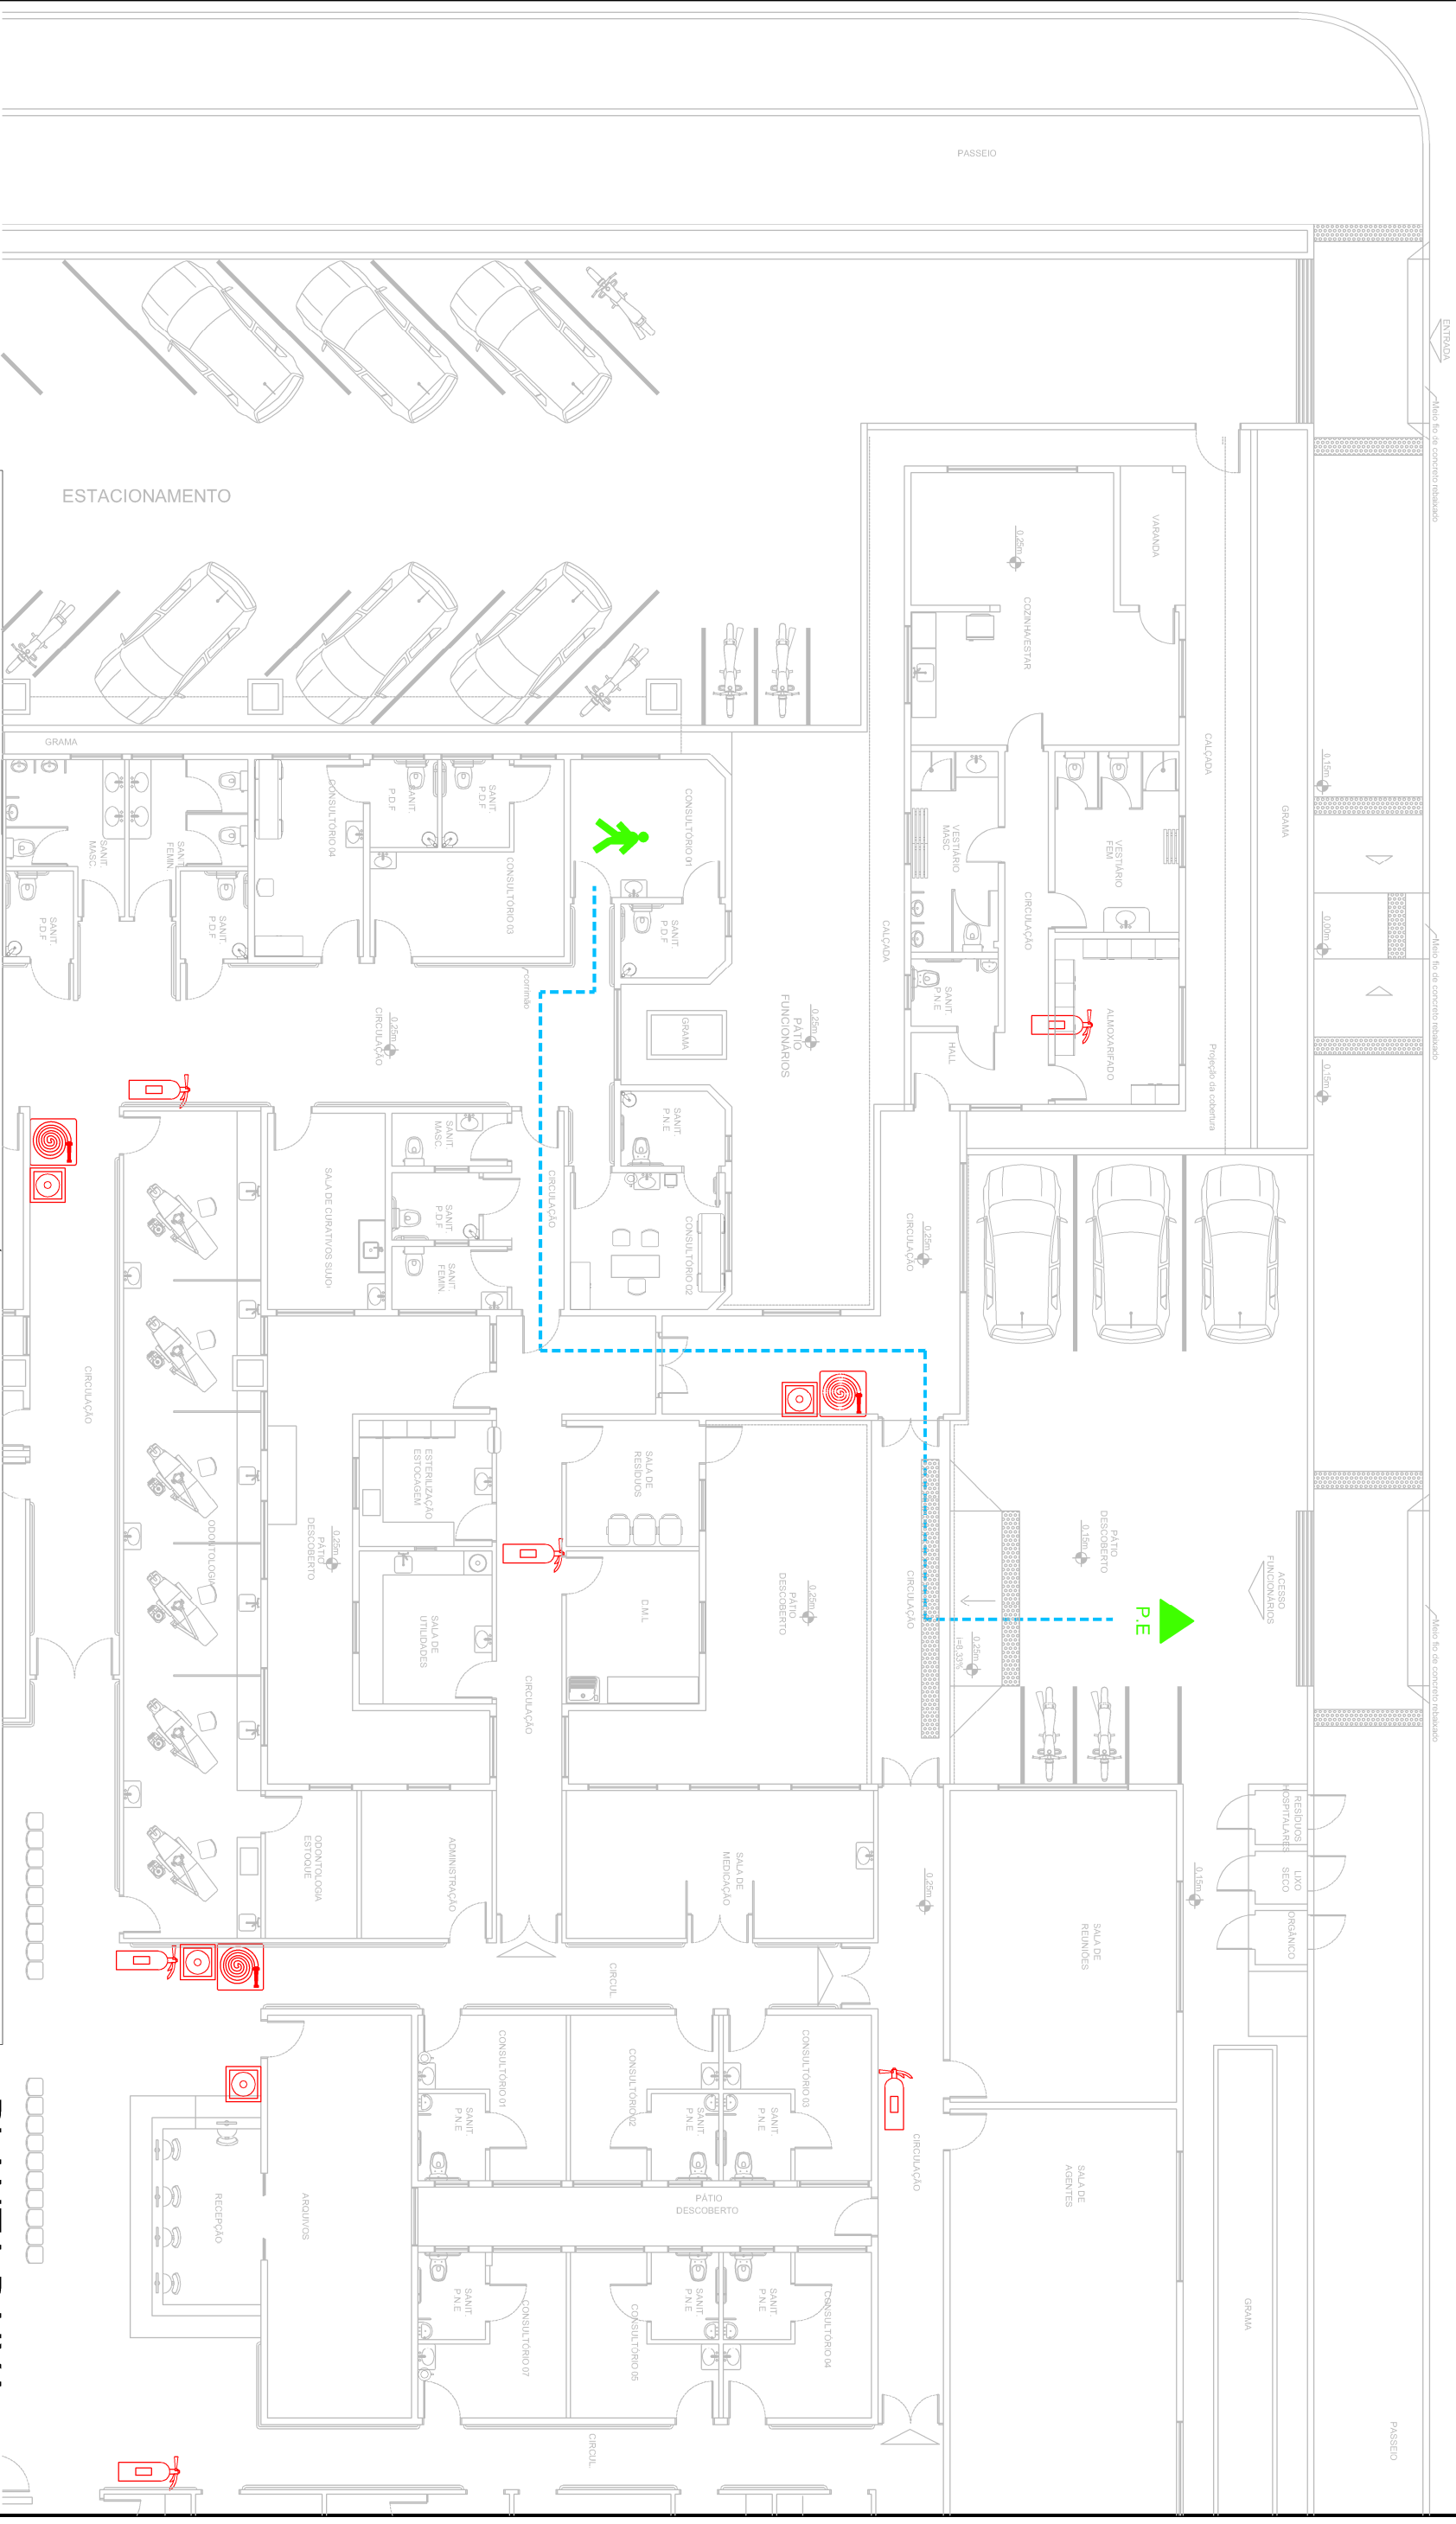

LEGENDA - SÍMBOLOS

HIDRANTE DE INCÊNDIO

ALARME

EXTINTOR DE INCÊNDIO PQR

CAMINHO A SER PERCORRIDO PARA A SAÍDA

P.E

PONTO DE ENCONTRO

VOCÊ ESTÁ AQUÍ

PLANTA BAIXA

ESCALA 1:150

ESCALA 1:150

ASSOCIAÇÃO DOS MUNICÍPIOS DA REGIÃO DA EOP DO RIO ITAÍAI

Rua Luiz Lopes Gonzaga, 1655 - Bairro São Vicente - CEP 88309-421 - Itajaí-SC - CREA-SC 050.968-0
www.amfri.org.br amfri@amfri.org.br engenharia@amfri.org.br

www.amfri.org.br

amfri@amfri.org.br

engenharia@amfri.org.br

UBS RIO BONITO

Rua Arg. Nilson Edson dos Santos, 1535-São Vicente, Itajaí/SC

PREVENTIVO CONTRA INCÊNDIO

Plano de Emergência - CONSULTÓRIO 01

Responsável Técnico

Christian Eduardo Sgorla

Arg. e Urb. - CAU/BR A34462-1

