


RUA CHAPECÓ

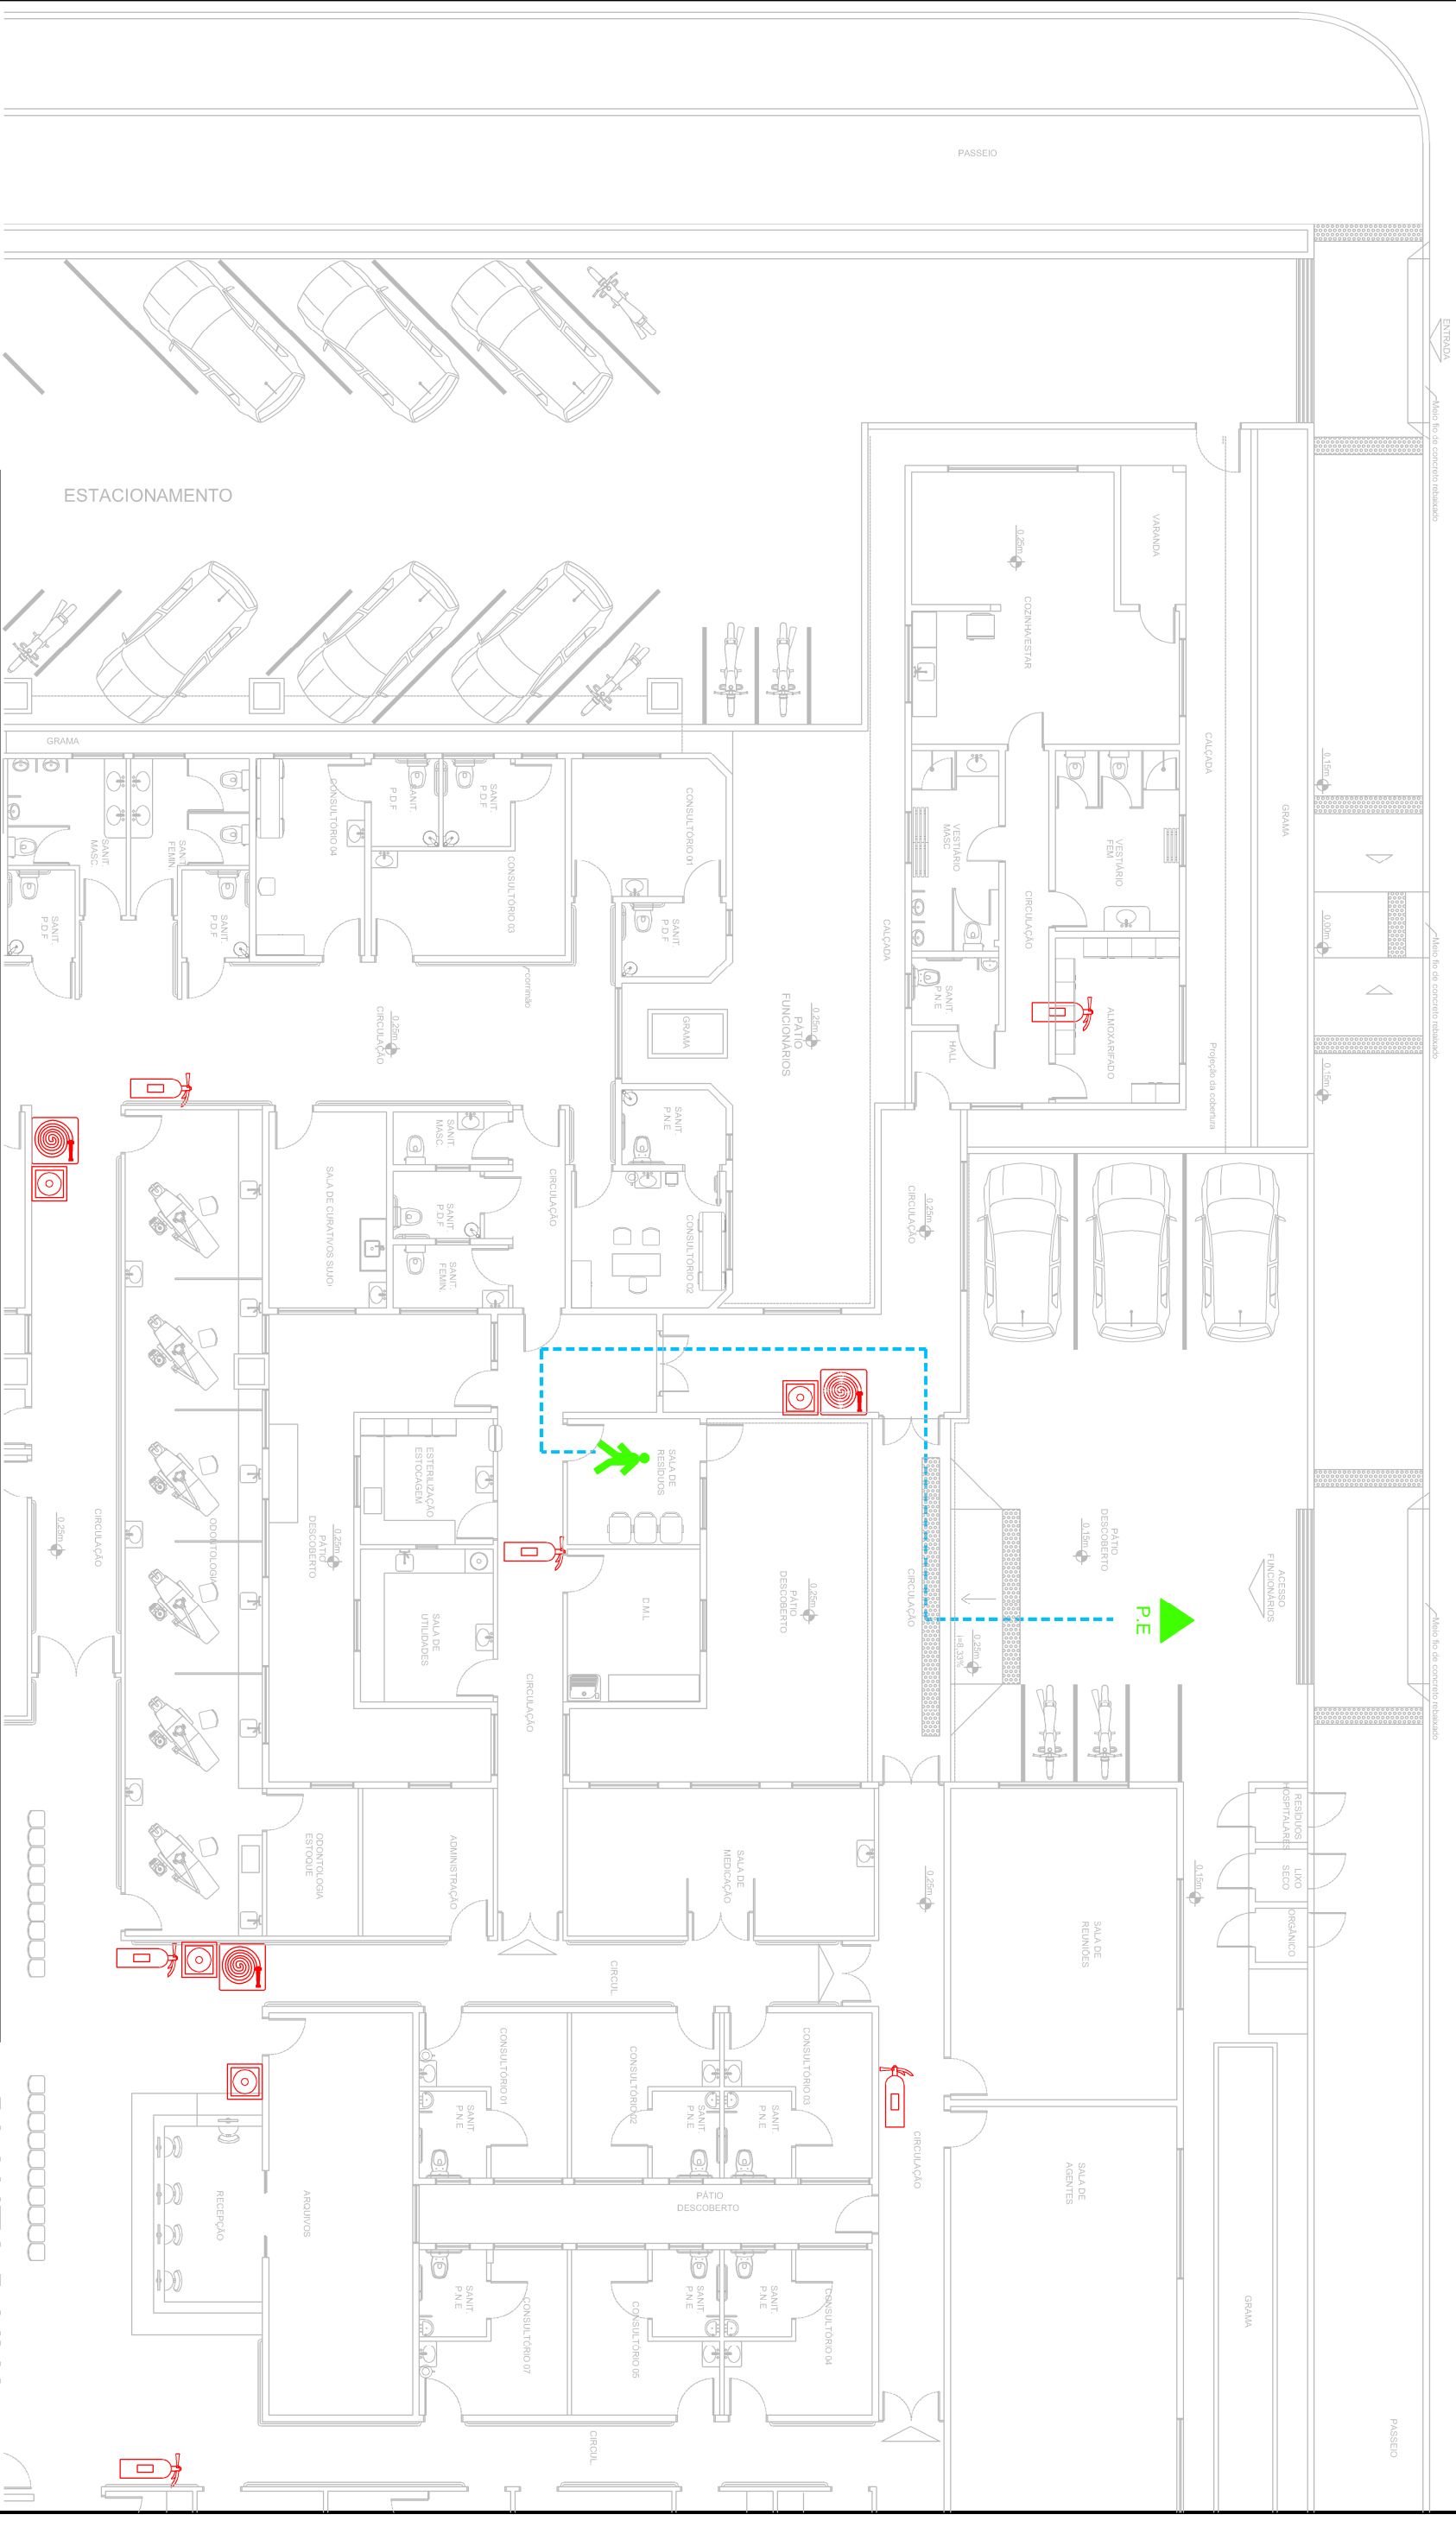

LEGENDA - SÍMBOLOS

HIDRANTE DE INCÊNDIO



ALARME



EXTINTOR DE INCÊNDIO PQS



CAMINHO A SER PERCORRIDO PARA A SAÍDA



PONTO DE ENCONTRO



VOCÊ ESTÁ AQUI



PLANTA BAIXA

ESCALA 1:150

ASSOCIAÇÃO DOS MUNICÍPIOS DA REGIÃO DA FOZ DO RIO ITAJÁ

Rua Luiz Lopes Gonzaga, 1655 - Bairro São Vicente - CEP 88309-421 - Itajaí-SC - CREA-SC 050.968-0
www.amfri.org.br amfri@amfri.org.br engenhar@amfri.org.br

www.amfri.org.br

amfri@amfri.org.br

engenharia@amfri.org.br

LIBS BIO BONITO

Rua Arq. Nilson Edson dos Santos, 1535-São Vicente, Itajaí/SC

PREVENTIVO CONTRA INCÊNDIO

Plano de Emergência - SALA DE RESÍDUOS

Responsável Técnico

Christian Eduardo Sgorla

Arq. e Urb. - CAU/BR A34462-1



AMERI