


LEGENDA	
SÍMBOLOS	DESCRIÇÃO
	Condutor de aterramento - cobre nu #50mm ²
	Condutor de fita de alumínio chato - 3,17x22,22mm
	Condutor de fita de alumínio chato - 3,17x22,22mm (desvio pelo teto)
	Caixa de inspeção padlock com haste cooperweld, cobrada em alta camada (254 microns) - Ø80" x 2,40m
	Condutor de aterramento - cobre nu #50mm ² (desvio pelo teto)
	Haste de captação
	Caixa de equipotencialização - 09 Terminais / Barramento de cobre

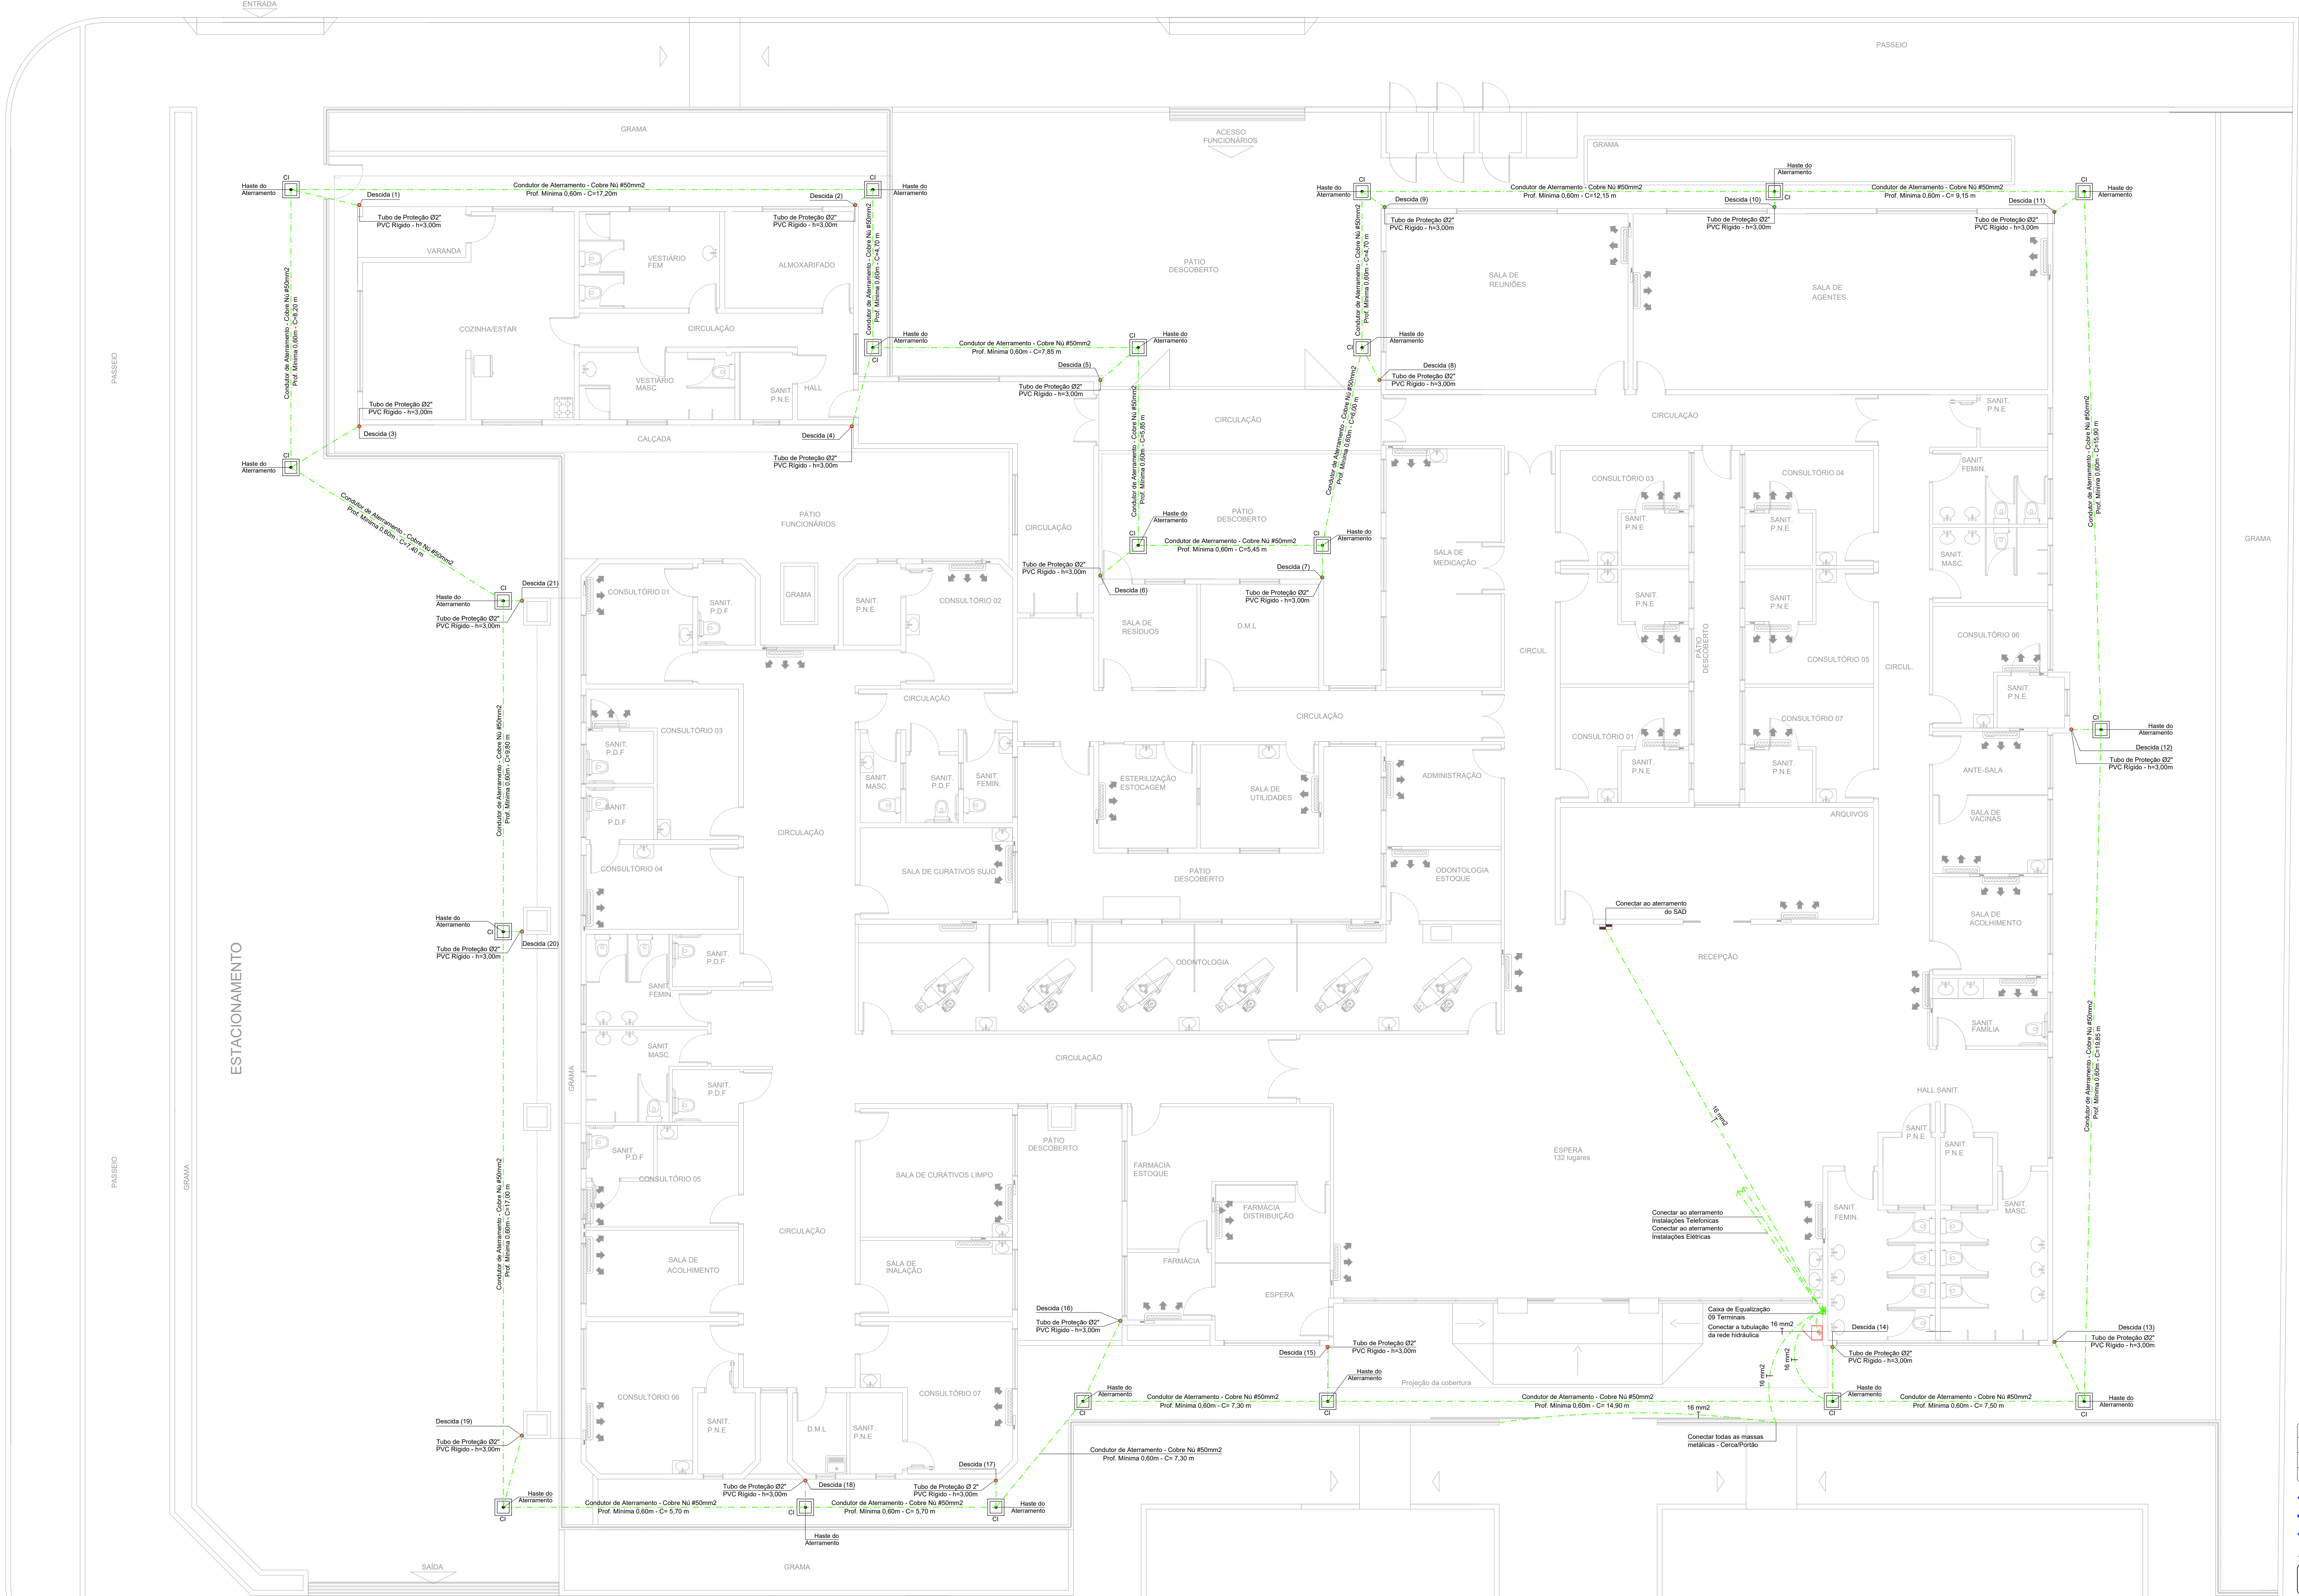

02	Check list - Corpo de Bombeiros	01/2019	ES
01	Emissão inicial	10/2018	RCB
AÇÃO	DESCRIÇÃO	DATA	RESPONSÁVEL



ASSOCIAÇÃO DOS MUNICÍPIOS DA REGIÃO DA FOZ DO RIO ITAJAI
Rua Luiz Lopes Gonzaga, 1655 - Bairro São Vicente - CEP 88309-421 - Itajaí-SC - CREA-SC 050.968-0
www.amfri.org.br
amfri@amfri.org.br
engenharia@amfri.org.br

Prefeitura Municipal de Itajaí
Estado de Santa Catarina

UBS RIO BONITO
Rua Arq. Nilson Edson dos Santos, 1535 - São Vicente, Itajaí - SC

Projeto
SPDA
Sistema de Proteção contra Descargas Atmosféricas

Correção de Folha
Planta Baixa - Térreo
Sistema de Proteção contra Descargas Atmosféricas

Data Outubro/2018	Projeto SPDA Sistema de Proteção contra Descargas Atmosféricas	Correção de Folha Planta Baixa - Térreo Sistema de Proteção contra Descargas Atmosféricas
----------------------	--	---

Escala 1/75	Prefeitura Municipal	Responsável Técnico
----------------	----------------------	---------------------

Desenho A. Frainer	Prefeitura Municipal	Responsável Técnico
Folha 01/03	Emerson Roberto Duarte Secretaria Municipal de Saúde	Alois Max Wagner Eng. Eletricista - CREA RS 33.07835-0