



PROJETO DE DRENAGEM

PLANTA BAIXA — ESCALA 1:500

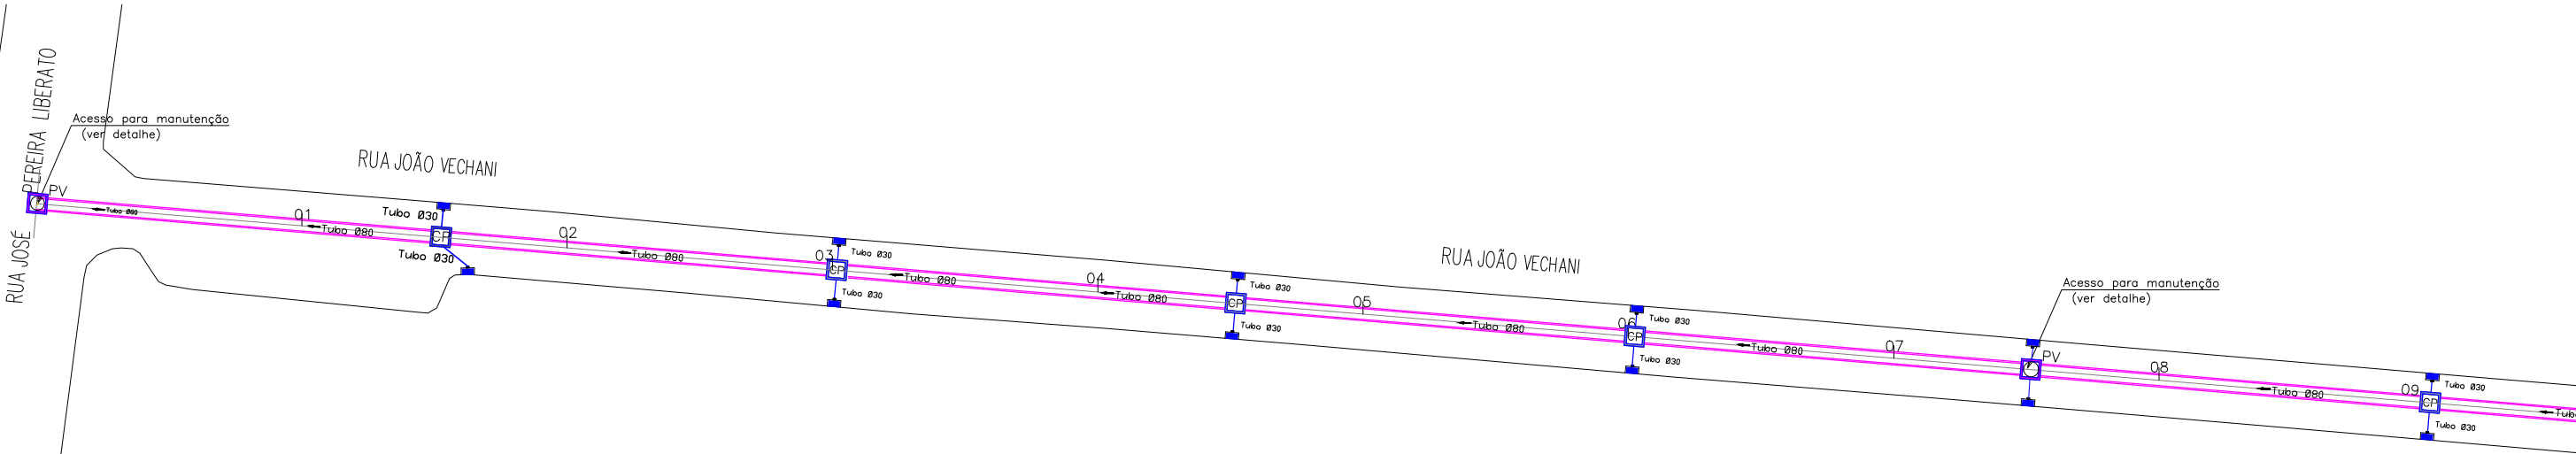

PLANTA BAIXA — ESCALA 1:500

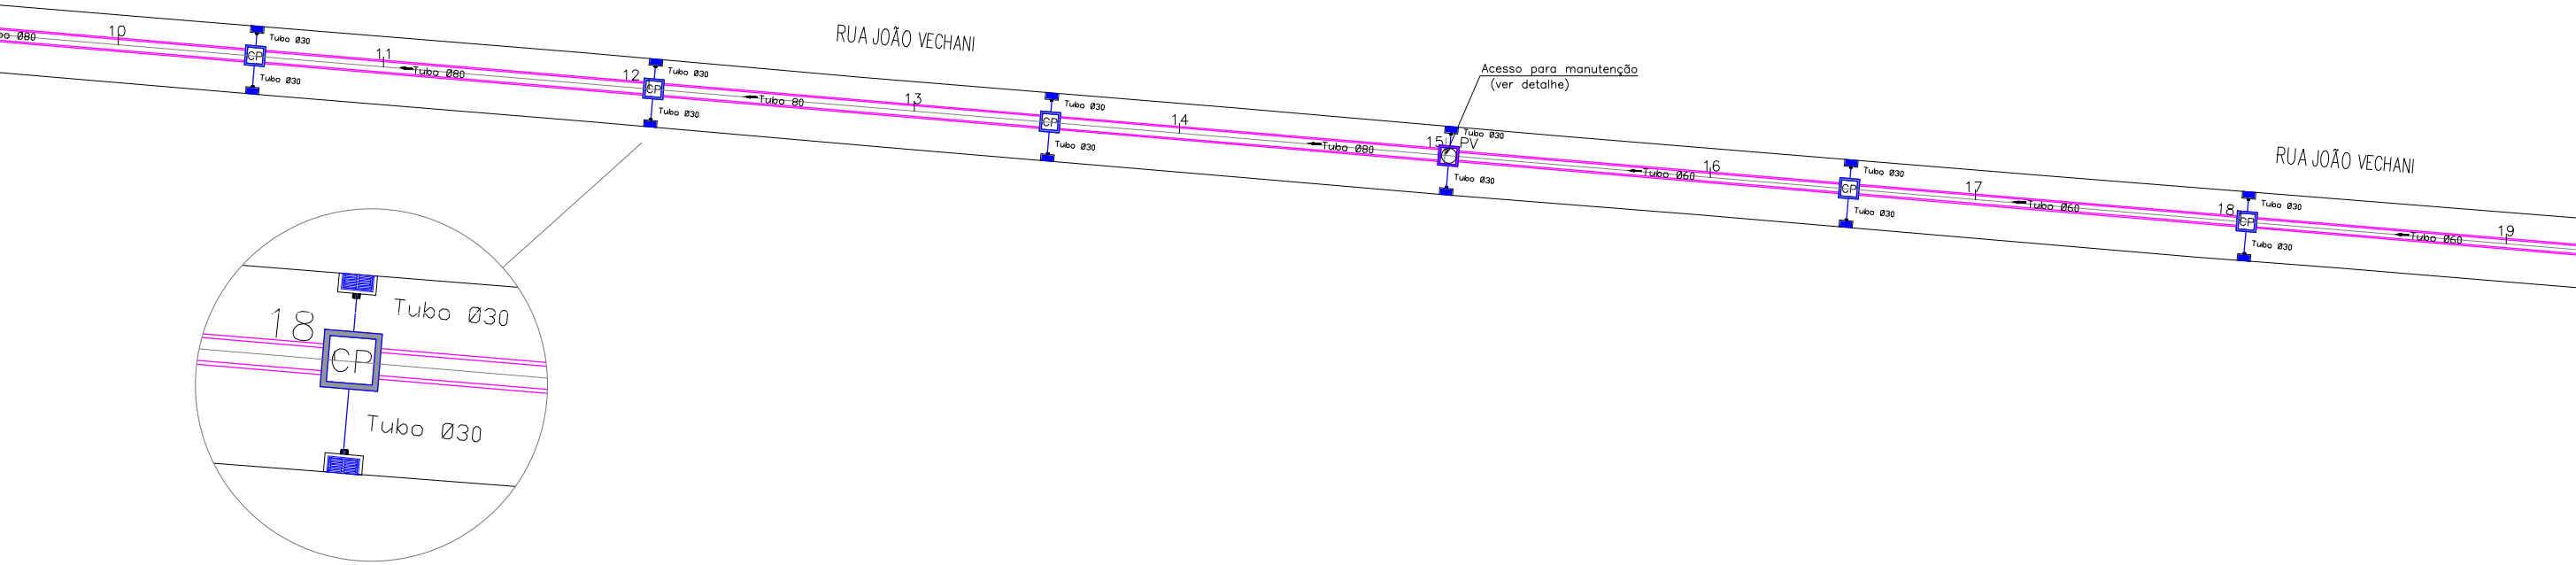

LEGENDA

- CL — CAIXA DE LIGAÇÃO PROJETADA
- CC — CAIXA COLETORA PROJETADA
- PV — POÇO DE VISITA PROJETADO
- TUBO Ø30cm PROJETADO
- TUBO Ø80cm PROJETADO
- TUBO Ø60cm PROJETADO
- MEIO-FIO PROJETADO



SECRETARIA MUNICIPAL DE
OBRAS

PROJETO	OBRAS		
PROJETO DE DRENAGEM	RUA JOÃO VECHANI		
REFERENCIA	PLANTA BAIXA	DATA	ABRIL/2019
LOCALIZAÇÃO	RUA JOÃO VECHANI — SÃO JOÃO	DESENHO	SEOSEM
ELABORAÇÃO	COORDENAÇÃO TÉCNICA DA SECRETARIA DE OBRAS	FORMATO	A3
		ESCALA	INDICADA
		FOLHA	01/05