

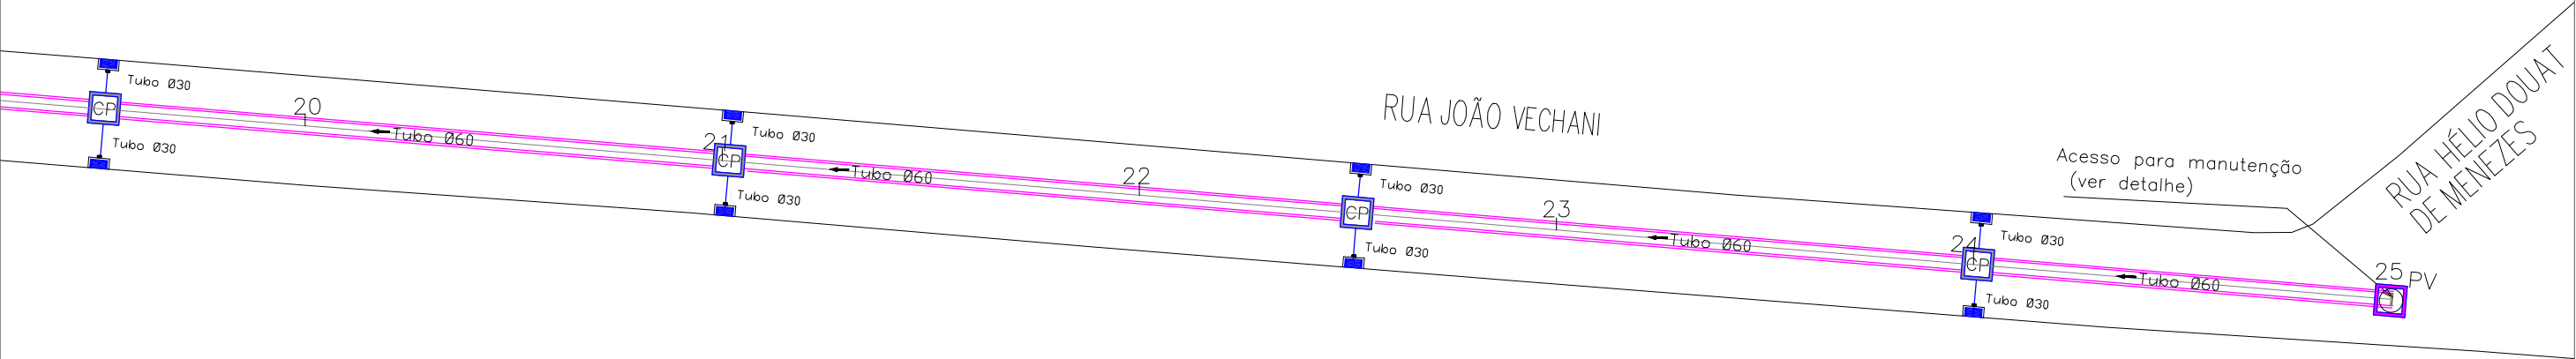


PROJETO DE DRENAGEM

PLANTA BAIXA — ESCALA 1:500

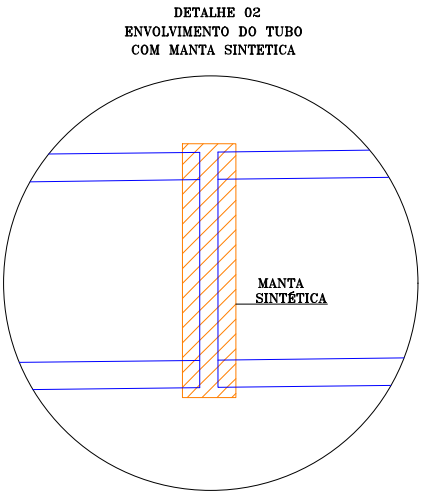

DETALHAMENTO — SEÇÃO TRANSVERSAL — SEM ESCALA

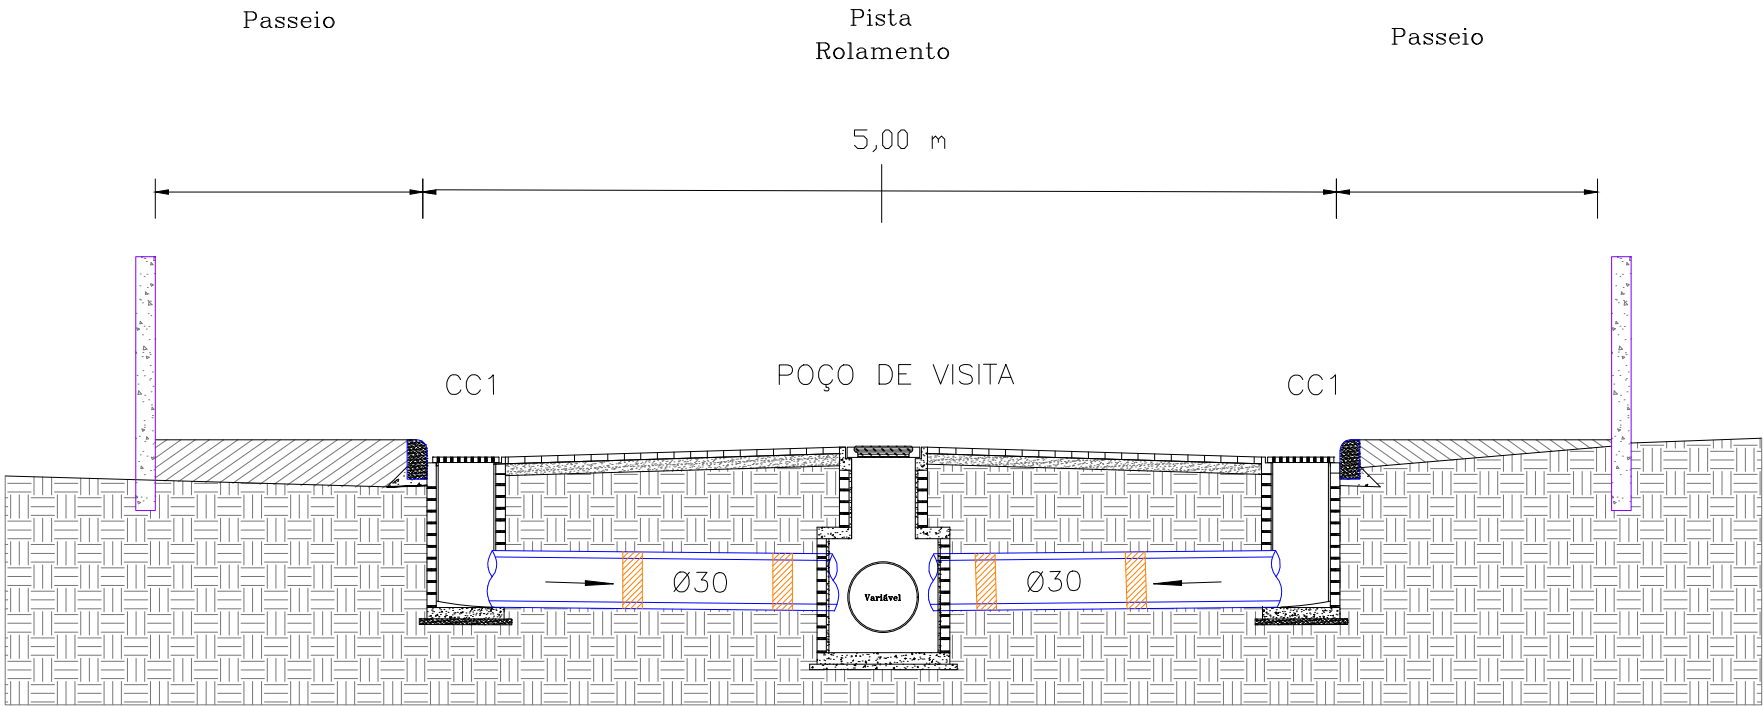

- LEGENDA
- CL — CAIXA DE LIGAÇÃO PROJETADA
 - CC — CAIXA COLETORA PROJETADA
 - PV — POÇO DE VISITA PROJETADO
 - TUBO Ø30cm PROJETADO
 - TUBO Ø80cm PROJETADO
 - TUBO Ø60cm PROJETADO
 - MEIO-FIO PROJETADO



SECRETARIA MUNICIPAL DE

OBRAS

PROJETO	OBRAS		
PROJETO DE DRENAGEM	RUA JOÃO VECHANI		
REFERENCIA	DATA	ESCALA	FOLHA
PLANTA BAIXA E DETALHE	ABRIL/2019	INDICADA	
LOCALIZAÇÃO	DESENHO	FORMATO	
RUA JOÃO VECHANI — SÃO JOÃO	SEOSEM	A3	02/05
ELABORAÇÃO			
COORDENAÇÃO TÉCNICA DA SECRETARIA DE OBRAS			