




TRECHO 04

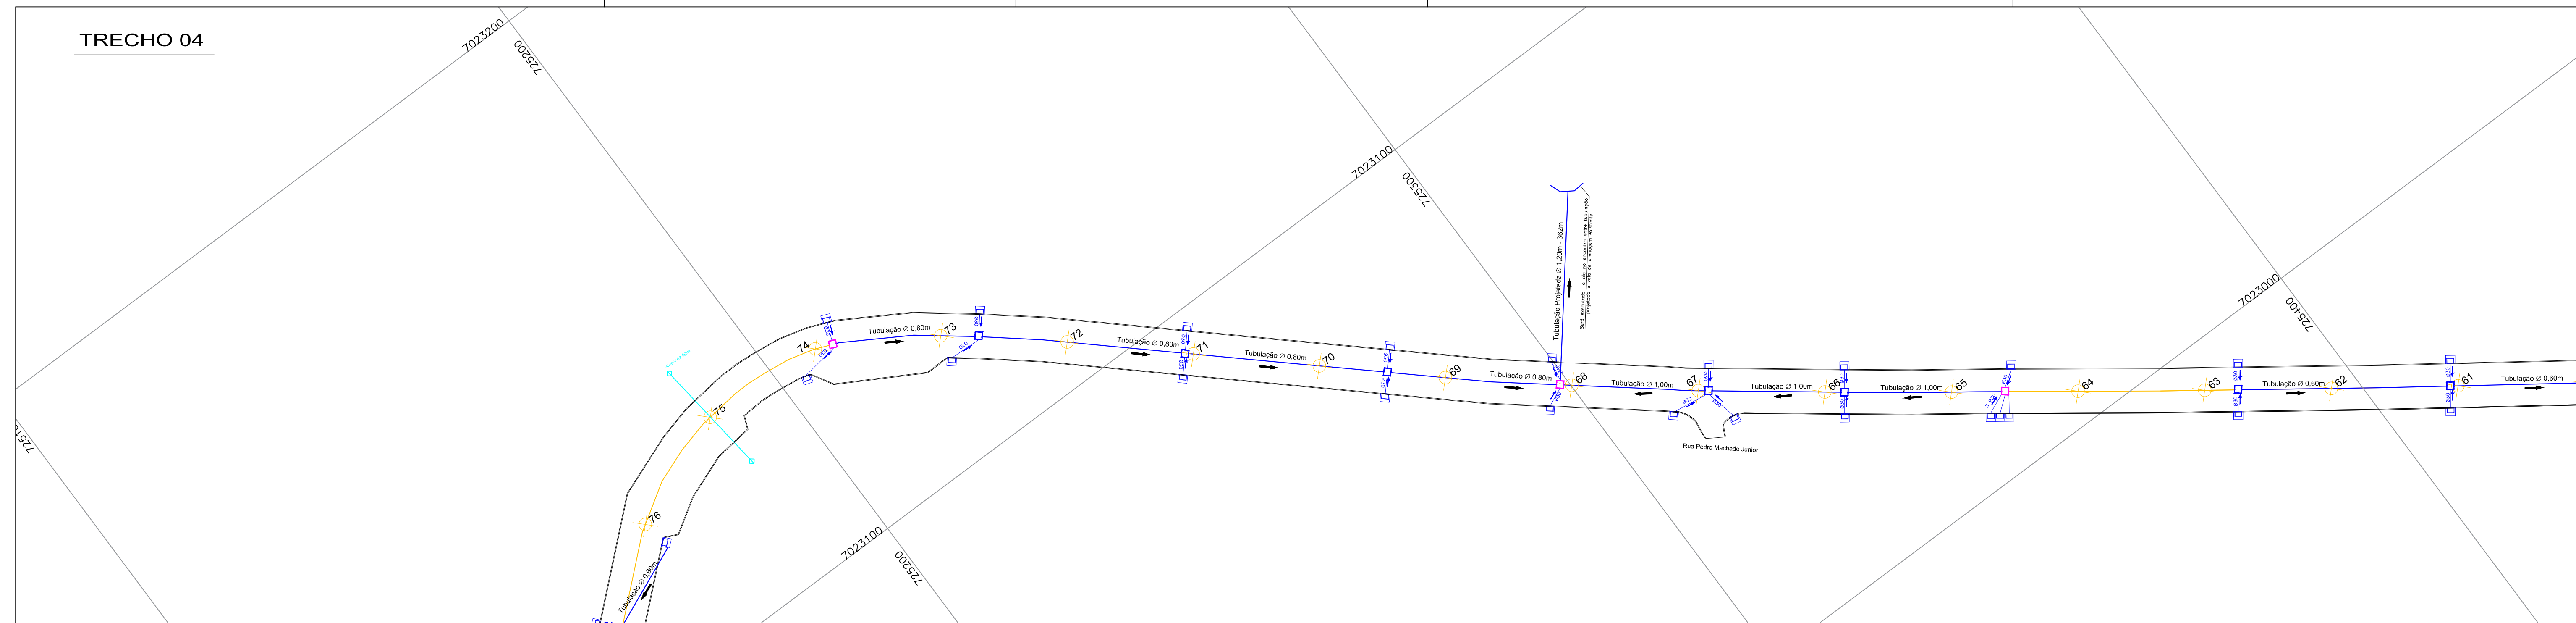

TRECHO 05

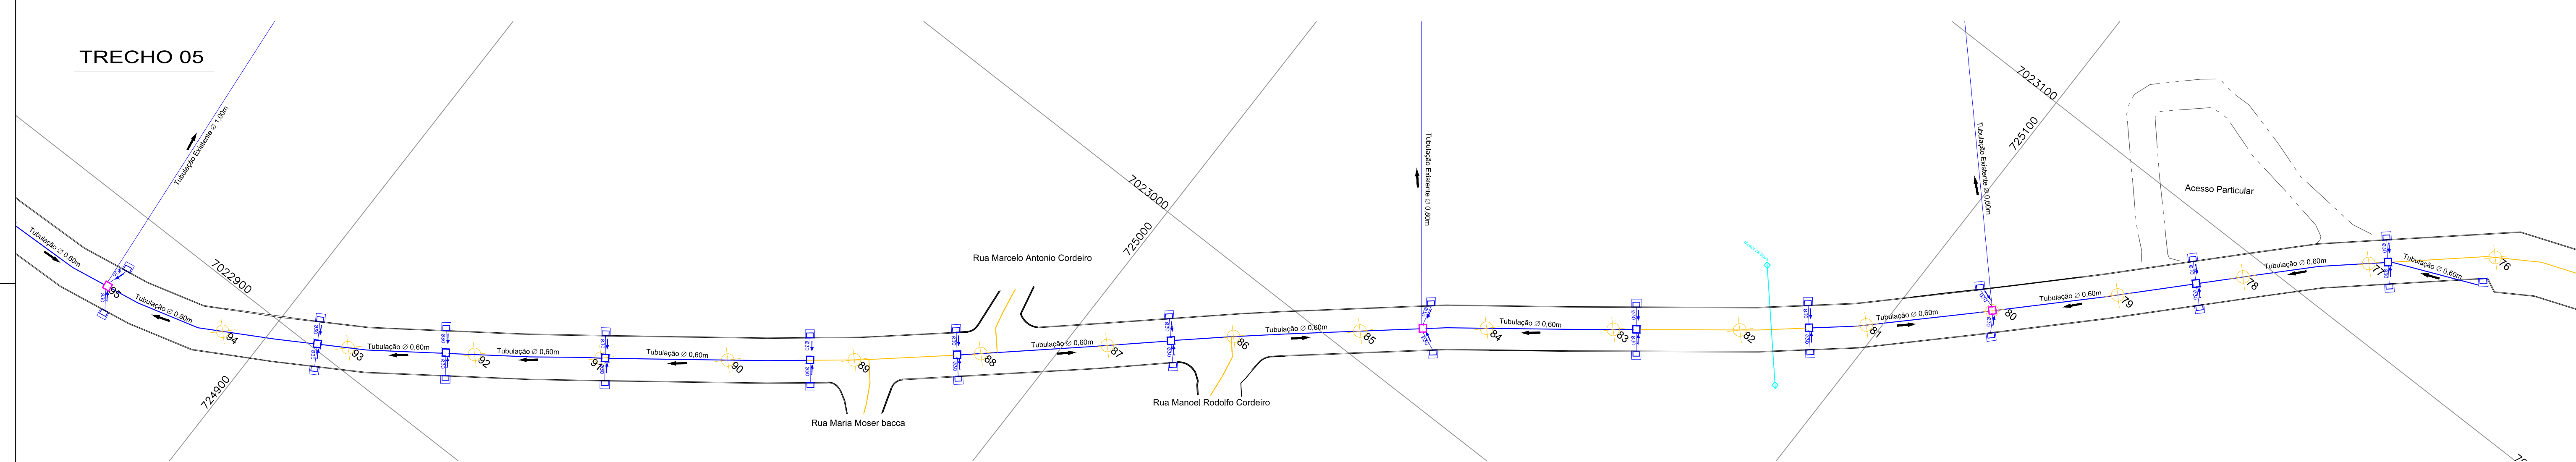

TRECHO 06

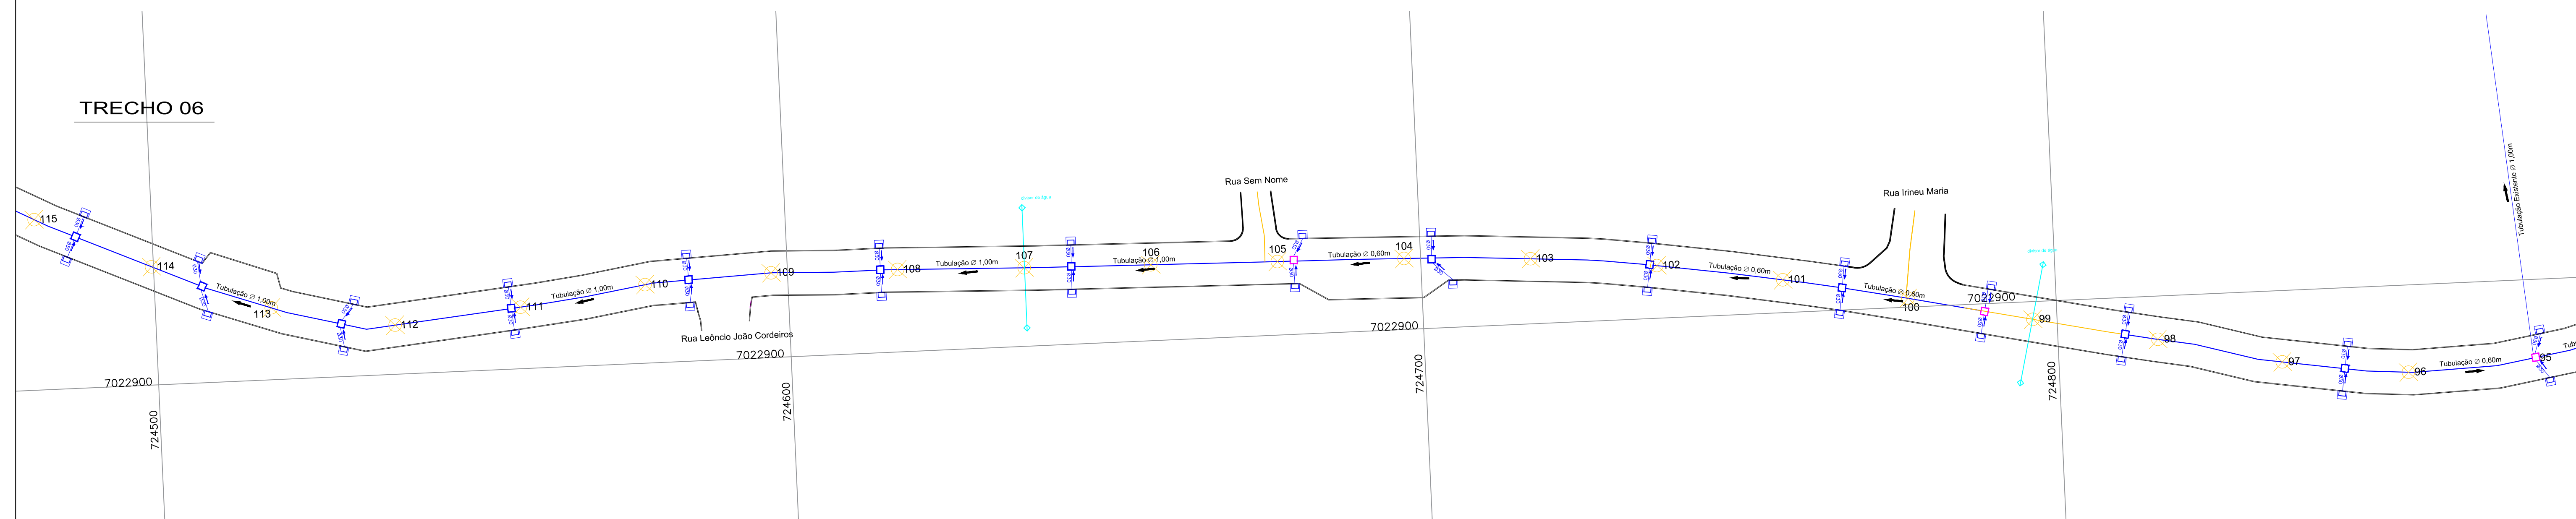

LEGENDA

BOCA DE LOBO TIPO GAVETA

POÇO DE VISITA

CAIXA DE LIGAÇÃO E PASSAGEM

GALERIA PROJETADA


TUBULAÇÃO

ESTAQUEAMENTO

MEIO FIO PROJETADO

DIVISOR DE ÁGUA

GALERIA EXISTENTE

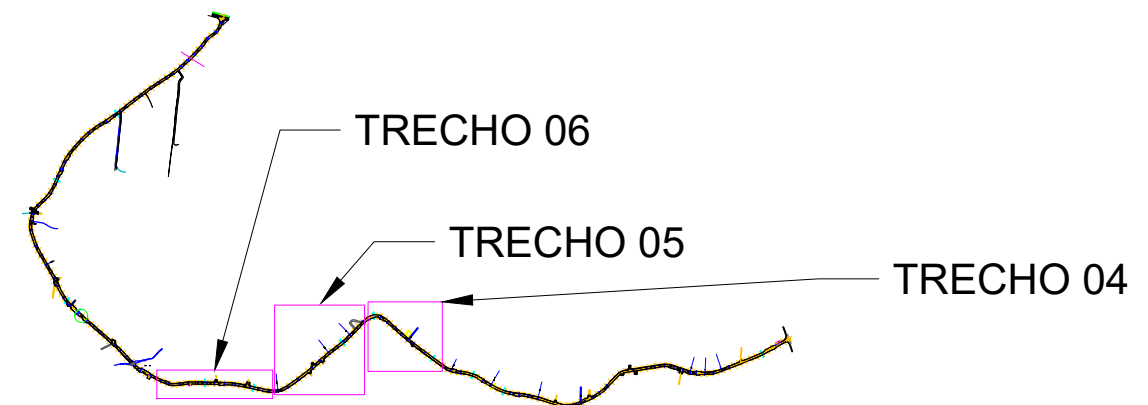BOCA DE BUEIRO (ALA)

<div><div></div><div>SECRETARIA MUNICIPAL DE OBRAS</div></div>			
PROJETO: PROJETO DE DRENAGEM PLUVIAL		OBRA: Fermino Viêira Cordeiro	
REFERÊNCIA: PLANTA BAIXA	DATA: AGO/2019	ESCALA: 1:500	
LOCALIZAÇÃO: RUA FERMINO VIÊIRA CORDEIRO – BAIRRO ESPINHEIROS	SECTOR: SEOSEM	FOLHA: 02/08	
ELABORAÇÃO: DEPARTAMENTO DE ENGENHARIA DA SECRETARIA DE OBRAS	FORMATO: A1		