




TRECHO 07

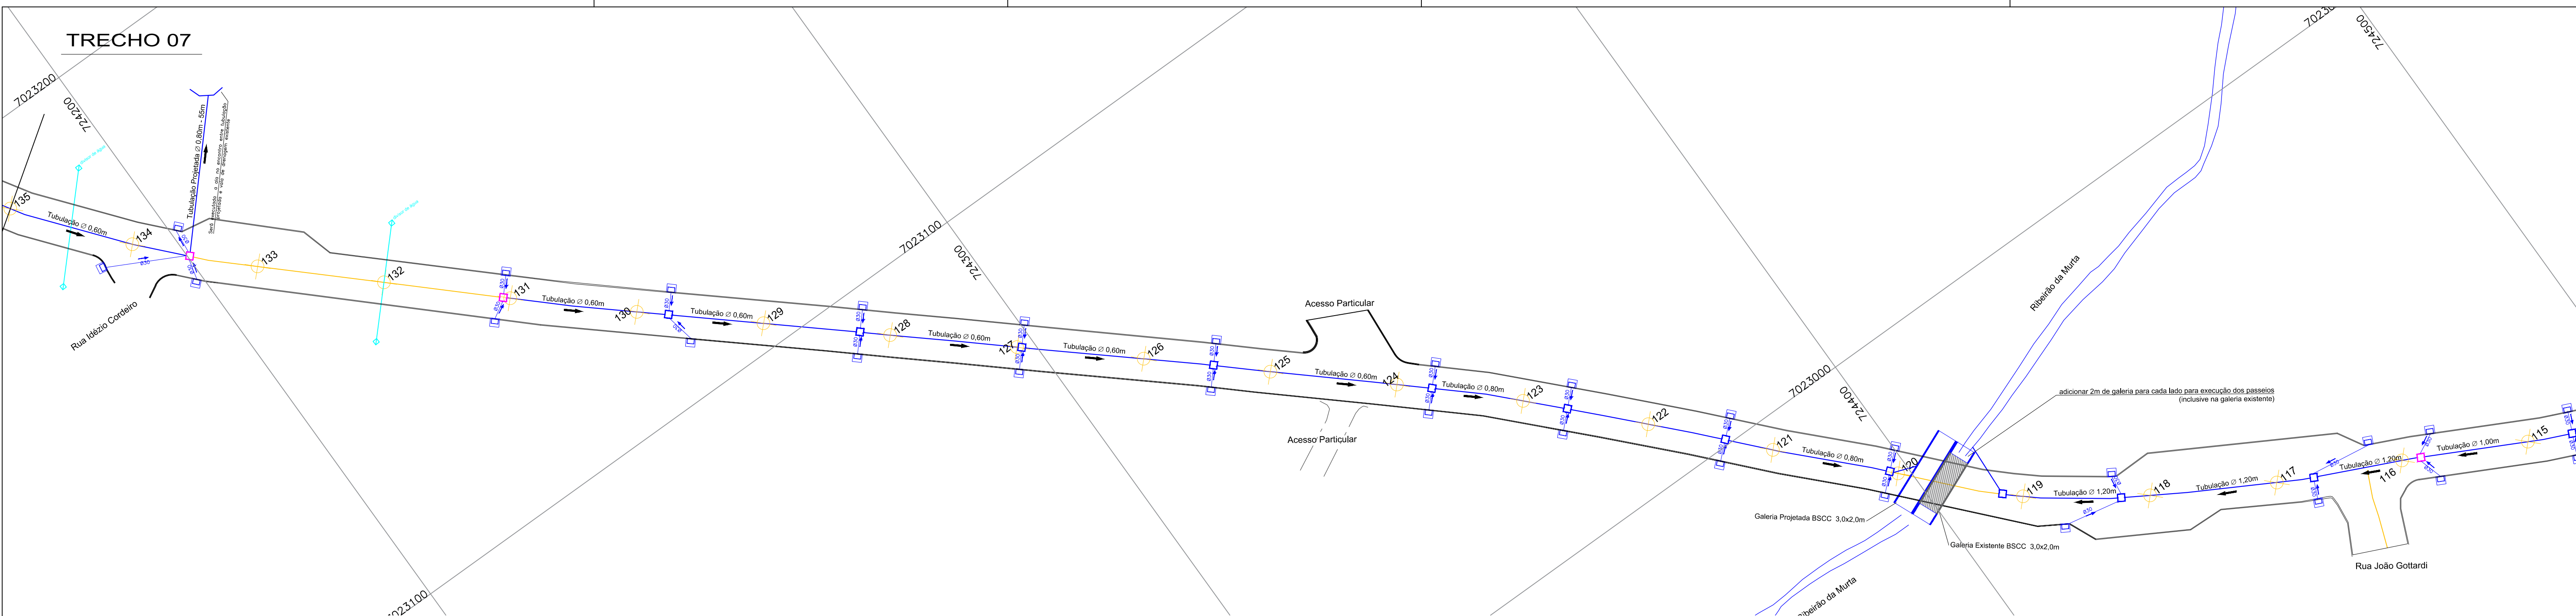

TRECHO 08

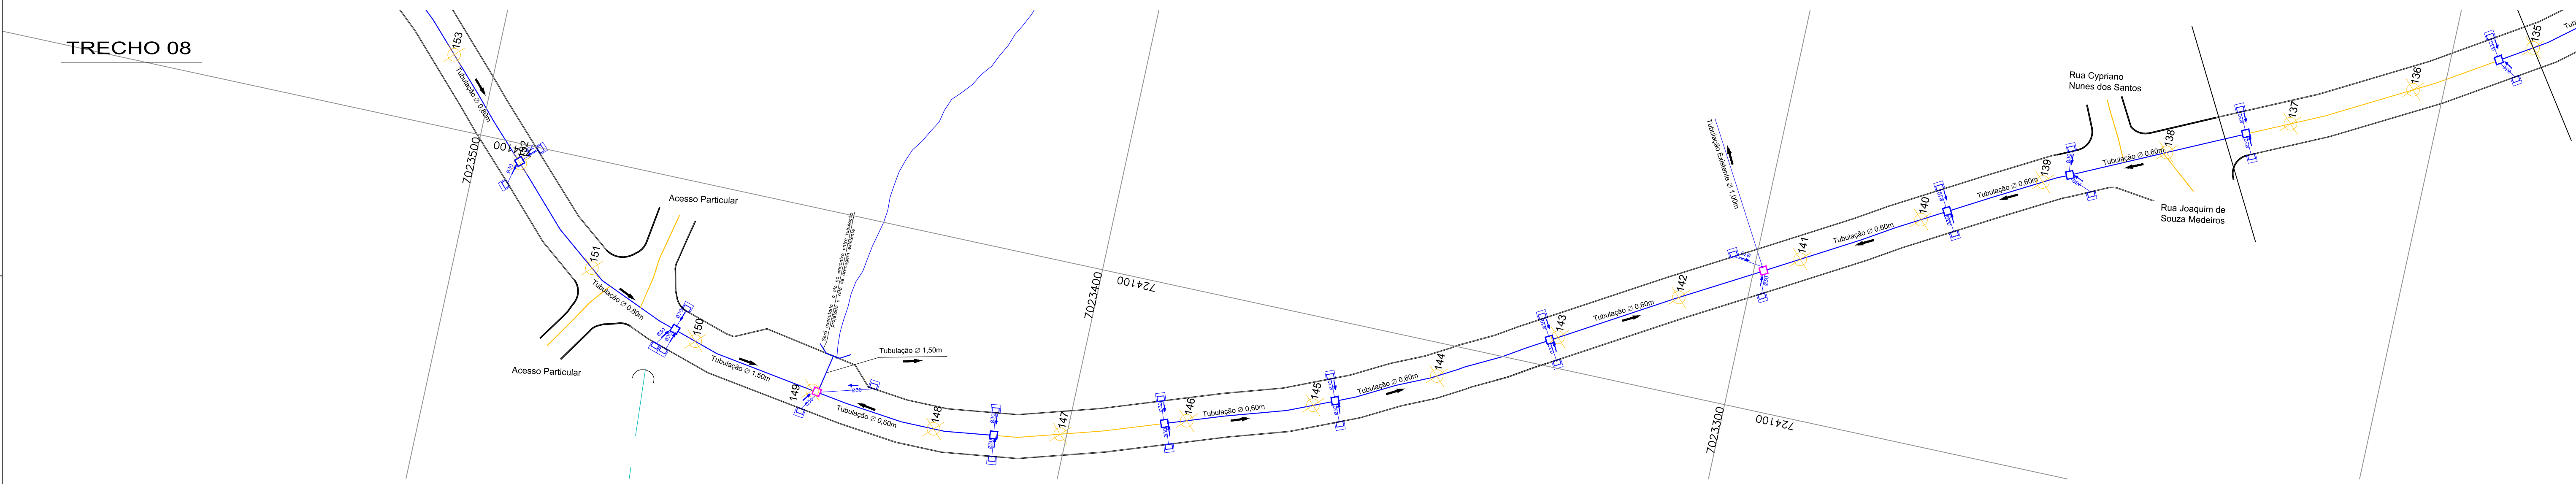

TRECHO 09

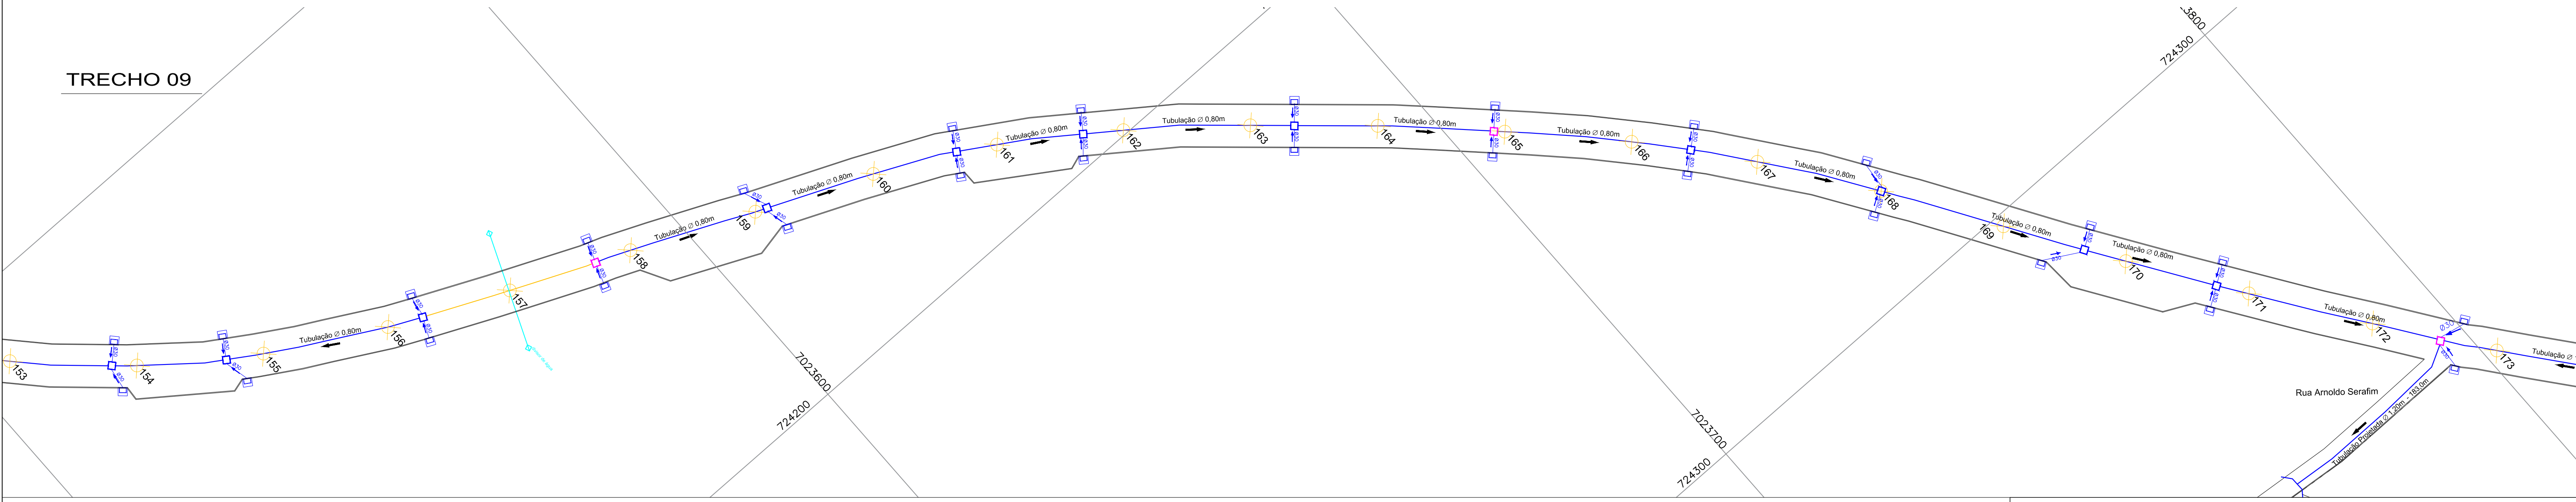

LEGENDA

BOCA DE LOBO TIPO GAVETA

POÇO DE VISITA

CAIXA DE LIGAÇÃO E PASSAGEM

GALERIA PROJETADA

TUBULAÇÃO


ESTAQUEAMENTO

MEIO FIO PROJETADO

DIVISOR DE ÁGUA

BOCA DE BUEIRO (ALA)

GALERIA EXISTENTE

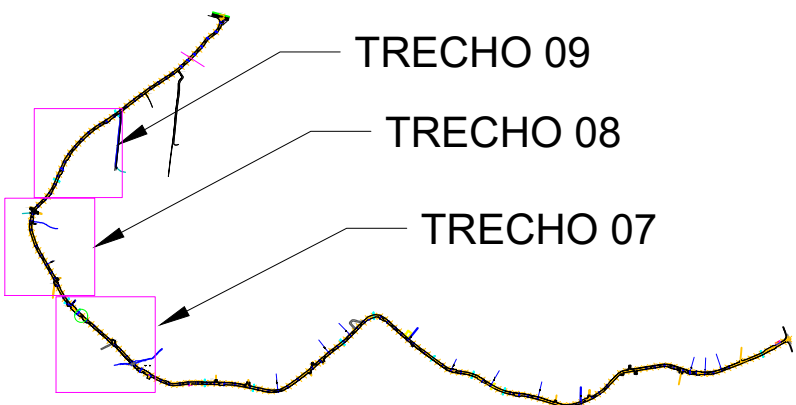

SECRETARIA MUNICIPAL DE
OBRAS

| | | | |
|-------------|---|---------|-------------------------|
| PROJETO | PROJETO DE DRENAGEM PLUVIAL | OBRA | Fermino Viêira Cordeiro |
| REFERÊNCIA | PLANTA BAIXA | DATA | AGO/2019 |
| LOCALIZAÇÃO | RUA FERMINO VIÊIRA CORDEIRO – BAIRRO ESPINHEIROS | SECTOR | SEOSEM |
| ELABORAÇÃO | DEPARTAMENTO DE ENGENHARIA DA SECRETARIA DE OBRAS | FORMATO | A1 |
| | | ESCALA | 1:500 |
| | | FOLHA | 03/08 |