




PLANTA BAIXA
Escala | 1/25

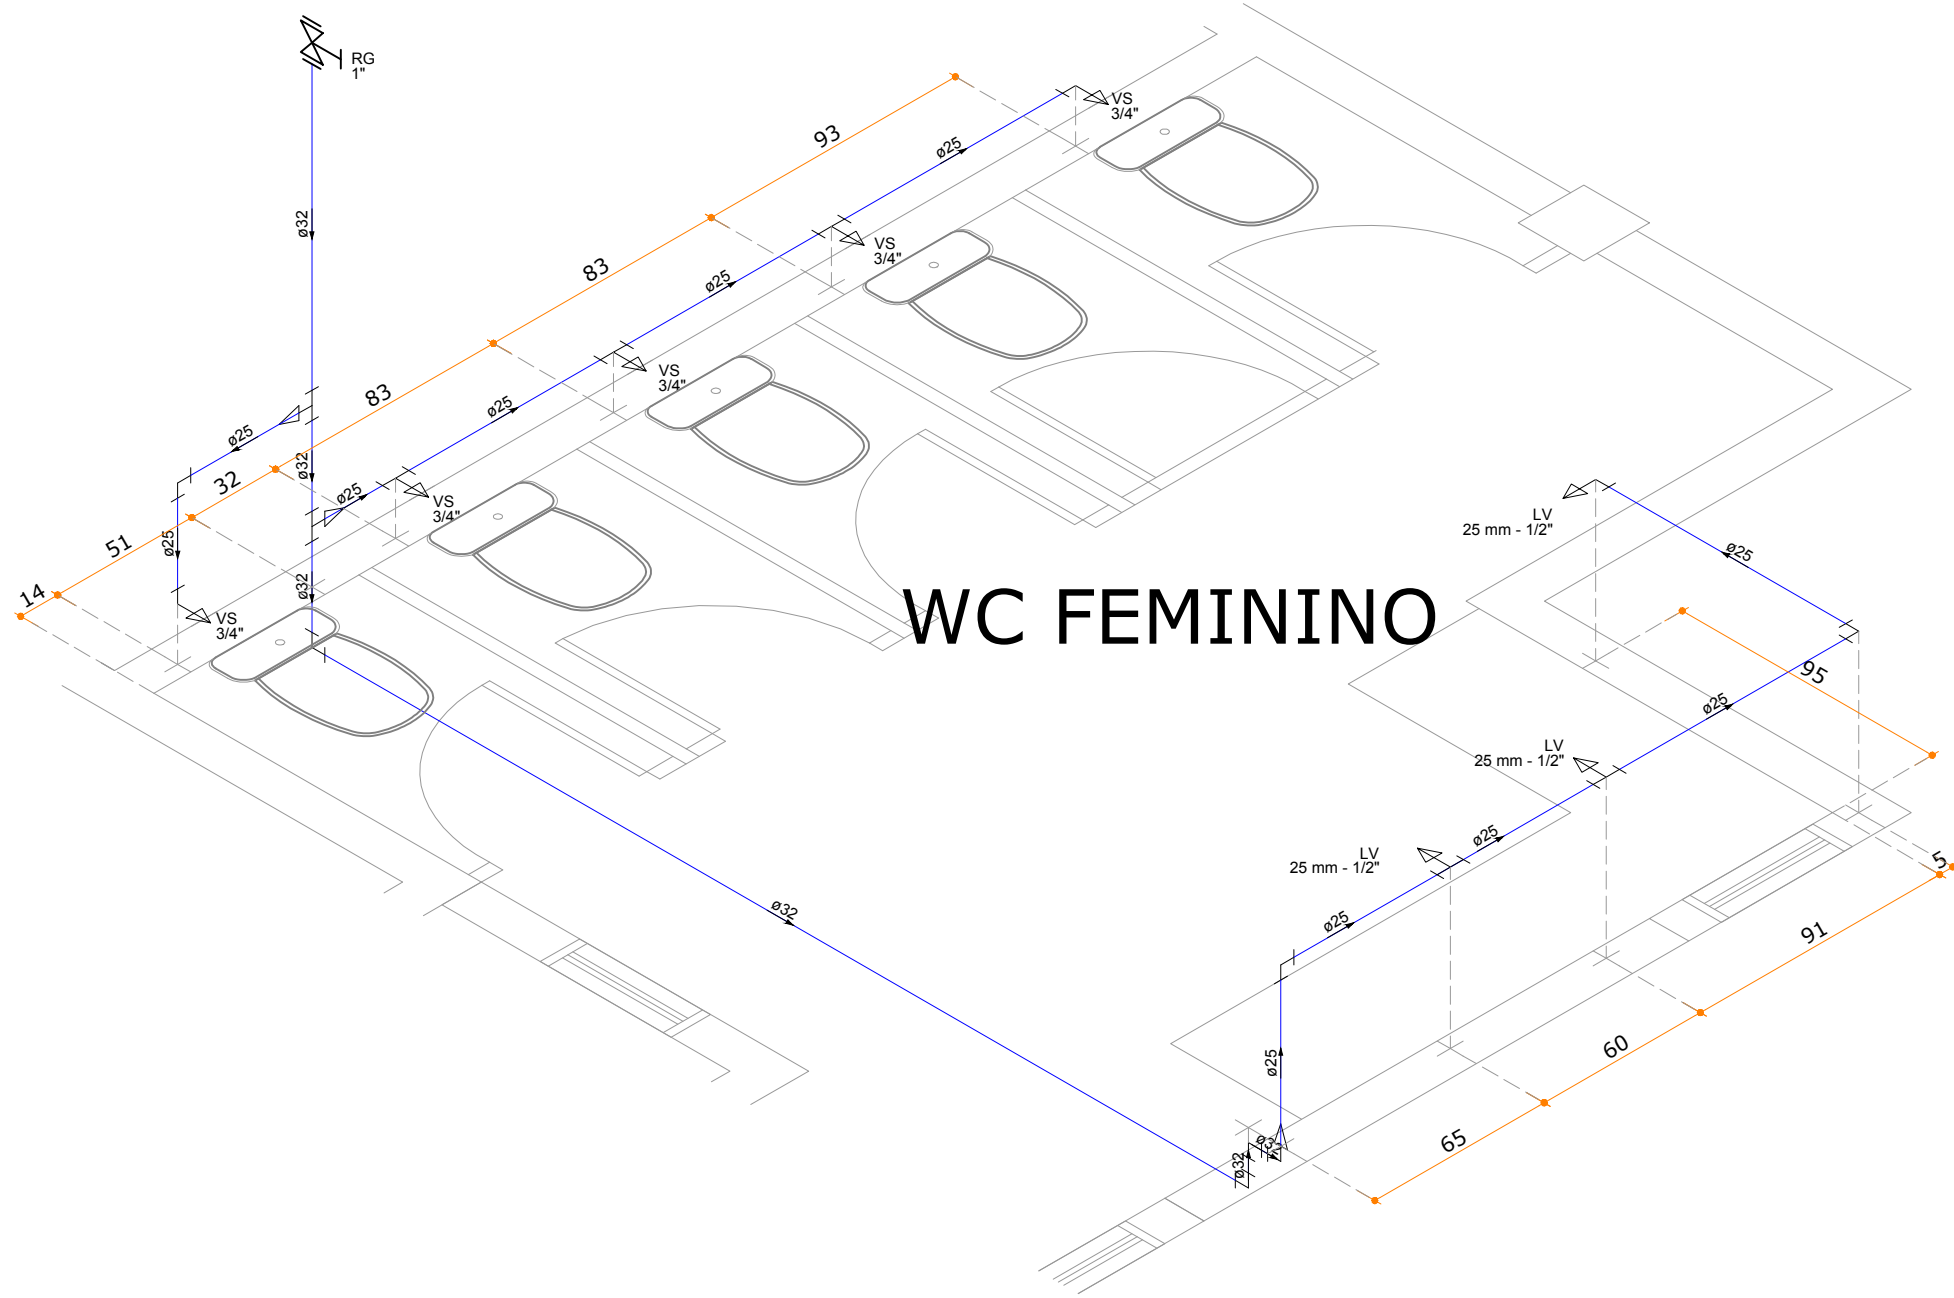

WC FEMININO

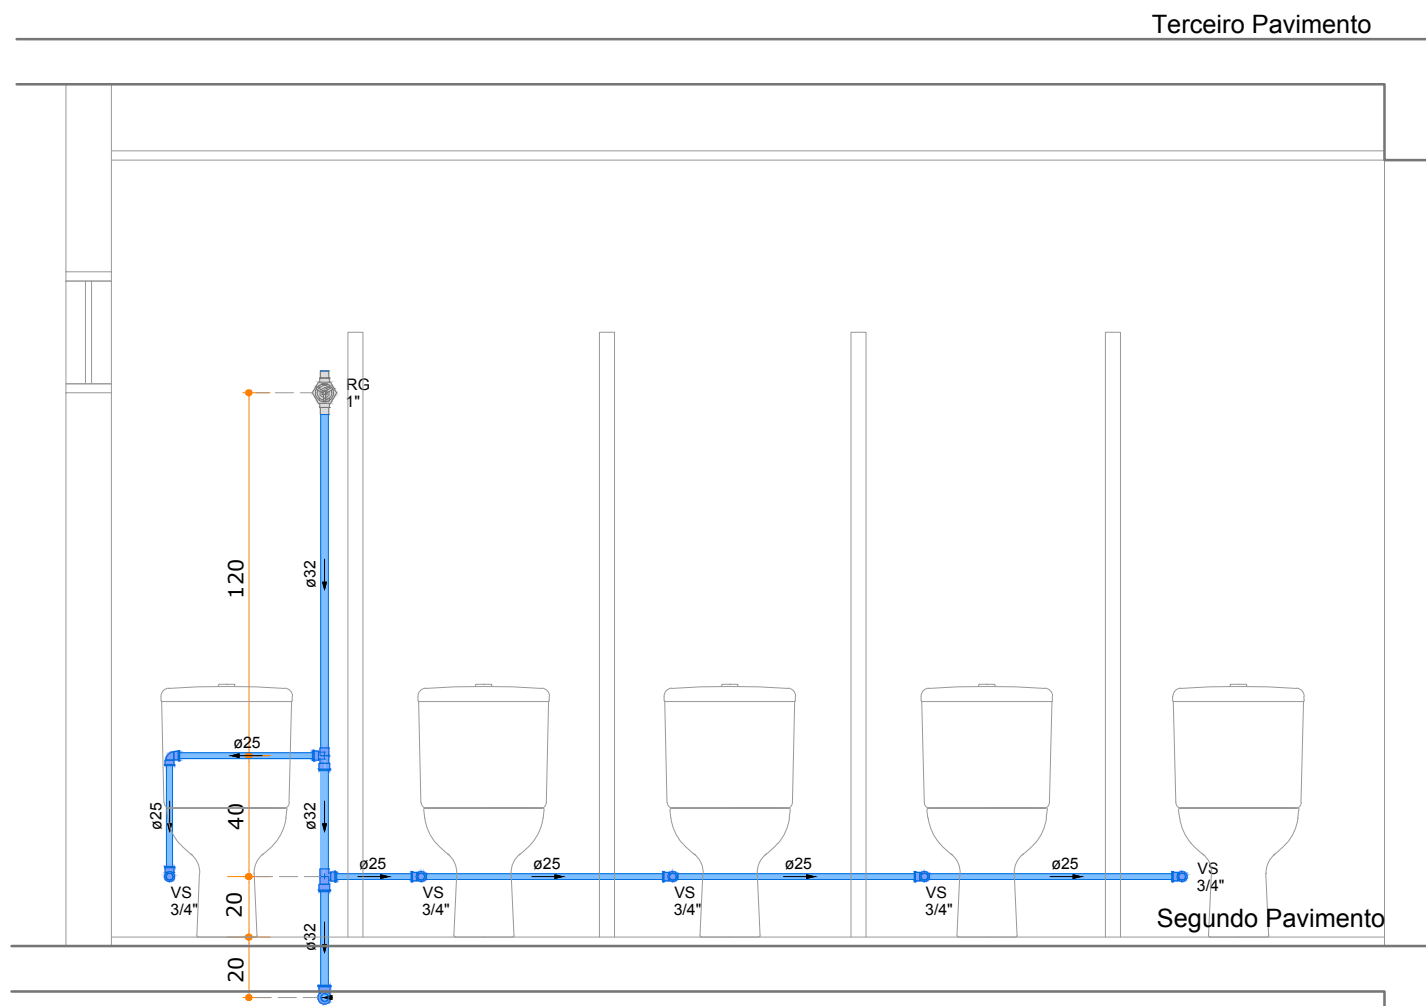

CORTE AA'
Escala | 1/25

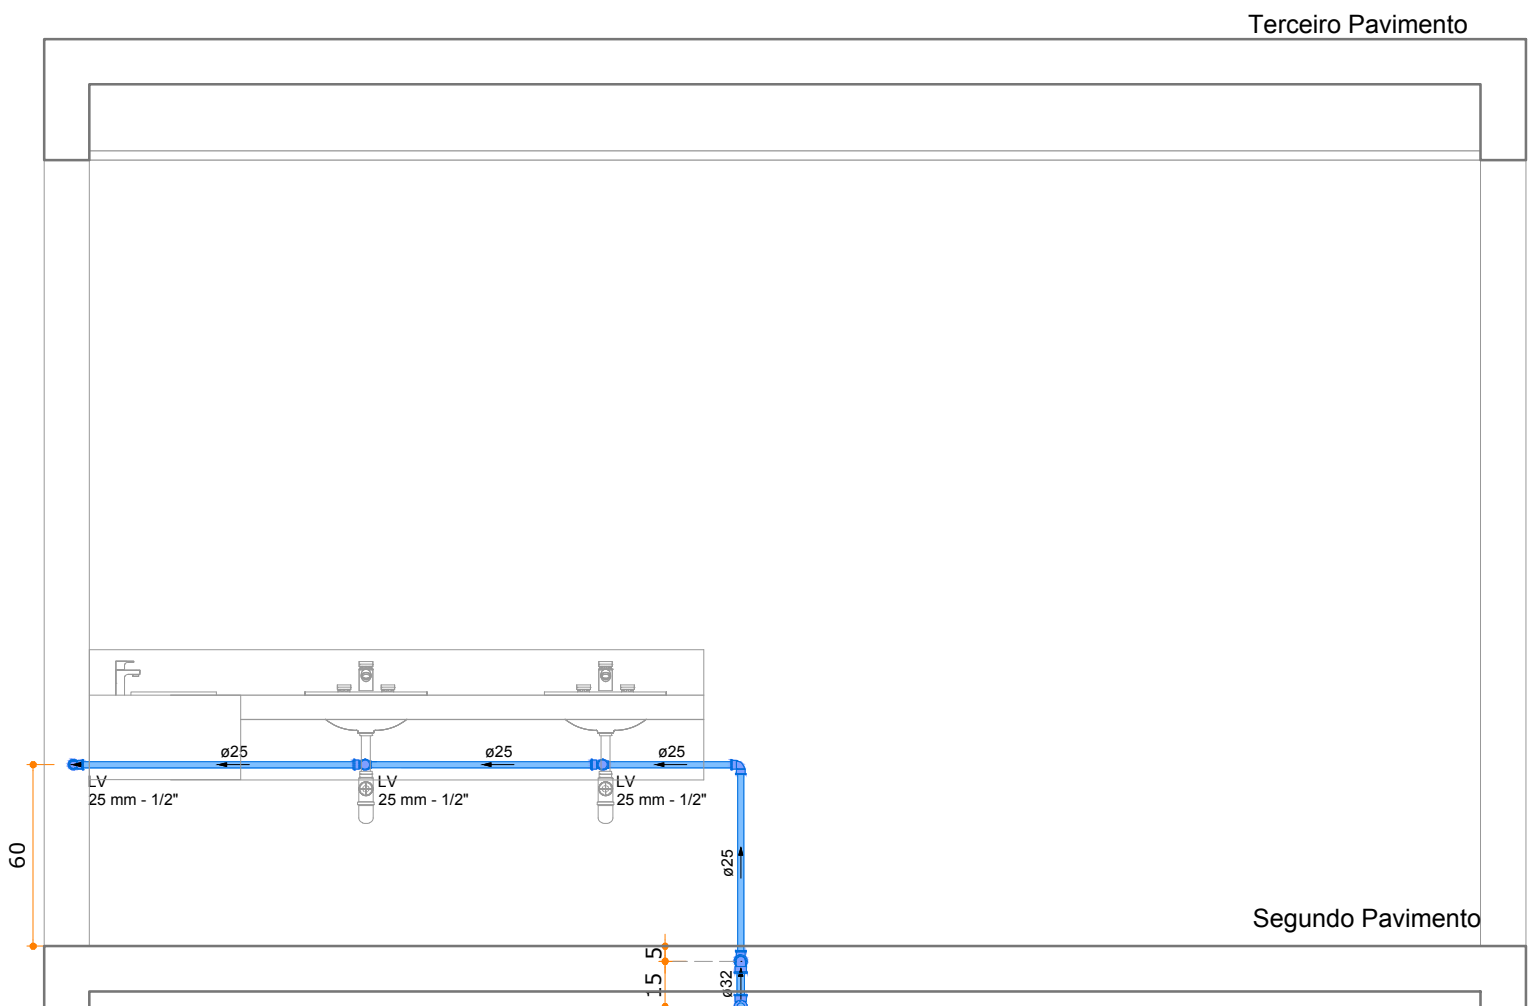

CORTE BB'
Escala | 1/25

DETALHES ISOMÉTRICOS E CORTES - ESCALA: 1/25

LEGENDA TEXTUAL			
AF	ÁGUA FRIA	PVC	POLICLORETO DE VINILA
AL	ALIMENTAÇÃO	RG	REGISTRO DE GAVETA
LV	LAVATÓRIO	TJ	TORNEIRA DE JARDIM
MLR	MÁQUINA DE LAVAR ROUPA	TLR	TANQUE DE LAVAR ROUPA
PIA	PIA DE COZINHA	VS	VASO SANITÁRIO

LEGENDA GRÁFICA	
	REGISTRO
	FLUXO

	TUBO DE ÁGUA FRIA
	TUBULAÇÃO ENTERRADA

QUADRO DE REVISÕES			
REVISÃO	DESCRIÇÃO	DATA	DESENHO
R00	EMIÇÃO INICIAL	17.06.2019	MANNA

APROVAÇÕES		
	PROPRIETÁRIO	RESPONSÁVEL TÉCNICO
	MUNICÍPIO DE ITAJAÍ CNP.J: 03.102.277/0001-52	ROBSON CARLOS SANTOS CREA/SC 062935-8
PROPRIETÁRIO: MUNICÍPIO DE ITAJAÍ		
EDIFICAÇÃO: CENTRO DE EDUCAÇÃO PROFESSOR CACILDO ROMAGNANI		
ENDEREÇO: RUA EMANOEL JOSÉ REBELLO, 60 CIDADE NOVA ITAJAÍ/SC		
PROJETO: HIDROSSANITÁRIO		ARQUIVO: 0651.HID.EX.009.DetalheAF.03.Romagnani.R00
CONTEÚDO: DETALHE AF 03 WC FEMININO 2º PAVIMENTO		ETAPA: EXECUTIVO FOLHA: ESCALA: INDICADA
MAGNUS PROJETOS CONSTRUÇÕES E REPRESENTAÇÕES COMERCIAIS LTDA CREA 088683-1 CAU 18198-6 CNPJ 09.549.705/0001-37 Rua Lauro Müller, 853 Sala 02 - Fazenda CEP 88301-401 - ITAJAÍ/SC. Fone: (47) 3349-9330 / 3348-5561 magnus@magnusengenharia.com.br		

HID-010