



PLANTA BAIXA

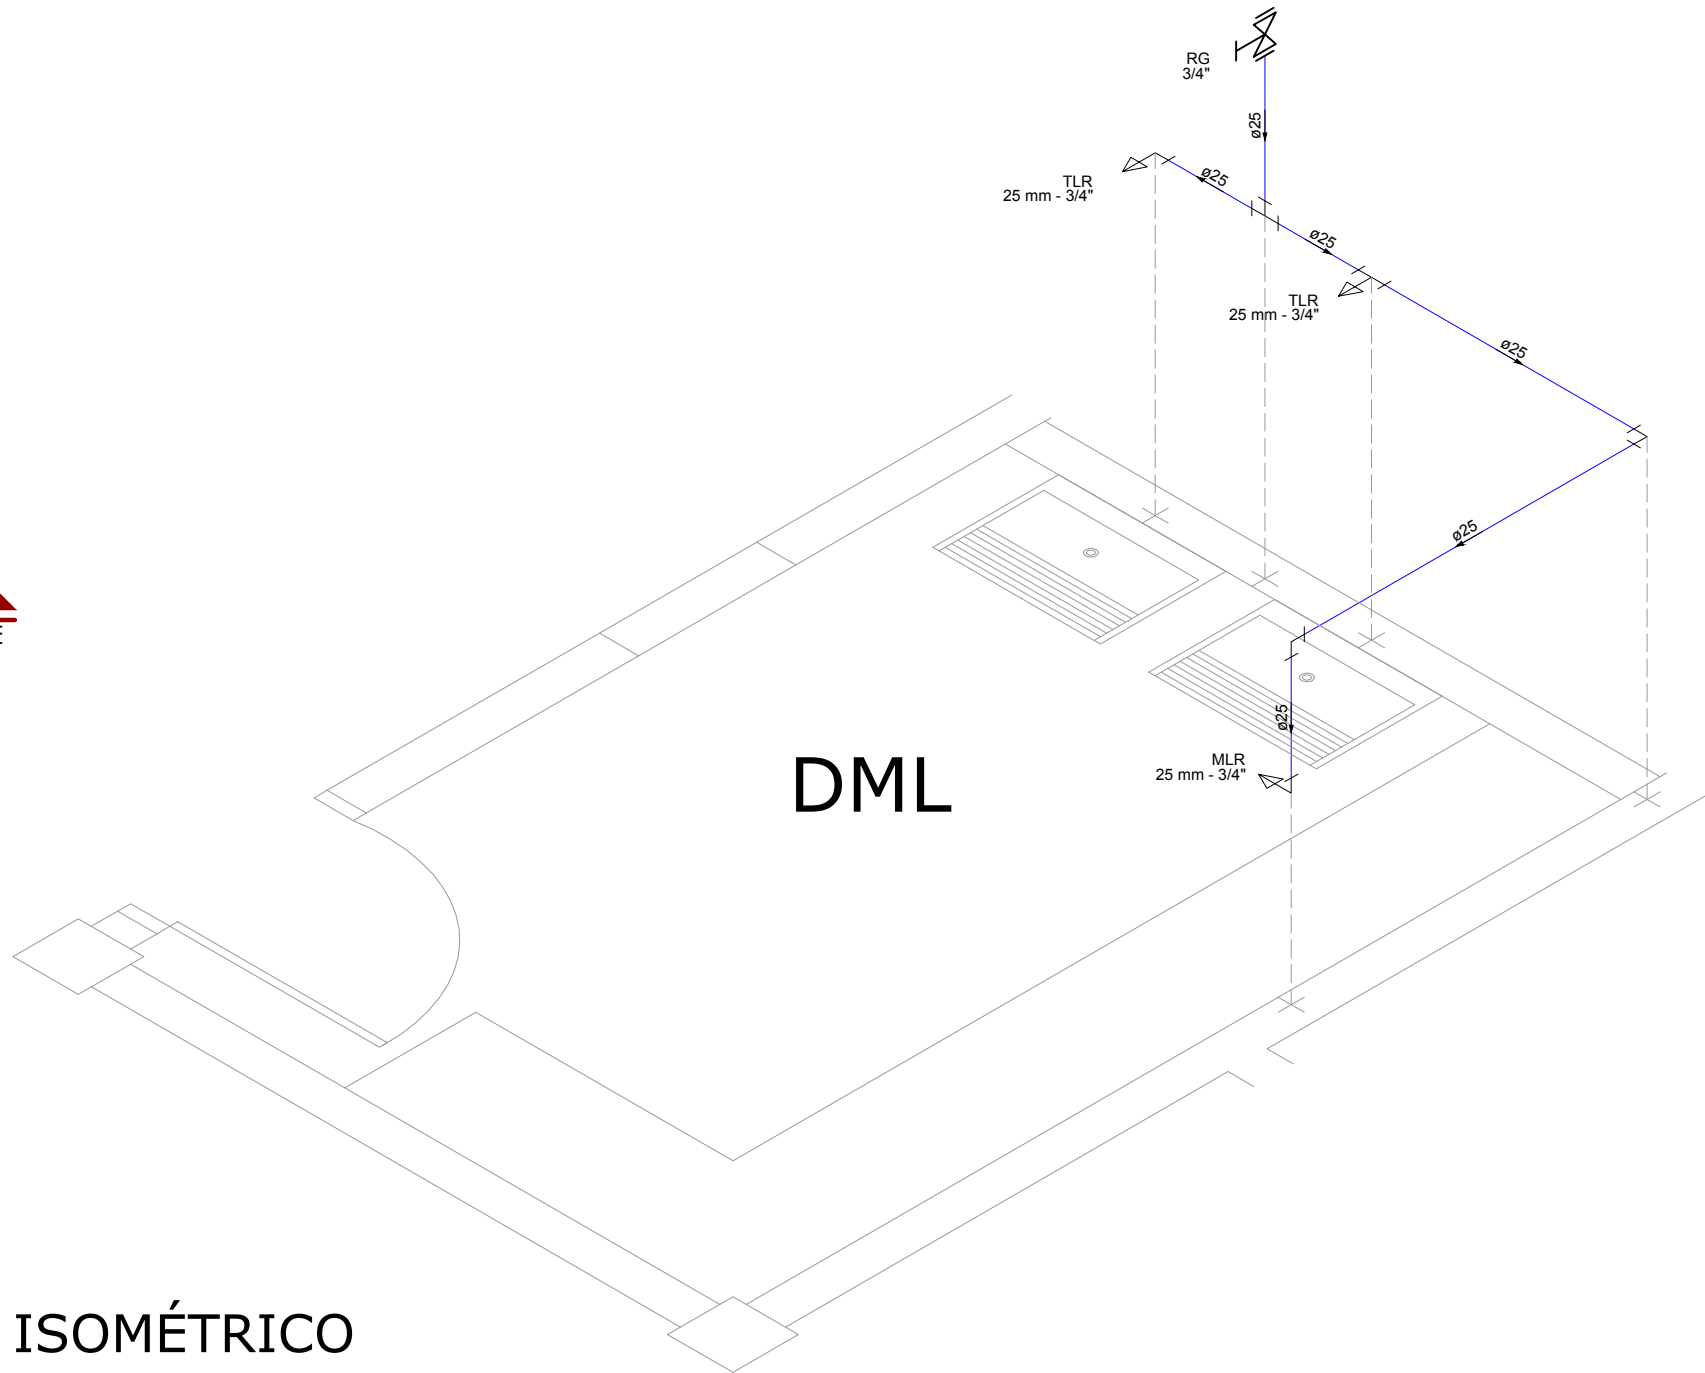


ISOMÉTRICO

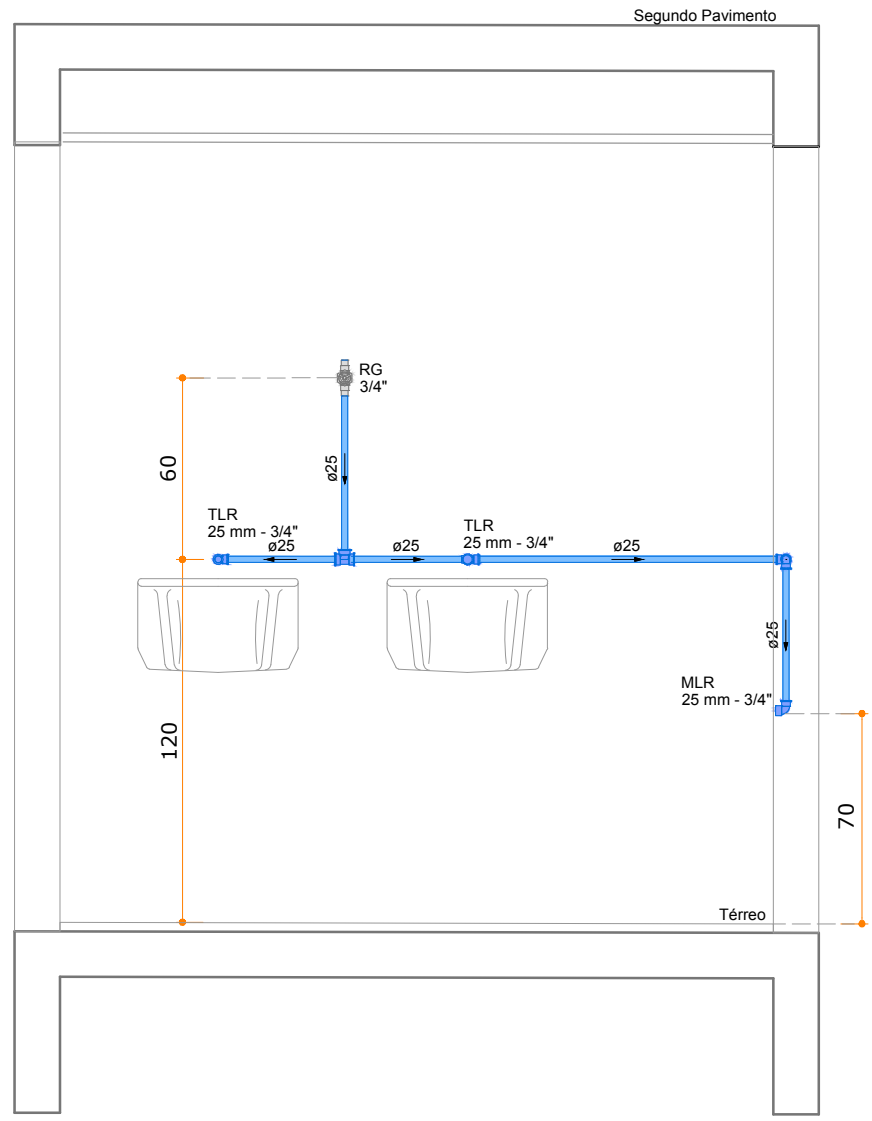


CORTE AA'


DETALHE ISOMÉTRICO E CORTE - ESCALA: 1/25

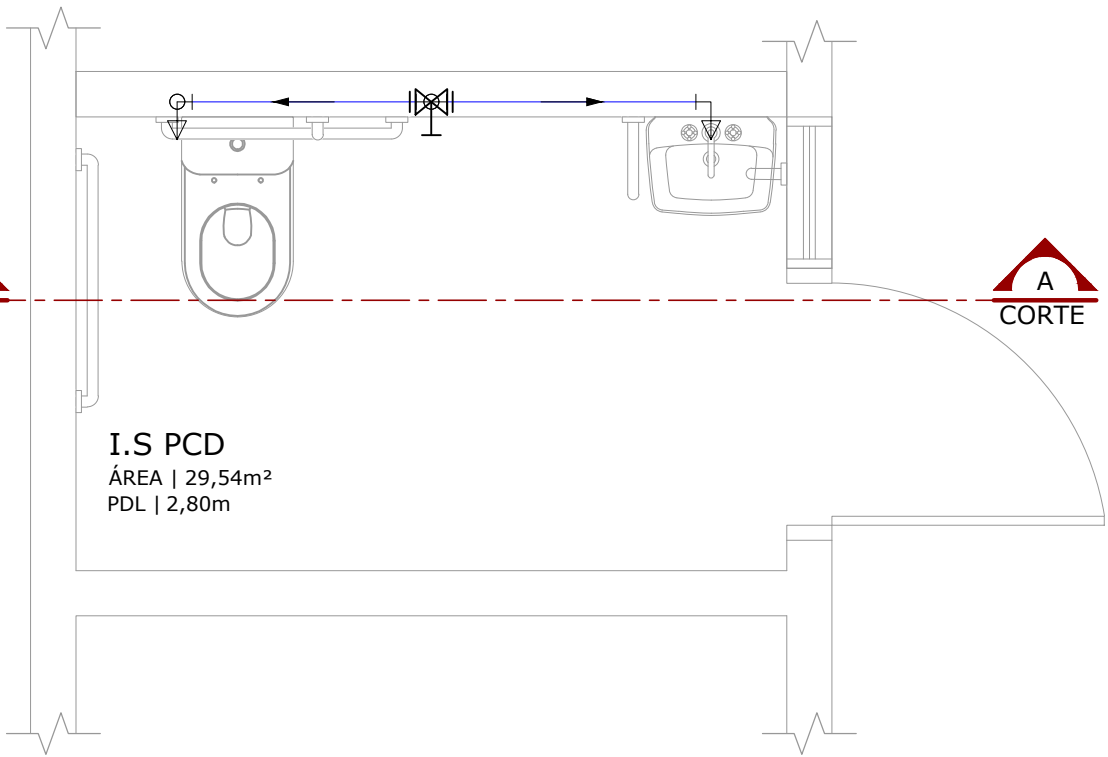

PLANTA BAIXA

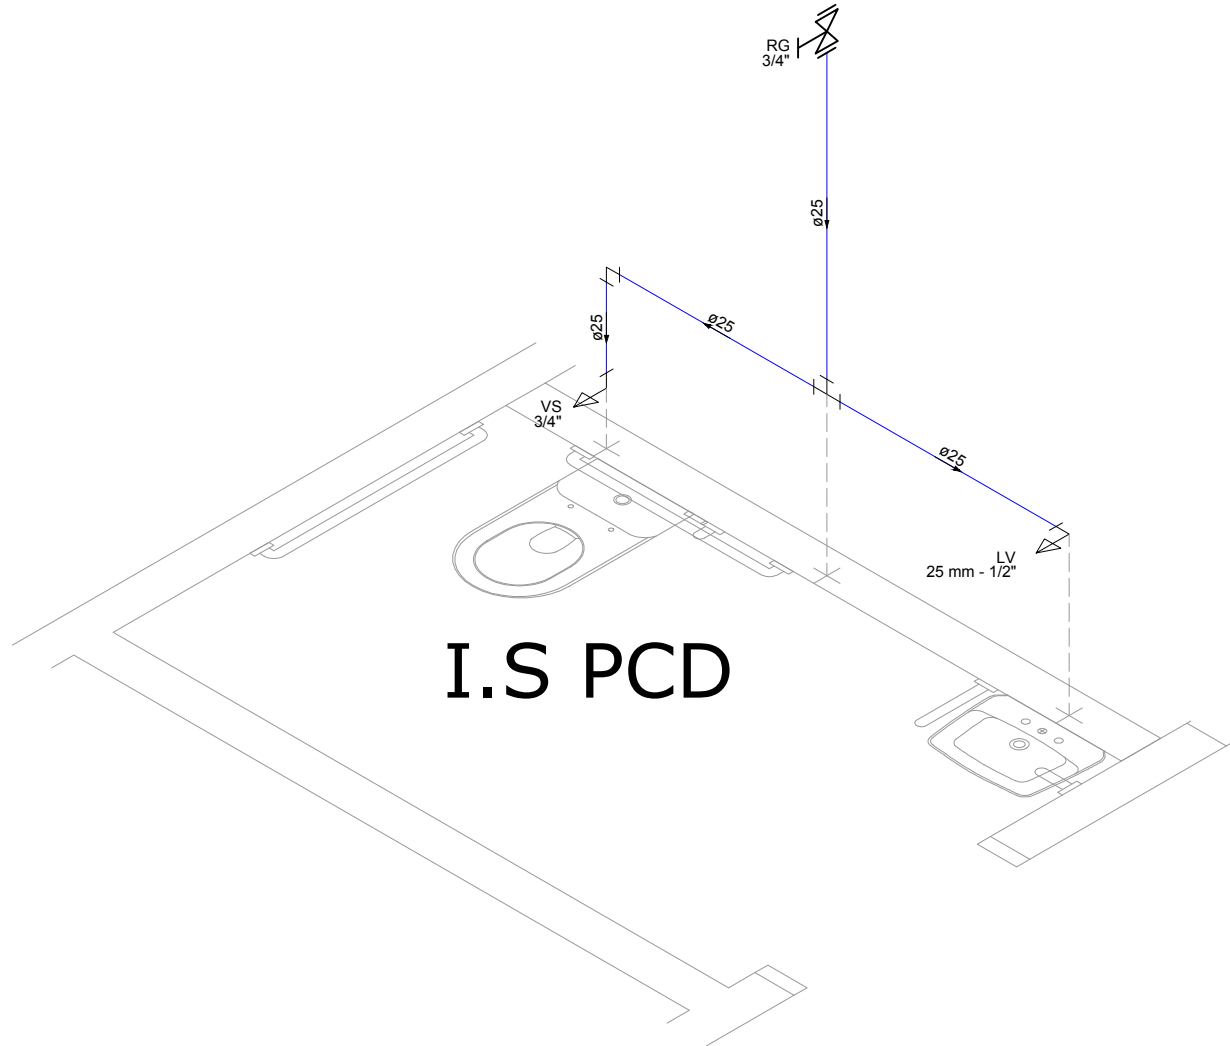

ISOMÉTRICO

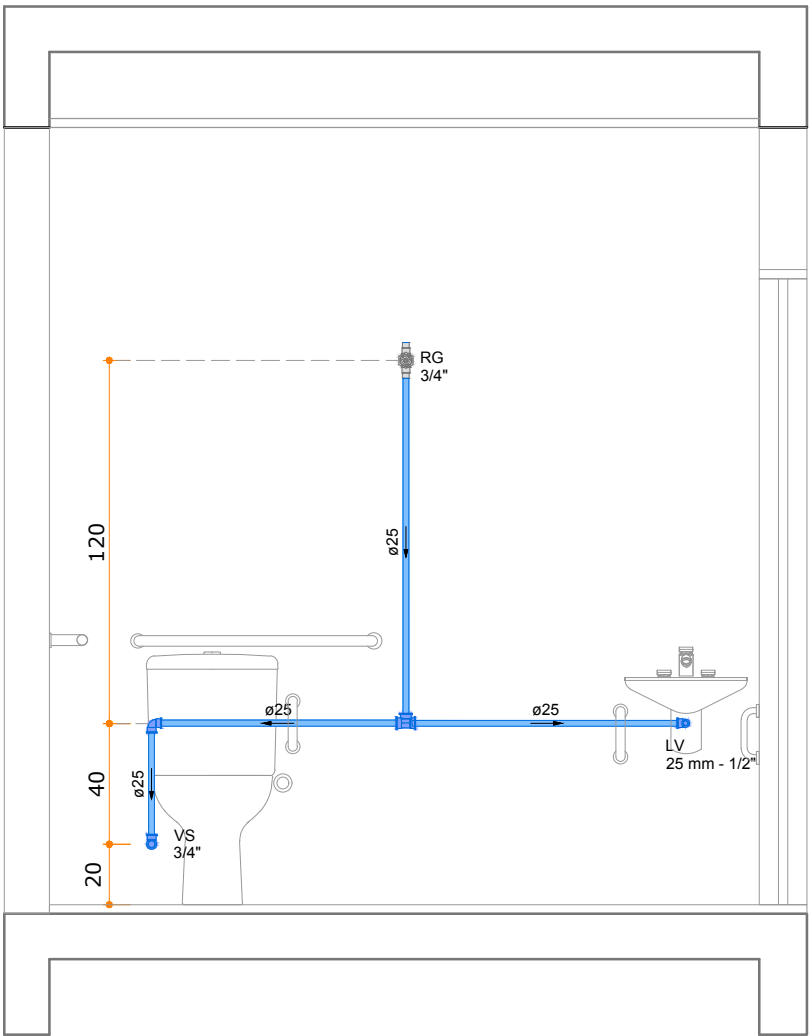

CORTE AA

DETALHE ISOMÉTRICO E CORTE - ESCALA: 1/25

LEGENDA TEXTUAL			
AF	ÁGUA FRIA	PVC	POLICLORETO DE VINILA
AL	ALIMENTAÇÃO	RG	REGISTRO DE GAVETA
LV	LAVATÓRIO	TJ	TORNEIRA DE JARDIM
MLR	MÁQUINA DE LAVAR ROUPA	TLR	TANQUE DE LAVAR ROUPA
PIA	PIA DE COZINHA	VS	VASO SANITÁRIO

LEGENDA GRÁFICA	
	REGISTRO
	FLUXO

TUBO DE ÁGUA FRIA	
TUBULAÇÃO ENTERRADA	

QUADRO DE REVISÕES			
REVISÃO	DESCRIÇÃO	DATA	DESENHO
R00	EMIÇÃO INICIAL	17.06.2019	MANNA

APROVAÇÕES		
	PROPRIETÁRIO	RESPONSÁVEL TÉCNICO
	MUNICÍPIO DE ITAJAÍ CNPJ: 03.102.277/0001-52	ROBSON CARLOS SANTOS CREA/SC 062935-8
PROJETO	MUNICÍPIO DE ITAJAÍ	
EDIFICAÇÃO	CENTRO EDUCACIONAL PROFESSOR CACILDO ROMAGNANI	
ENDEREÇO	RUA EMANOEL JOSÉ REBELLO, 60 CIDADE NOVA ITAJAÍ/SC	
PROJETO	HIDROSSANITÁRIO	ARQUIVO 0651.HID.EX.013.DetalheAF.07.Romagnani.R00
CONTEÚDO	DETALHE AF 07 D.M.L. E P.C.D. TÉRREO	ETAPA EXECUTIVO FOLHA ESCALA INDICADA
HID-013		
MAGNUS PROJETOS CONSTRUÇÕES E REPRESENTAÇÕES COMERCIAIS LTDA CREA 088683-1 CAU 18198-6 CNPJ 09.549.705/0001-37 Rua Lauro Müller, 853 Sala 02 - Fazenda CEP 88301-401 - ITAJAÍ/SC Fone: [47] 3349-9330 / 3348-5561 magnus@magnusengenharia.com.br		