



PLANTA BAIXA

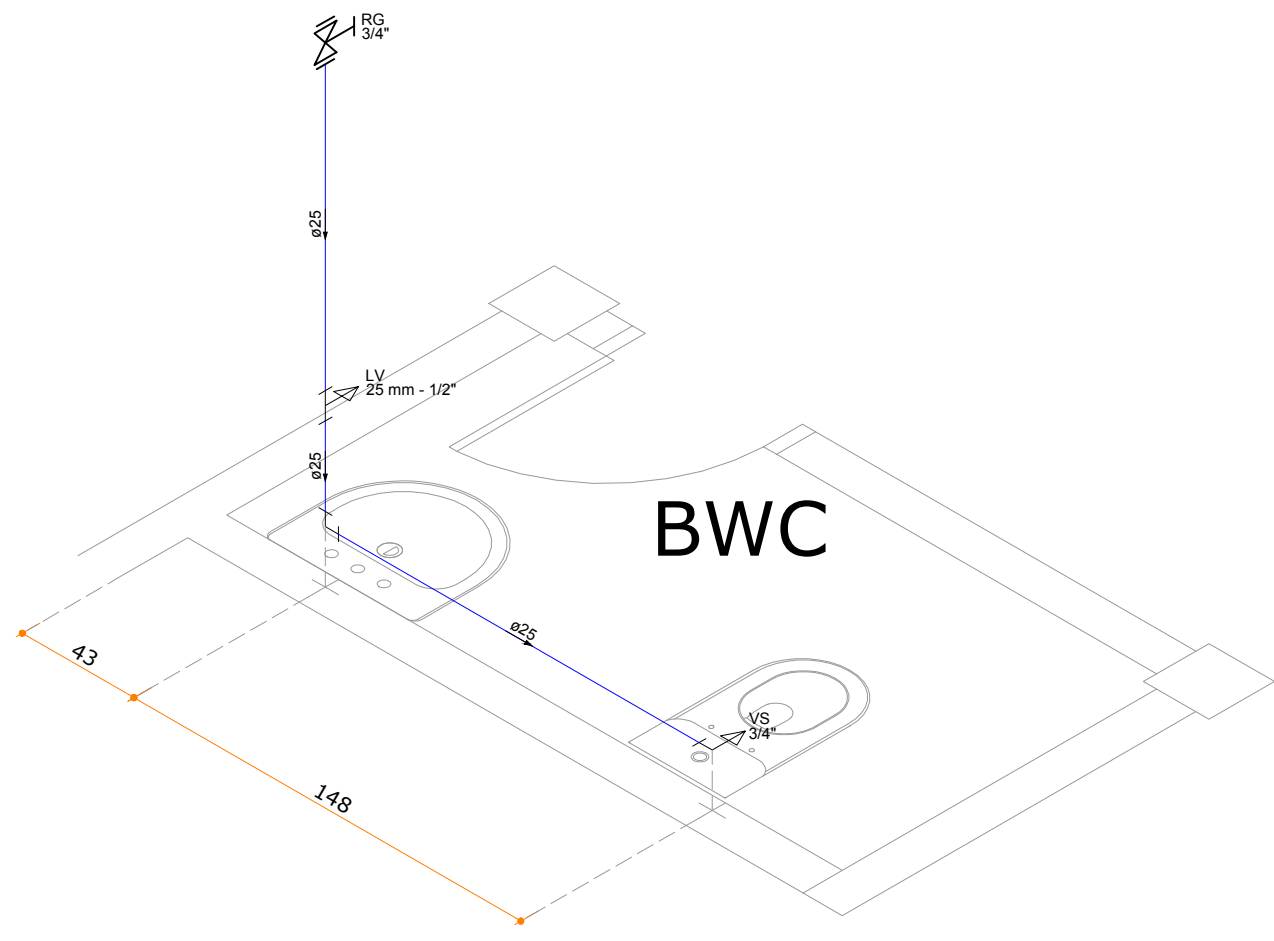


ISOMÉTRICO

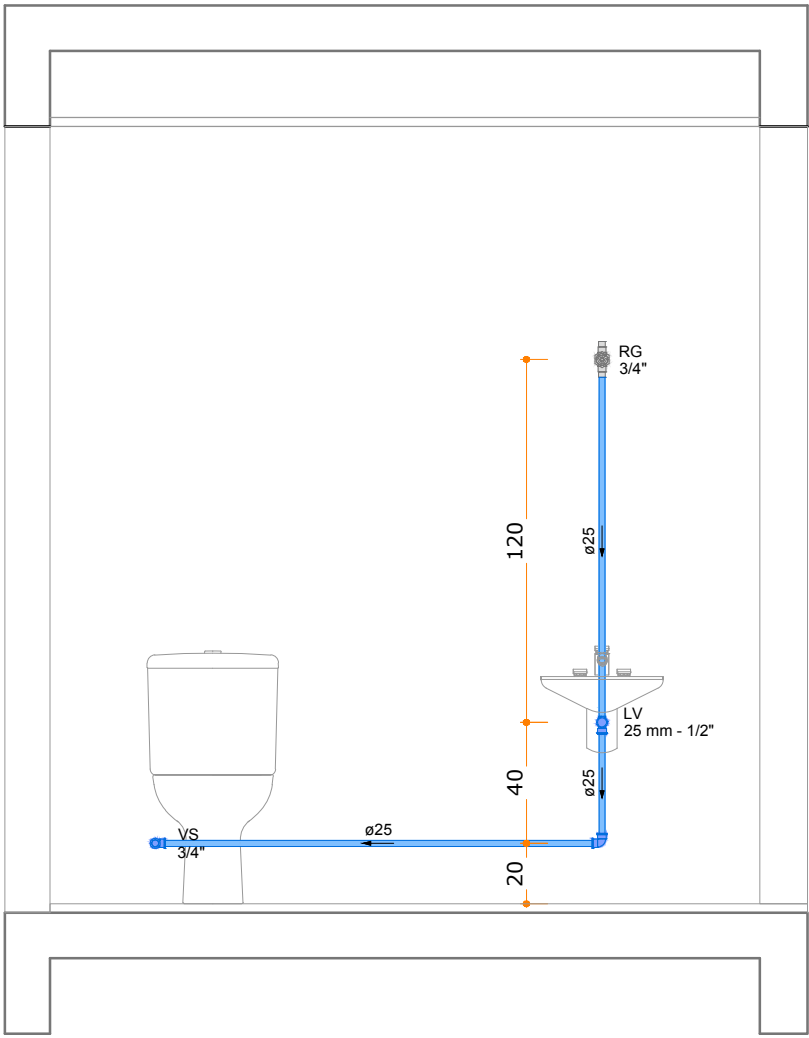


CORTE AA


DETALHE ISOMÉTRICO E CORTE - ESCALA: 1/25

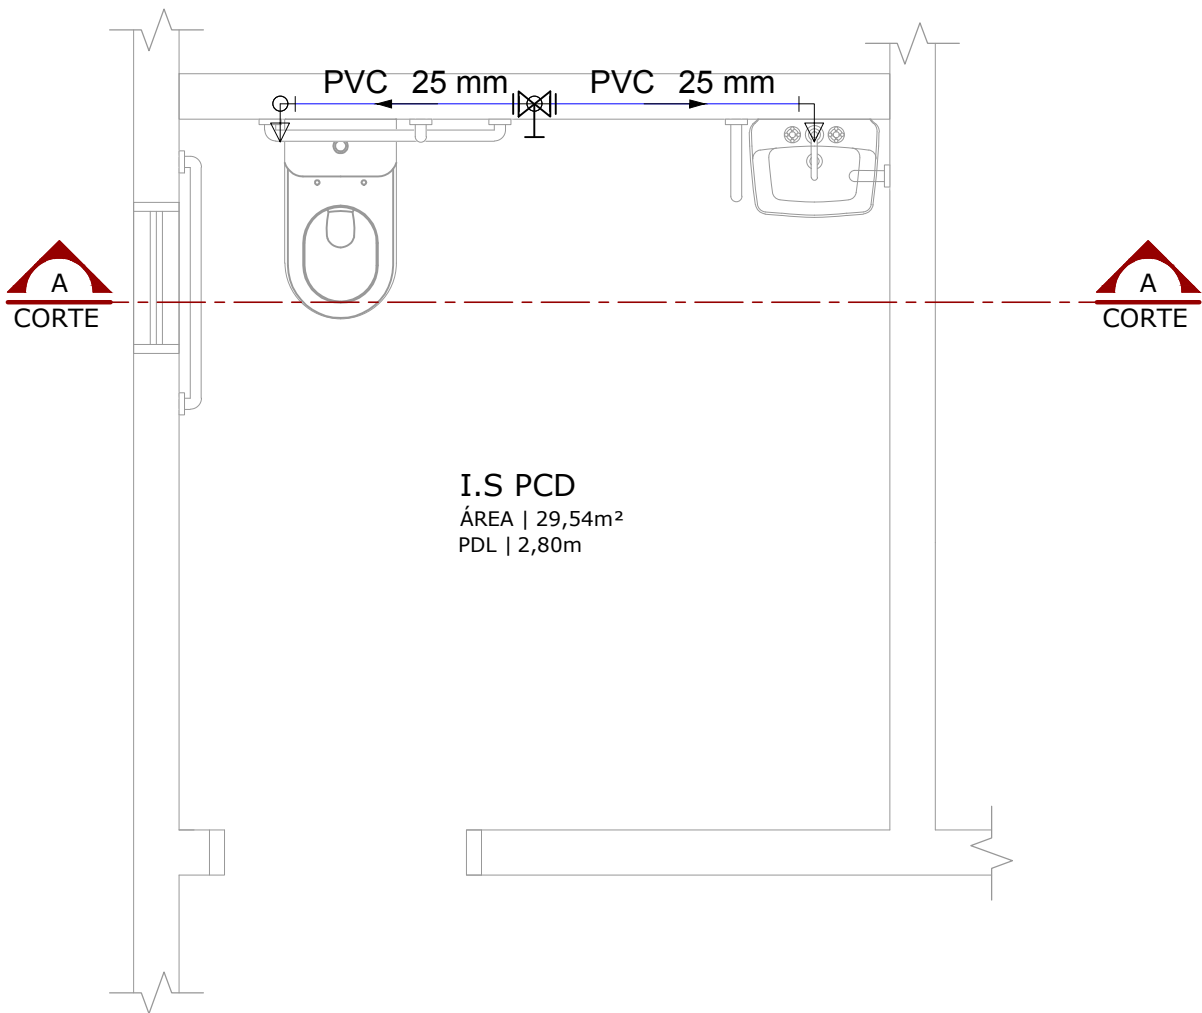

PLANTA BAIXA

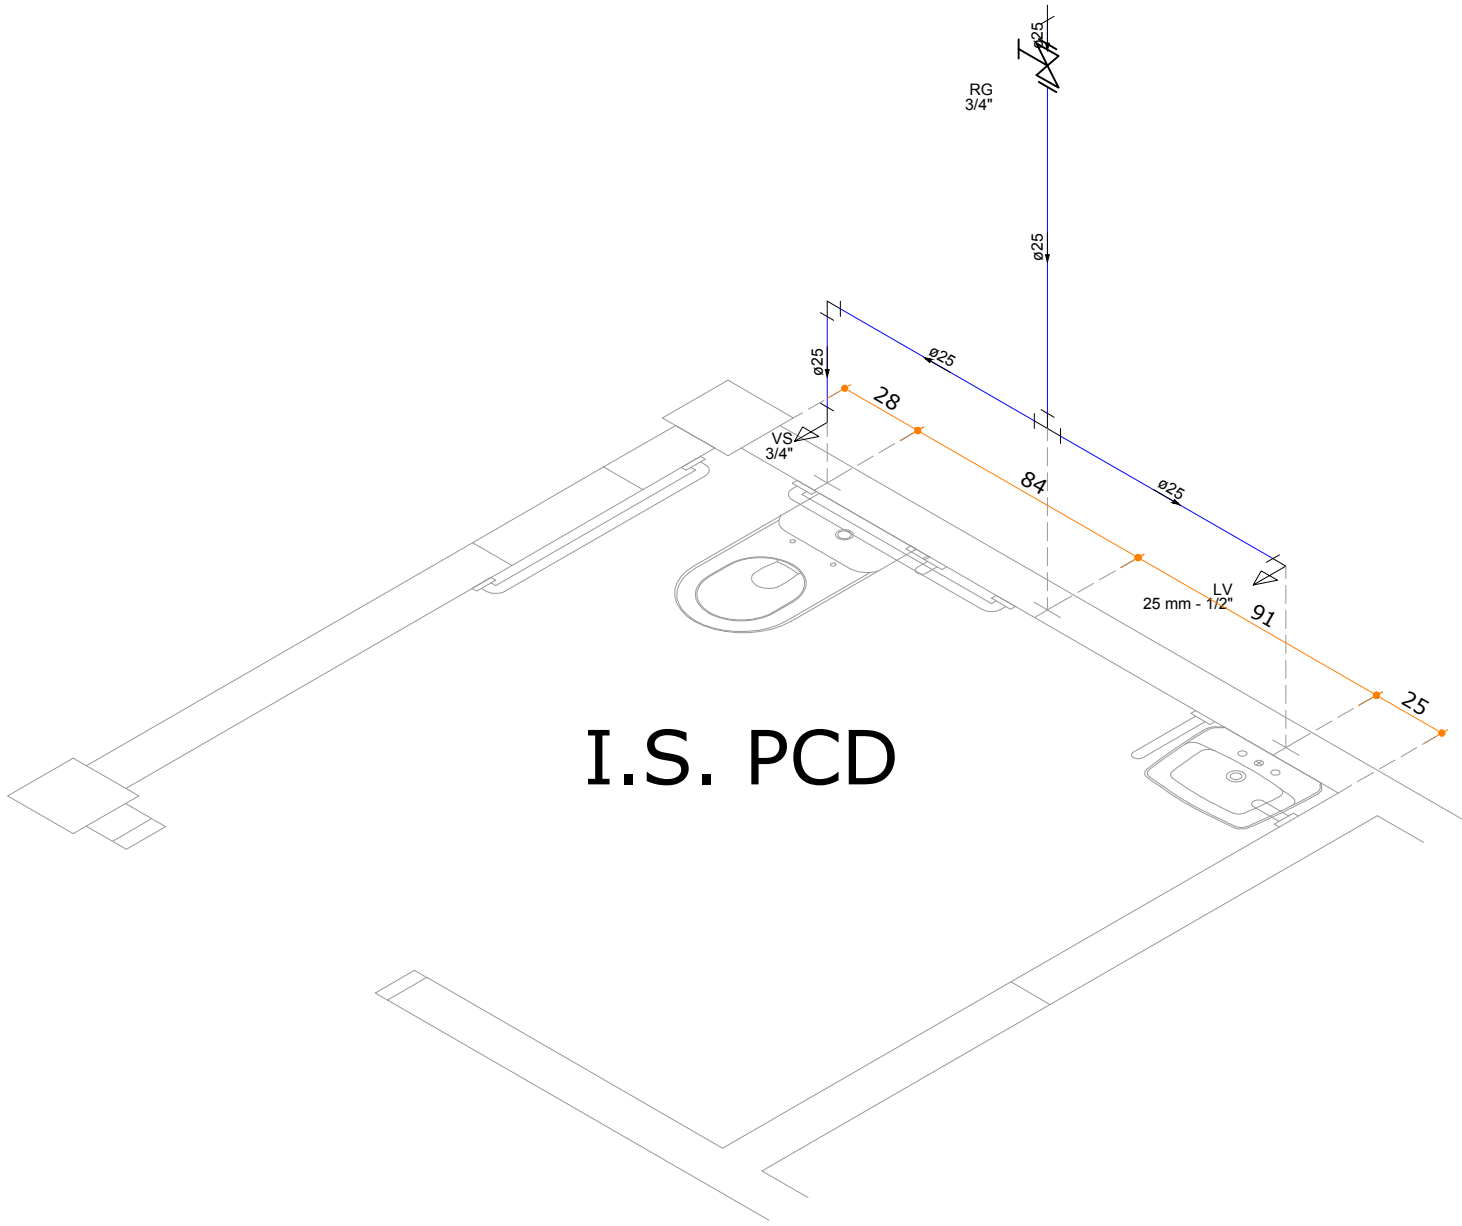

ISOMÉTRICO

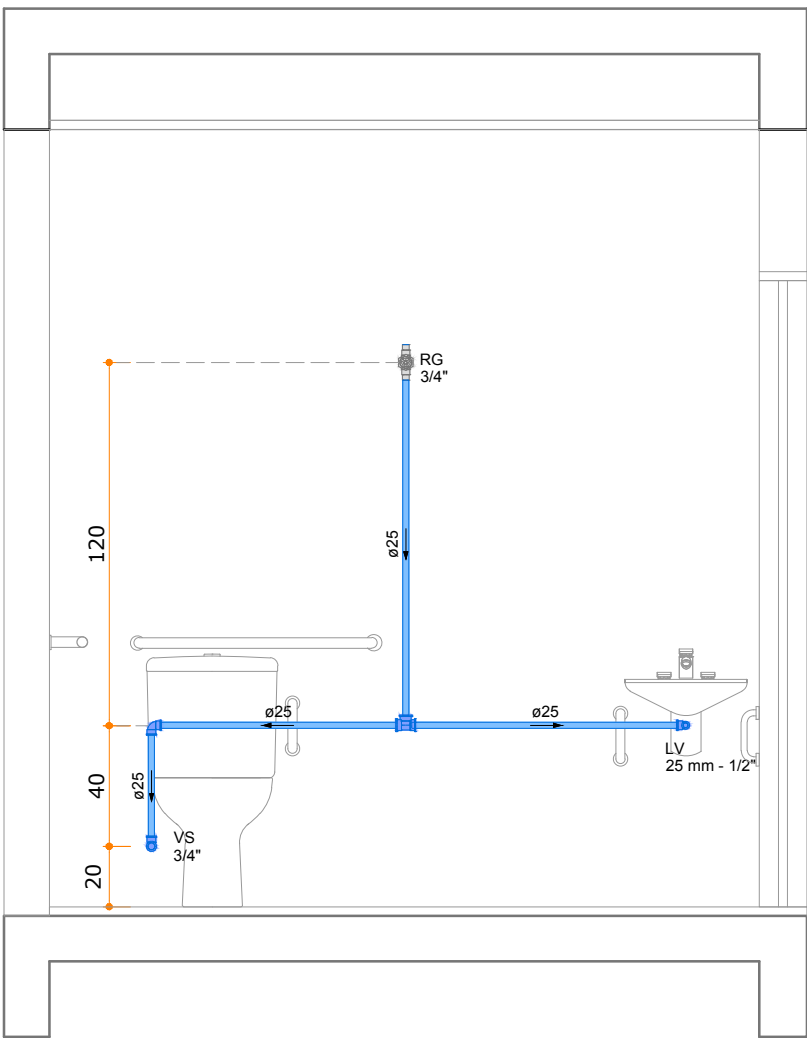

CORTE AA

DETALHE ISOMÉTRICO E CORTE - ESCALA: 1/25

LEGENDA TEXTUAL			
AF	ÁGUA FRIA	PVC	POLICLORETO DE VINILA
AL	ALIMENTAÇÃO	RG	REGISTRO DE GAVETA
LV	LAVATÓRIO	TJ	TORNEIRA DE JARDIM
MLR	MÁQUINA DE LAVAR ROUPA	TLR	TANQUE DE LAVAR ROUPA
PIA	PIA DE COZINHA	VS	VASO SANITÁRIO

LEGENDA GRÁFICA	
	REGISTRO
	FLUXO
	TUBO DE ÁGUA FRIA
	TUBULAÇÃO ENTERRADA

QUADRO DE REVISÕES			
REVISÃO	DESCRIÇÃO	DATA	DESENHO
R00	EMISSÃO INICIAL	17.06.2019	DANNA

APROVAÇÕES		
	PROPRIETÁRIO	RESPONSÁVEL TÉCNICO
	MUNICÍPIO DE ITAJAÍ CNPJ 83102277/0001-52	ROBSON CARLOS SANTOS CREA/SC 062935-8
	PROPRIETÁRIO: MUNICÍPIO DE ITAJAÍ	
	EDIFICAÇÃO: CENTRO DE EDUCAÇÃO PROFESSOR CACILDO ROMAGNANI	
	ENDEREÇO: RUA EMANOEL JOSÉ REBELLO, 60 CIDADE NOVA ITAJAÍ/SC	
	PROJETO: HIDROSSANITÁRIO	ARQUIVO: 0651.HID.EX.014.DetalheAF.08.Romagnani.R00
	CONTEÚDO: DETALHE AF 08 BWC BIBLIOTECA E I.S. P.C.D. TÉRREO	ETAPA: EXECUTIVO ESCALA: INDICADA
	FOLHA: HID-014	
	<small>MAGNUS PROJETOS CONSTRUÇÕES E REPRESENTAÇÕES COMERCIAIS LTDA CREA 088683-1 CAU 18198-6 CNPJ 09.549.705/0001-37 Rua Lauro Müller, 853 Sala 02 - Fazenda CEP 88301-401 - ITAJAÍ/SC. Fone: (47) 3349-9330 / 3348-5561 magnus@magnusengenharia.com.br</small>	