



PLANTA BAIXA

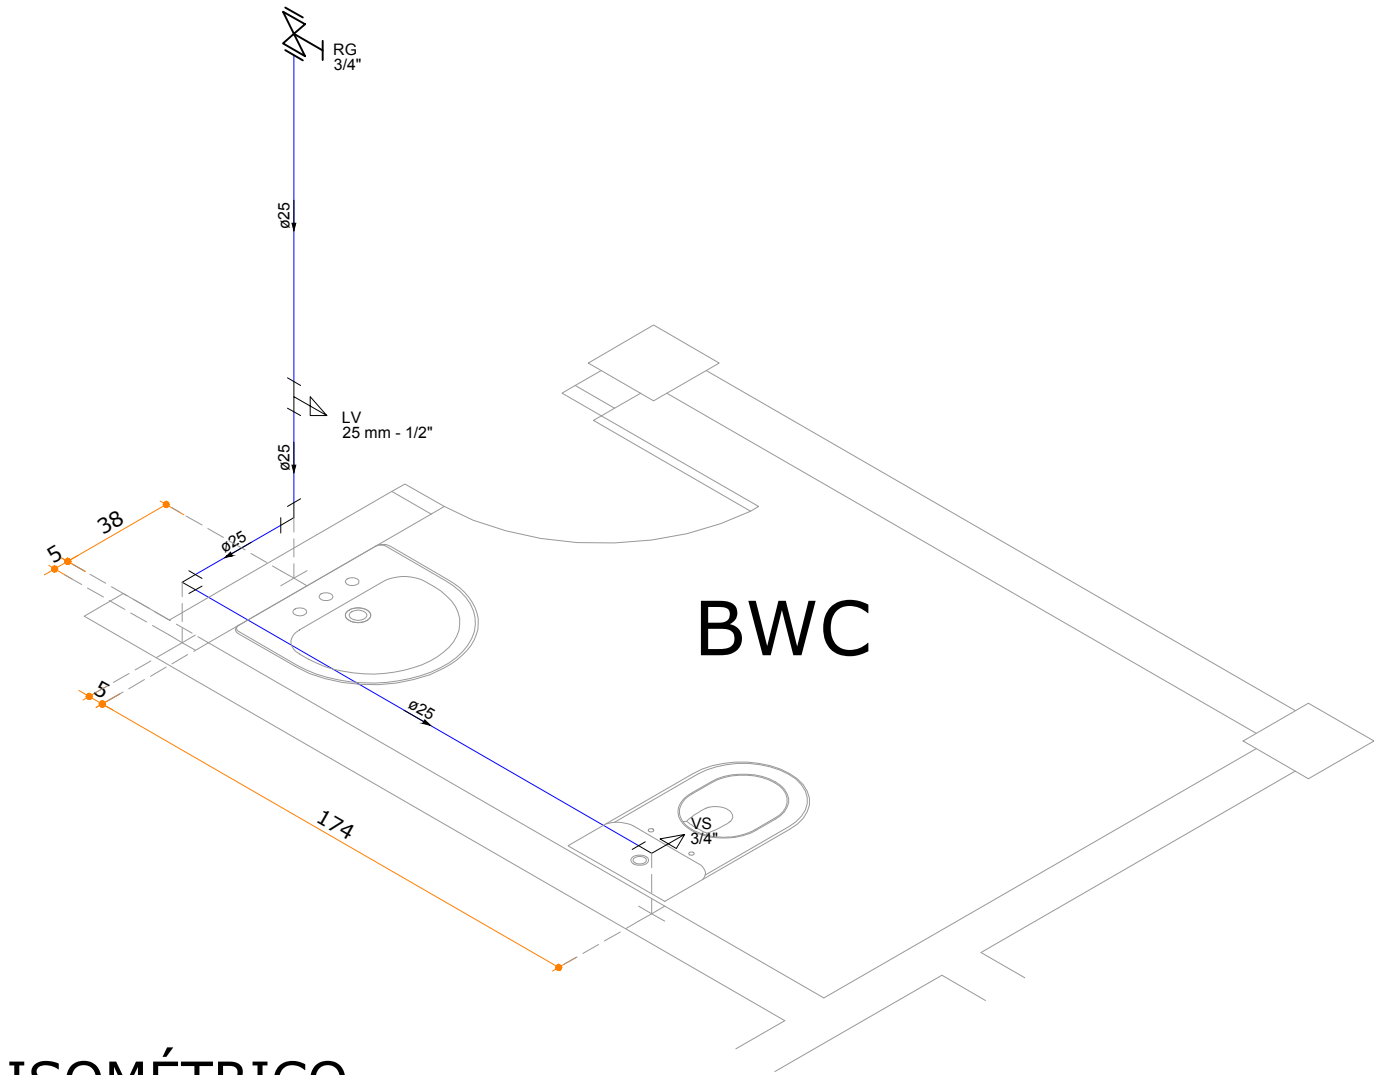


ISOMÉTRICO

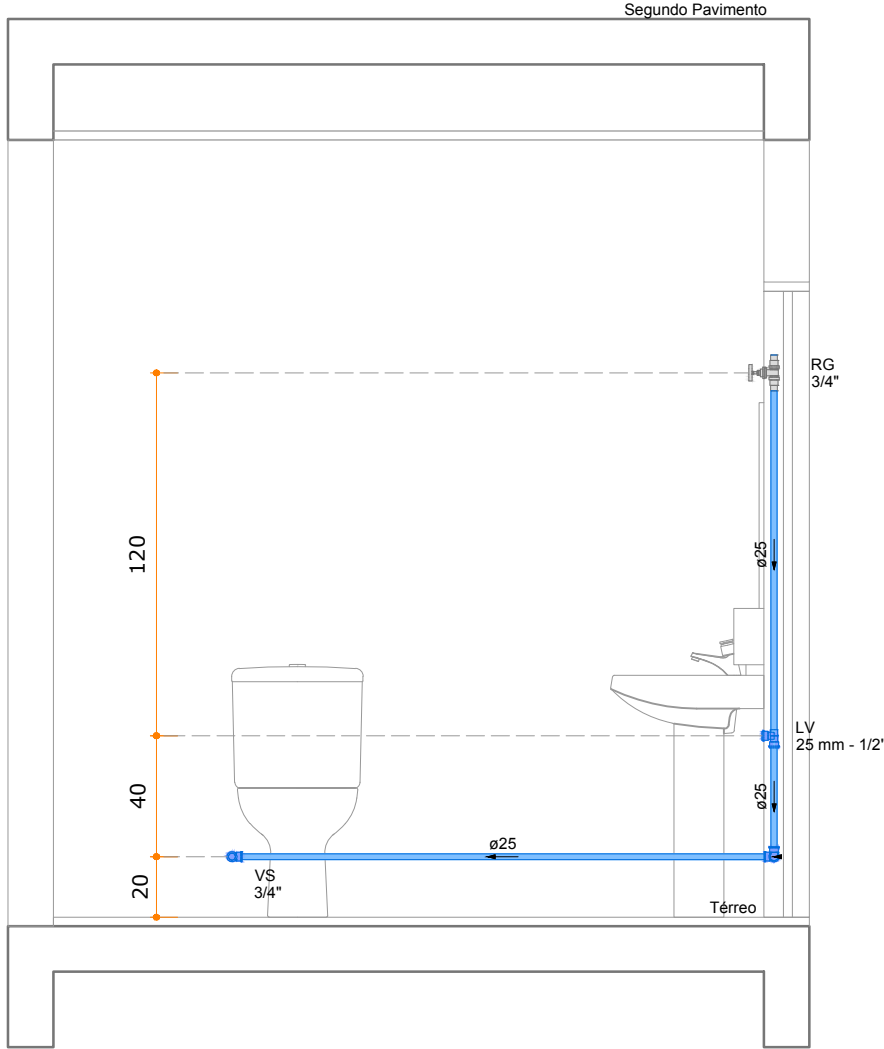


CORTE AA

DETALHE ISOMÉTRICO E CORTE - ESCALA: 1/25

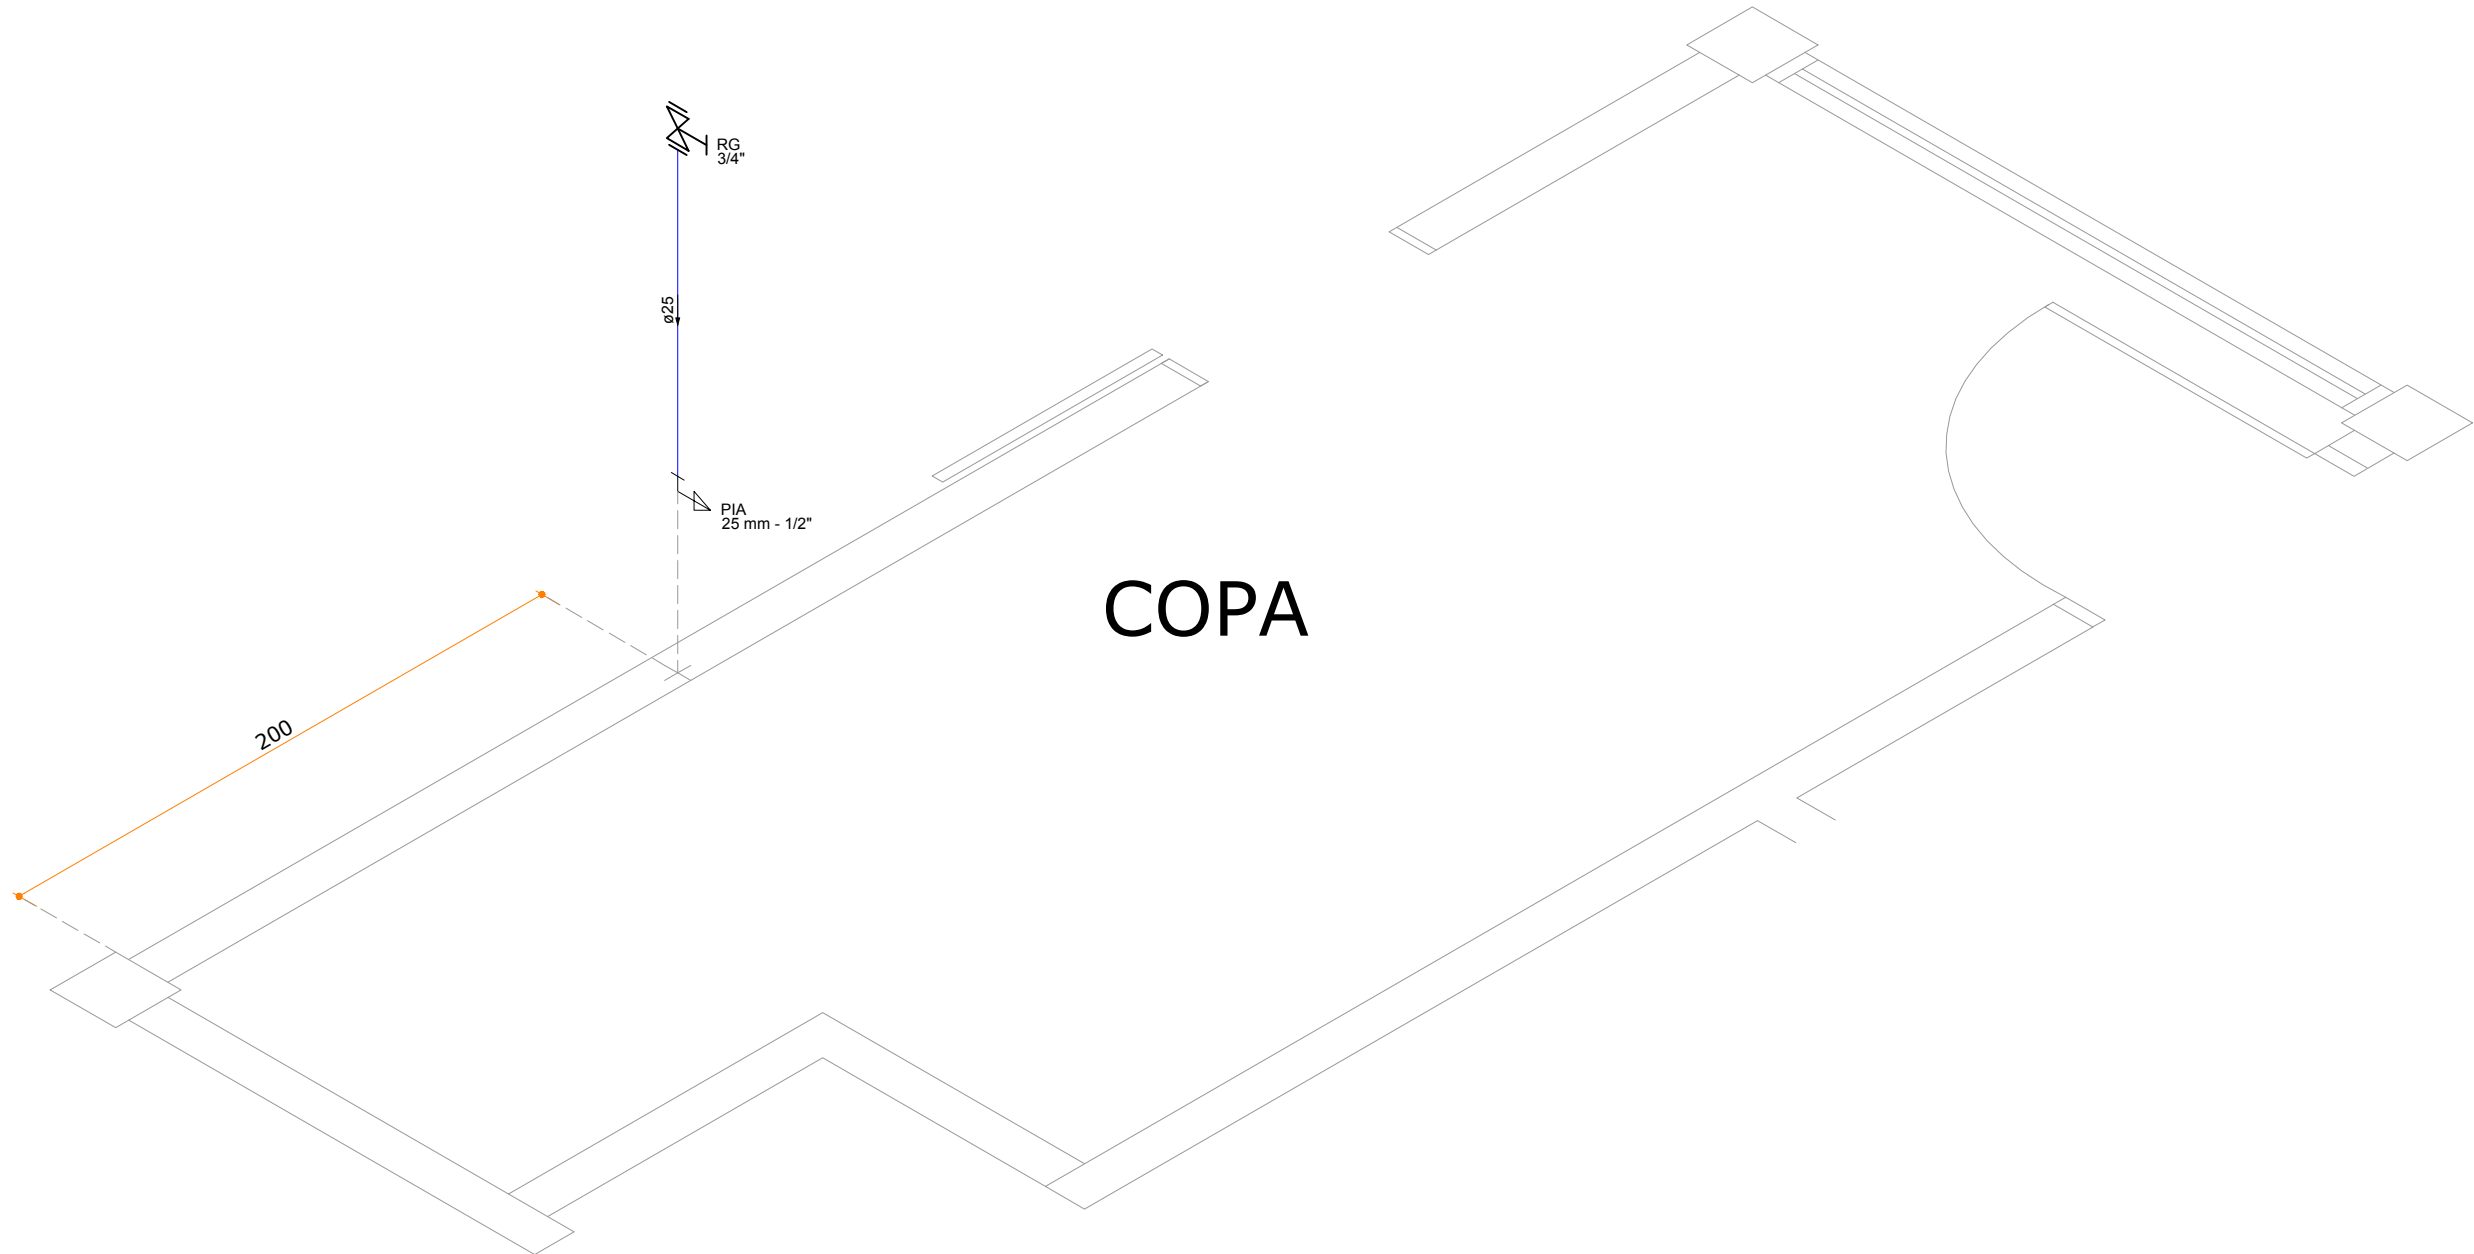

COPA

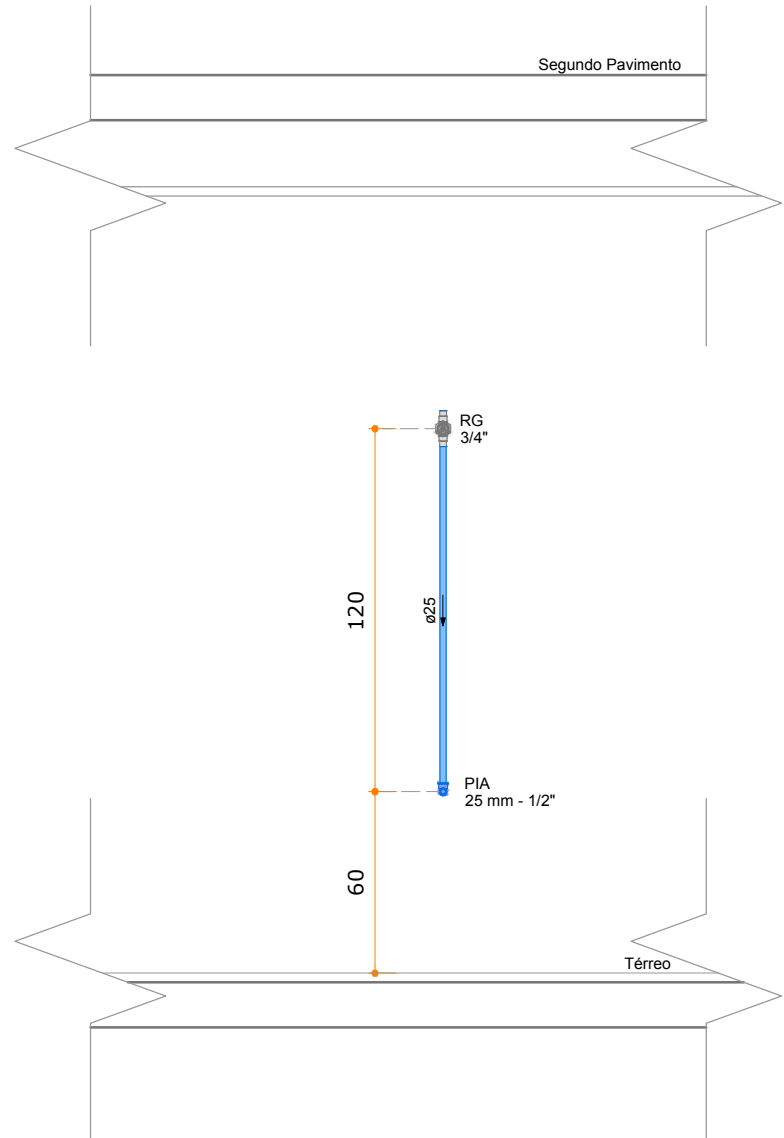

DETALHE ISOMÉTRICO E CORTE - ESCALA: 1/25

LEGENDA TEXTUAL

AF	ÁGUA FRIA	PVC	POLICLORETO DE VINILA
AL	ALIMENTAÇÃO	RG	REGISTRO DE GAVETA
LV	LAVATÓRIO	TJ	TORNEIRA DE JARDIM
MLR	MÁQUINA DE LAVAR ROUPA	TLR	TANQUE DE LAVAR ROUPA
PIA	PIA DE COZINHA	VS	VASO SANITÁRIO

LEGENDA GRÁFICA

	REGISTRO	TUBO DE ÁGUA FRIA TUBULAÇÃO ENTERRADA
	FLUXO	

QUADRO DE REVISÕES

REVISÃO	DESCRIÇÃO	DATA	DESENHO
R00	EMIÇÃO INICIAL	17.06.2019	MANNA

APROVAÇÕES

MUNICÍPIO DE ITAJAÍ  
CNPJ: 83.102.277/0001-52

ROBSON CARLOS SANTOS  
CREA/SC 062935-8

PROPRIETÁRIO

MUNICÍPIO DE ITAJAÍ

EDIFICAÇÃO

CENTRO EDUCACIONAL PROFESSOR CACILDO ROMAGNANI

ENDEREÇO

RUA EMANOEL JOSÉ REBELLO, 60  
CIDADE NOVA | ITAJAÍ/SC

PROJETO

HIDROSSANITÁRIO

CONTEÚDO

DETALHE AF 09 | BWC ADM E COPA.  
TÉRREO

ARQUIVO

0651.HID.EX.015.DetalheAF.09.Romagnani.R00

ETAPA

EXECUTIVO

FOLHA

INDICADA

HID-015

MAGNUS PROJETOS CONSTRUÇÕES E REPRESENTAÇÕES COMERCIAIS LTDA | CREA 088683-1 | CAU 18198-6 | CNPJ 09.549.705/0001-37  
Rua Lauro Müller, 853 | Sala 02 - Fazenda | CEP 88301-401 - ITAJAÍ/SC. Fone: (47) 3349-9330 / 3348-5561 | magnus@magnusengenharia.com.br