



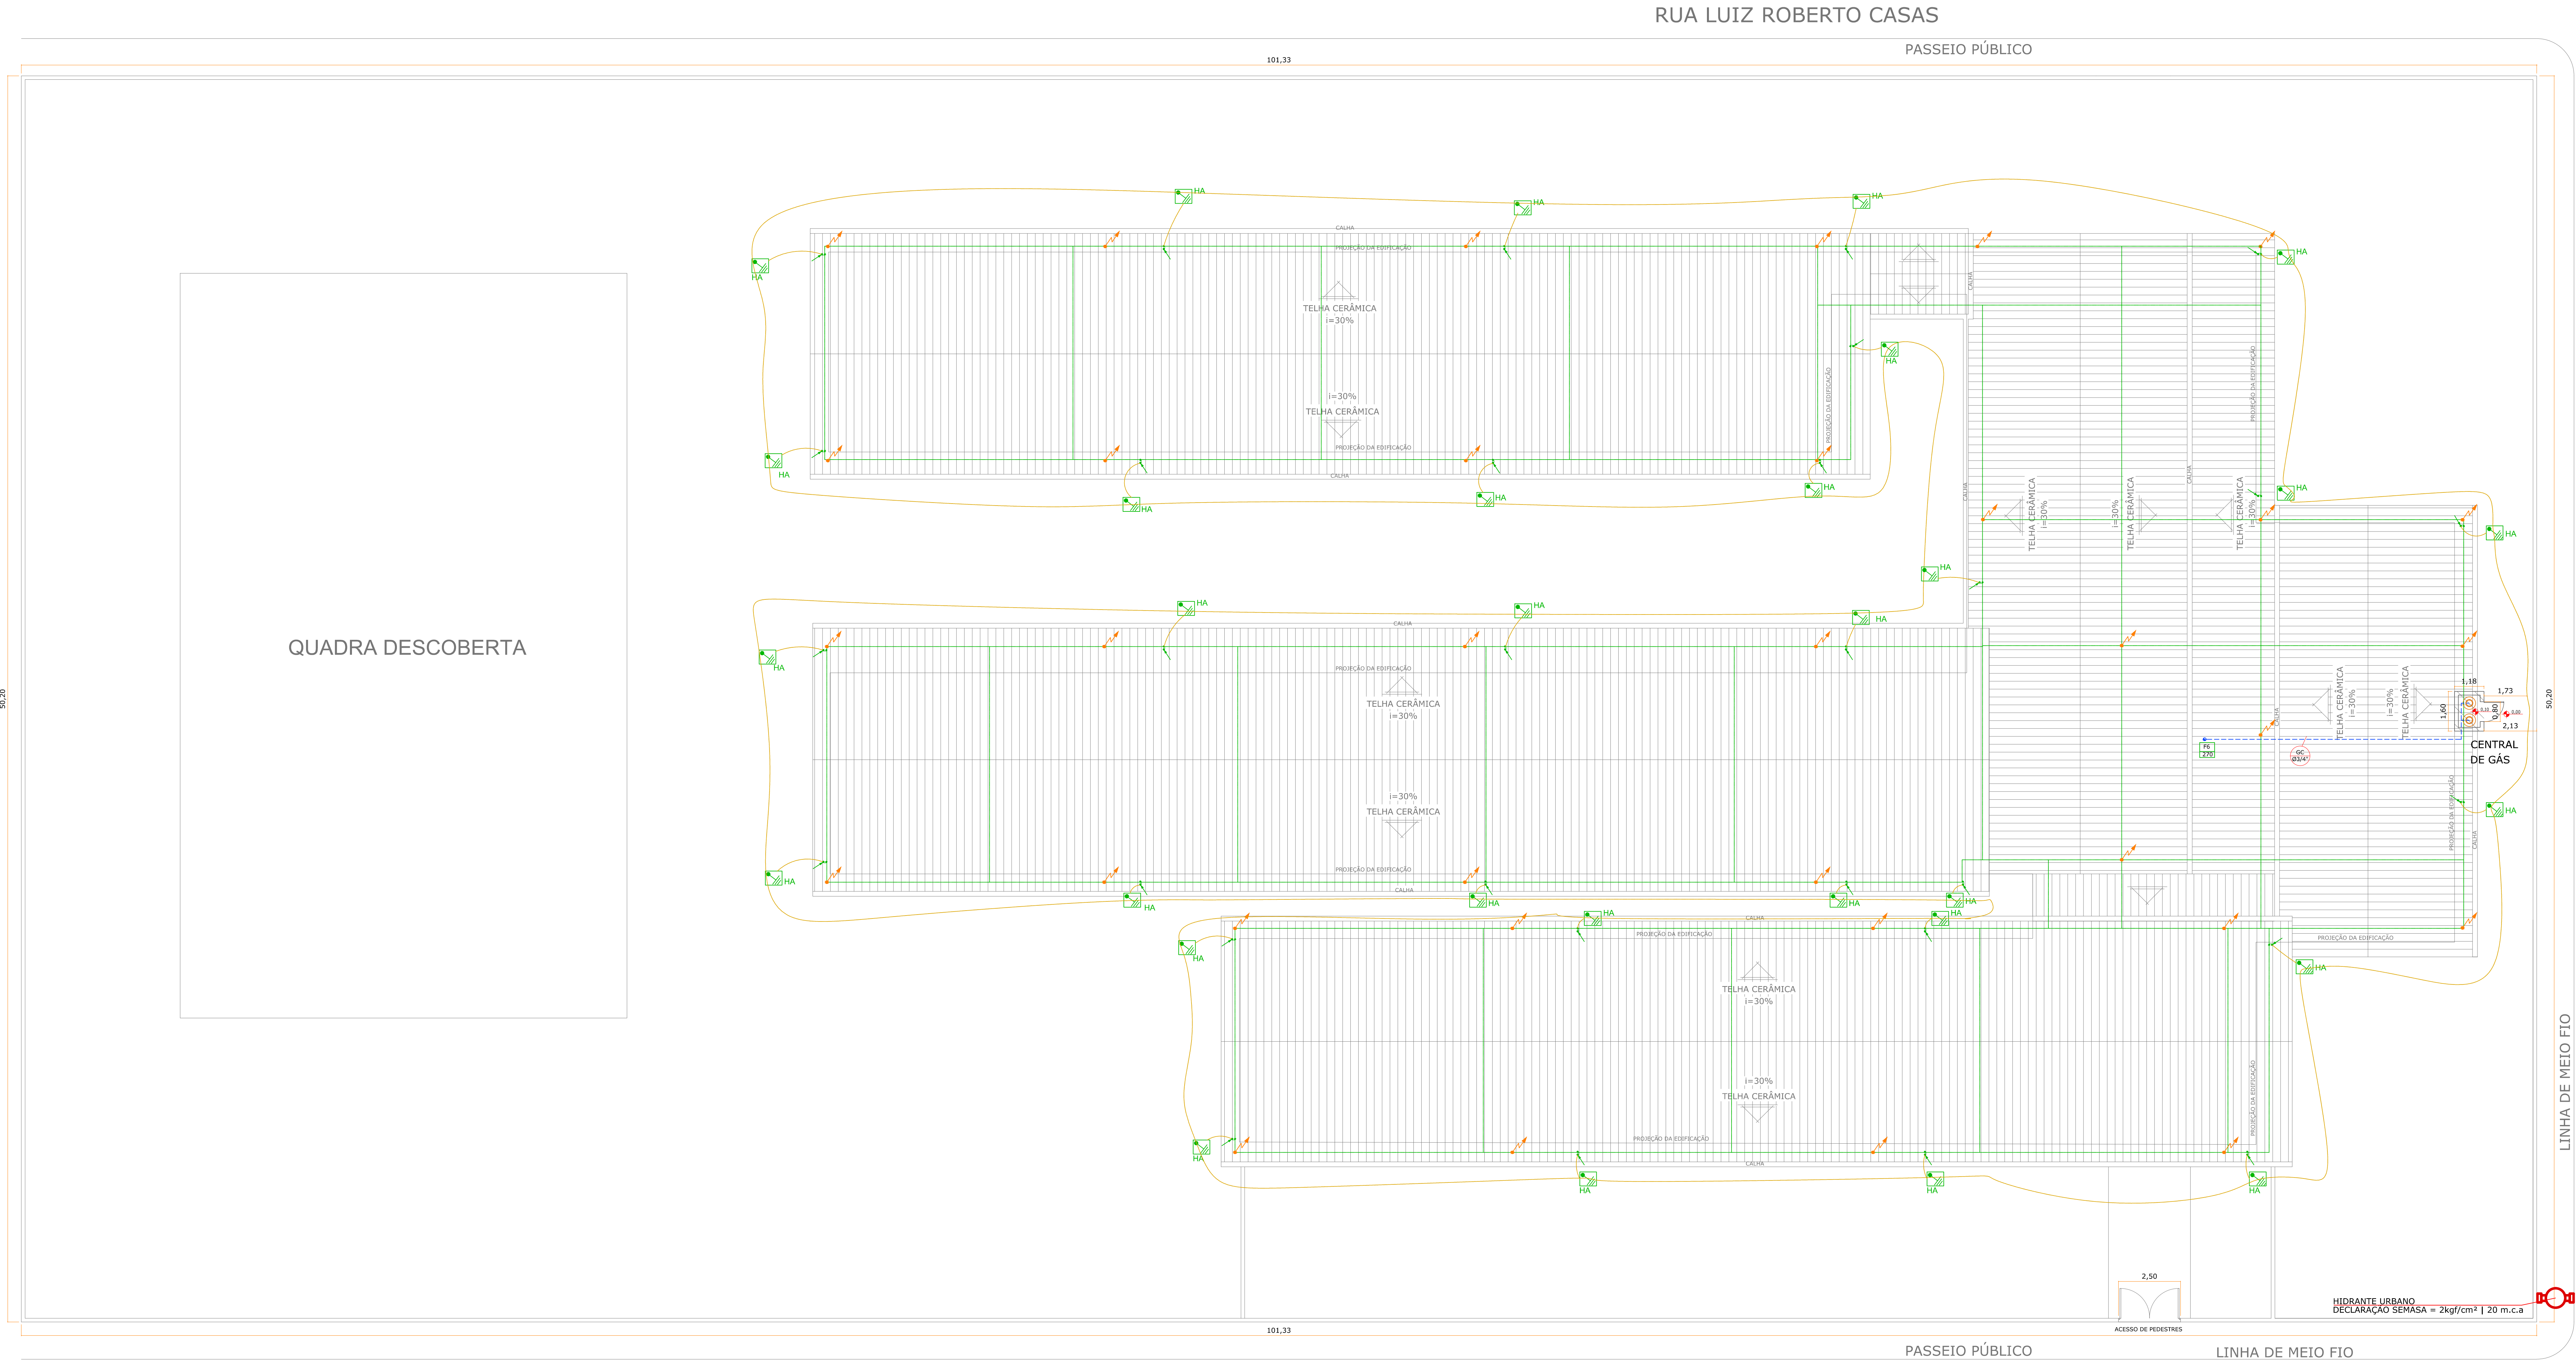

LOCAÇÃO (cobertura)
Escala - 1:100

LEGENDA			
SÍMBOLOGIA	DESCRIÇÃO ESPECIFICAÇÃO	SÍMBOLOGIA	DESCRIÇÃO ESPECIFICAÇÃO
ILUMINAÇÃO DE EMERGÊNCIA		EXTINTORES	
	BLOCO AUTÔNOMO PARA ILUMINAÇÃO DE EMERGÊNCIA, COM LEDS, 1x30.		EXTINTOR DE PÓ QUÍMICO SECO (PQS) DE 6,8 kg
SINALIZAÇÃO E ABANDONO DE LOCAL		GÁS CANALIZADO	
	PLACA DE SAÍDA AUTÔNOMA, FACE SIMPLES LÊTO, COM SUPORTE TÍPICO NA PAREDE.		FUGA À GÁS E ROÇAS SEMI-INDUSTRIAL 270x140x100
	PLACA DE SAÍDA AUTÔNOMA, DUPLA FACE E SETA INDICATIVA À DIREITA-ESQUERDA COM LÊTO, IP65, COM SUPORTE TÍPICO NA PAREDE.		TUBULAÇÃO ENTERRADA E ENVELOPADA DE AÇO GALVANIZADO, ASTM A13, SEM COSTURA, COM CONEXÕES DE FUSÃO FUNDIDO INALUMINIZADO (FND) E/OU ACABAMENTOS ROSCADOS (RS), (VER SETELA EM PLANTA).
1	PLACA COM DIMENSÕES 25,5x17,0cm		PRIMARIA DO SISTEMA DE GÁS CANALIZADO.
SÍMBOLOGIA	DESCRIÇÃO ESPECIFICAÇÃO		PORTO DE GÁS.
DETECÇÃO E ALARME		SAÍDAS DE EMERGÊNCIA	
	CENTRAL DE ALARME E DETECÇÃO ENERGIÁVEL COM BATERIA INTERNA (PBI), ACIONADOR MANUAL COM AVISADOR SONORO ACIONADO PBI.		ROTA DE FUGA.
	DETECTOR DE FUMAÇA TIPO ÓPTICO PBI.	GERAL	
	CABO BUNDADO EM ELETRODUTO DE PEAO, TENSÃO DE ISOLAÇÃO 800V (VER VARS, BÓTILOS E LÂMPADAS EM PLANTA).		PLACA DE EMERGÊNCIA
	PRIMARIA DO SISTEMA DE ALARME E DETECÇÃO (NÚMERO E PRIMARIA EM PLANTA).		HIDRANTE URBANO
INFORMAÇÕES DO PROJETO		SÍMBOLOGIA	DESCRIÇÃO ESPECIFICAÇÃO
RISCO	LEVE	PROTEÇÃO CONTRA DESCARGAS ATMOSFÉRICAS	
CLASSIFICAÇÃO	EDUCACIONAL GERAL		HASTE DE ATERRAMENTO.
ÁREA DO PROJETO	1.514,83 m²		CANAL DE INSERÇÃO DA ALVENARIA COM TUBO DE ATERRAMENTO E HASTE DE ATERRAMENTO.
SISTEMAS	ILUMINAÇÃO SINALIZAÇÃO EXTINTORES ALARME GÁS		CABO DE COBRE NA BATERIA, ANILHA DE ATERRAMENTO ENTERRADO A 10CM DE PROFUNDIDADE DO PISO ACABADO.
ÍNDICE DE PRANCHAS			BARRA DE ALUMÍNIO 10x10x10 QUE SOBE, DESCE E PASSA.
PCL.001	SITUAÇÃO LOCAÇÃO		CONEXÃO COM A TELHA METÁLICA.
PCL.002	PLANTA BAIXA		TERMINAL AEREO 10x10x10 x 50cm.
PCL.003	ESQUEMA E DETALHES GLP	CONFRONTANTES	
PCL.004	ESQUEMA E DETALHES ALARME	PRÉDIO A	
PCL.005	DETALHES ILUMINAÇÃO, SINALIZAÇÃO, EXTINTORES	PRÉDIO B	
PCL.006	PLANO DE EMERGÊNCIA	PRÉDIO C	
		E.B. GUILHERMINA B. MULLER	
		TERRENO DESOCUPADO	
		RESIDENCIAL	

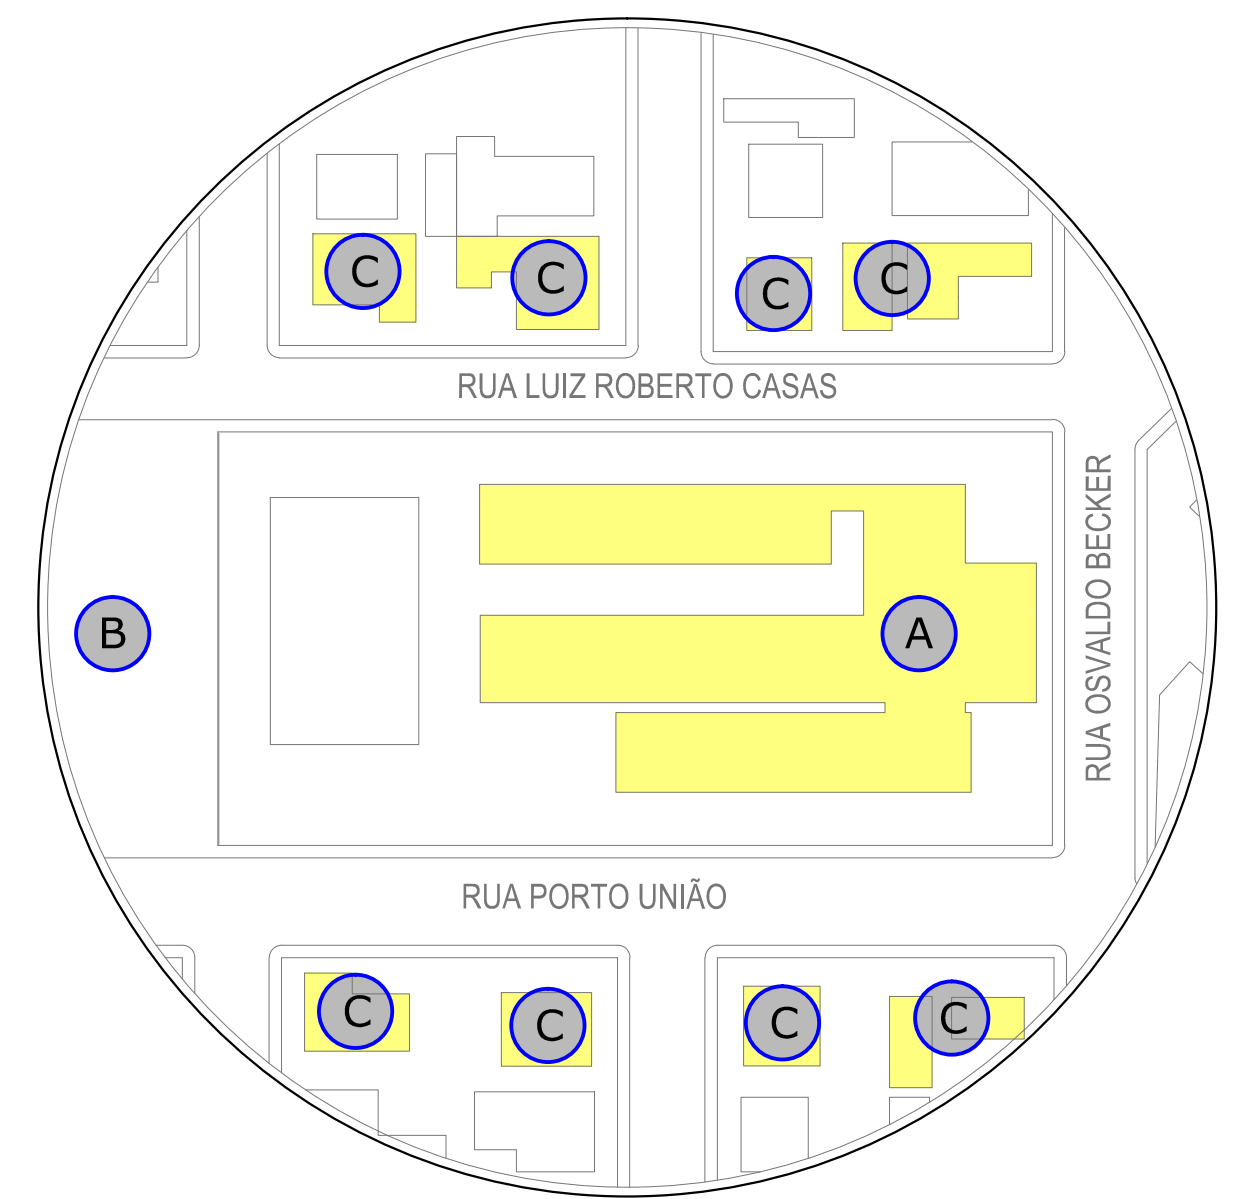

QUANTO DE REVISÃO	DATA	DESCRIÇÃO
01	20/10/2014	REVISÃO
02	20/10/2014	REVISÃO
03	22/05/2015	REVISÃO

APROVAÇÕES	
PROPRIETÁRIO	RESPONSÁVEL TÉCNICO
MUNICÍPIO DE ITAJAÍ CNPJ: 03.102.277/0001-02	ROBSON CARLOS SANTOS CREA/SC: 067933-8
EQUIPE TÉCNICA MAGNUS ROBSON CARLOS SANTOS DISTRIBUIDOR THAIS DA SILVA BRANDO ARQUITETA E URBANISTA CREA/SC: 068225-4 ITALO LUNA CORRÊA ENGENHEIRO ELETRICISTA CREA/SC: 068225-4 MARCELO DOS SANTOS CHENG ENGENHEIRO CIVIL CREA/SC: 071623-0	
MUNICÍPIO DE ITAJAÍ	
ESCOLA BÁSICA MANSUETO TRÊS	
RUA PORTO UNIÃO, S/N	
SÃO VICENTE ITAJAÍ / SC	
PREVENTIVO CONTRA INCÊNDIO	
SITUAÇÃO LOCAÇÃO	
ARQUIVO	LEGAL
ESCALA	INDICADA
PCI01/06	

MAGNUS PROJETOS CONSTRUÇÕES E REPRESENTAÇÕES COMERCIAIS LTDA | CREA 06883-1 | CAU 18198-4 | CNPJ 09.549.705/0001-37
Rua Lacerda Filho, 853 | Sala 01 - Fátima | CEP 88201-401 - ITAJAÍ/SC. Fone: (41) 3349-9338 / 3348-5381 | magnus@magnusprojetos.com.br