


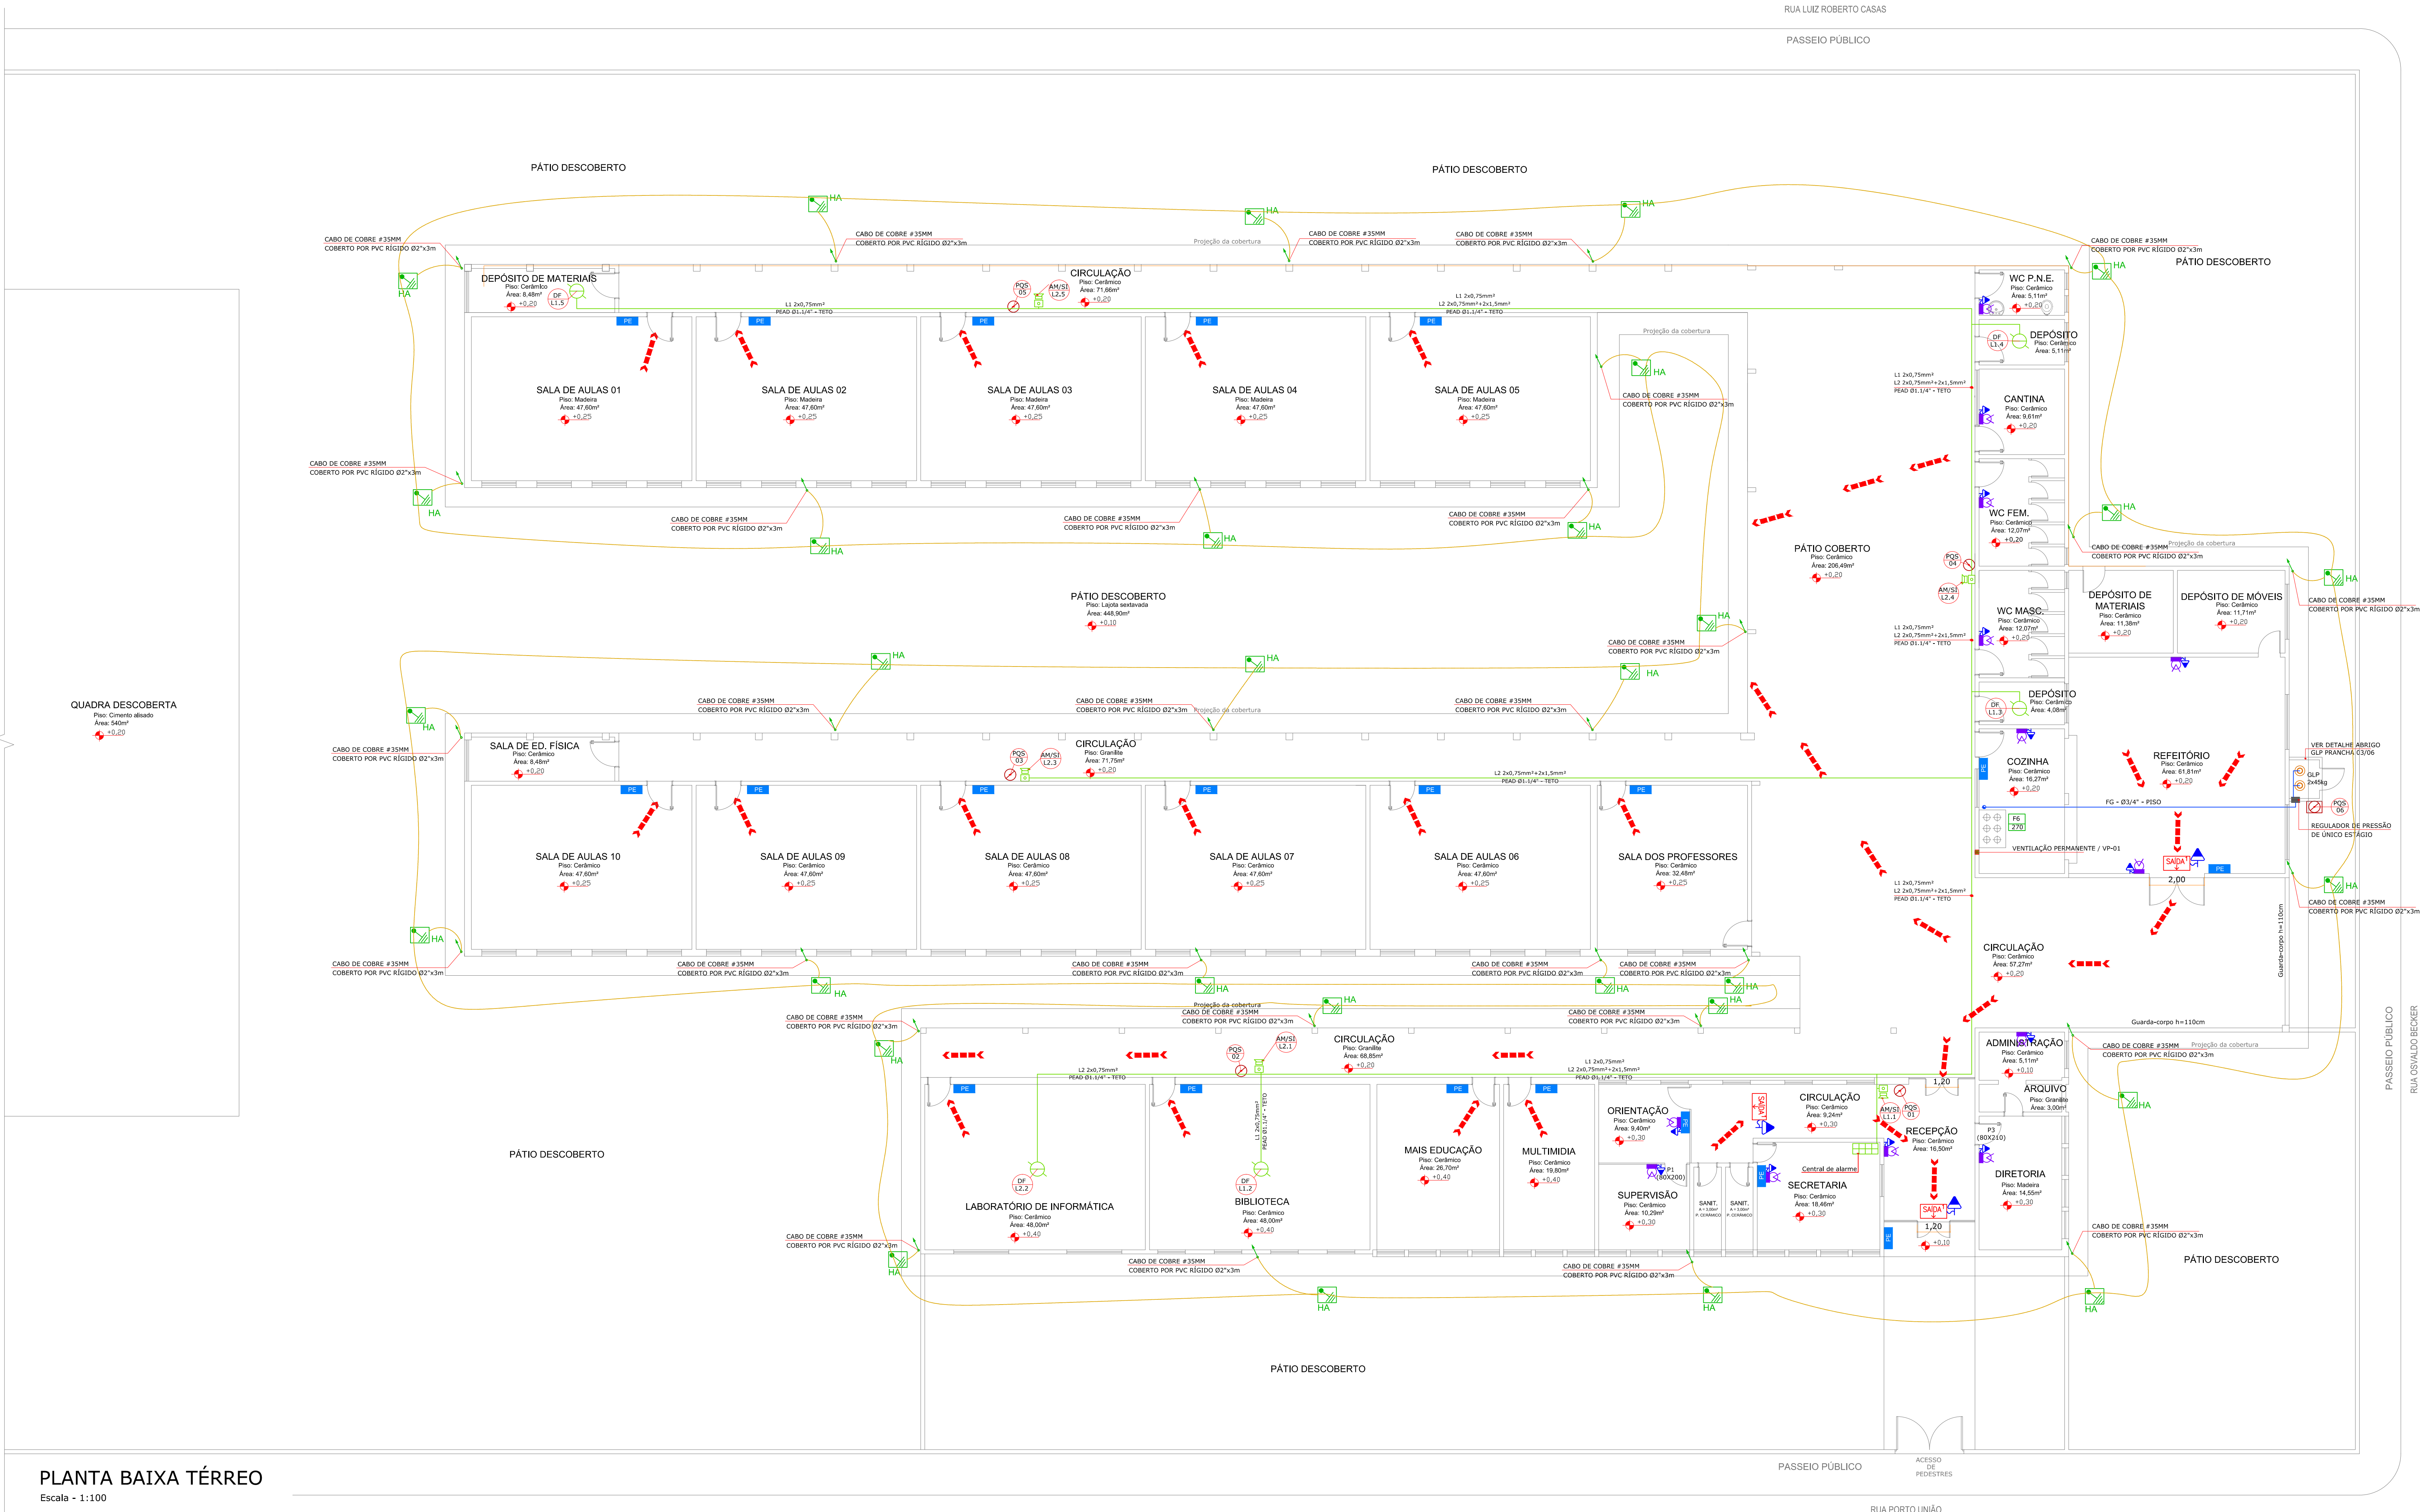

PLANTA BAIXA TÉRREO

Escala - 1:100

LEGENDA			
SIMBOLOGIA	DESCRIÇÃO ESPECIFICAÇÃO	SIMBOLOGIA	DESCRIÇÃO ESPECIFICAÇÃO
ILUMINAÇÃO DE EMERGÊNCIA		EXTINTORES	
	BLOCO AUTÔNOMO PARA ILUMINAÇÃO DE EMERGÊNCIA, COM LED's, IP-20.		EXTINTOR DE PÓ QUÍMICO SECO (PQS) DE 6,0 kg.
SINALIZAÇÃO E ABANDONO DE LOCAL			EXTINTOR DE PÓ QUÍMICO SECO (PQS) DE 6,0 kg, PROTEGIDO POR NICHOS.
	PLACA DE SAÍDA AUTÔNOMA FACE SIMPLES LED IP20, COM SUPORTE FIXADO NA PAREDE.	GÁS CANALIZADO	
	PLACA DE SAÍDA AUTÔNOMA DUPLA FACE E SETA INDICATIVA À DIREITA/ESQUERDA COM LED'S, IP20, COM SUPORTE FIXADO NA PAREDE.		FOGÃO A GÁS 6 BOCAS SEMI-INDUSTRIAL 270 x 600mm.
1	PLACA COM DIMENSÕES 25,5x17cm		TUBULAÇÃO ENTERADA E ENVELOPADA DE AÇO GALVANIZADO, ASTM A53, SEM COSTURA, COM CONEXÕES DE FERRO FUNDIDO MALEÁVEL GALVANIZADO (NBR 6943) EM AJOINTAMENTOS ROSCADOS BSP, (VER BÍTLA EM PLANTA).
SIMBOLOGIA	DESCRIÇÃO ESPECIFICAÇÃO		PRIMADA DO SISTEMA DE GÁS CANALIZADO.
DETECÇÃO E ALARME			PONTO DE GÁS.
	CENTRAL DE ALARME E DETECÇÃO INDESTRUTÍVEL COM BATERIA INTERNA IP20.	SAÍDAS DE EMERGÊNCIA	
	ACIONADOR MANUAL COM AVISADOR SONORO ACOPLADO IP20.		ROTA DE FUGA.
	DETECTOR DE FUMAÇA TIPO ÓPTICO IP20.	PLANO DE EMERGÊNCIA	
	CABO BLINDADO EM ELETROUTO DE PEAO TENSÃO DE ISOLAÇÃO 600V (VER VIAS, BÍTLAS E LAÇOS EM PLANTA).		PLACA DE EMERGÊNCIA
	PRIMADA DO SISTEMA DE ALARME E DETECÇÃO (NÚMERO E PRIMADA EM PLANTA).	PROTEÇÃO CONTRA DESCARGAS ATMOSFÉRICAS	

SIMBOLOGIA	DESCRIÇÃO ESPECIFICAÇÃO
PROTEÇÃO CONTRA DESCARGAS ATMOSFÉRICAS	
	HASTE DE ATERRAMENTO.
	CAXA DE INSPEÇÃO EM ALVENARIA COM TAMPÃO 30x30x30mm E HASTE DE ATERRAMENTO.
	CABO DE COBRE NU #60mm² (MALHA DE ATERRAMENTO ENTERRADO A 70cm DE PROFUNDIDADE DO PISO ACABADO).
	BARRA DE ALUMÍNIO 78"x18".
	BARRA DE ALUMÍNIO 78"x18" QUE SOBRE, DESCE E PASSA.
	CONEXÃO COM A TELHA METÁLICA
	TERMINAL AÉREO Ø38" x 50cm.

QUADRO DE REVISÕES			
REVISÃO	DESCRIÇÃO	DATA	DESENHO
01	EMISSÃO INICIAL	20/10/2014	CARLOS B.
02	ALTERAÇÃO DO SENTIDO DA SAÍDA DE EMERGÊNCIA CONFORME INDETERMINISMO DO CORPO DE BOMBEIROS	18/03/2015	WAGNER

APROVAÇÕES	
PROPRIETÁRIO	RESPONSÁVEL TÉCNICO
MUNICÍPIO DE ITAJAÍ CNPJ: 83.102.277/0001-52	ROBSON CARLOS SANTOS CREA/SC 062935-8

MAGNUS
ENGENHARIA | ARQUITETURA

ROBSON CARLOS SANTOS
ENGENHEIRO CIVIL
CREA/SC 062935-8

THAIS DA SILVA BRAND
ARQUITETA E PLANEJADORA
CAO A00576-5

ITALO LUNA CORRÊA
ENGENHEIRO ELETRICISTA
CREA/SC 086923-8

MARCELO DOS SANTOS CHENG
ENGENHEIRO CIVIL
CREA/SC 071062-0

PROPRIETÁRIO	MUNICÍPIO DE ITAJAÍ
EDIFICAÇÃO	ESCOLA BÁSICA MANSUETO TRÉS
ENDEREÇO	RUA PORTO UNIÃO, S/N SÃO VICENTE ITAJAÍ / SC
PROJETO	PREVENTIVO CONTRA INCÊNDIO
CONTEÚDO	PLANTA BAIXA
ARQUIVO	C:\Proj\PL_002_003\PlantaBaixa
ETAPA	LEGAL
INDICAÇÃO	PCI02/06

MAGNUS PROJETOS CONSTRUÇÕES E REPRESENTAÇÕES COMERCIAIS LTDA | CREA 088483-1 | CNPJ 09.049.705/0001-37
Rua Lúcio Muller, 85 | Sala 02 - Foz de Iguaçu | CEP 85801-401 - ITAJAÍ/SC. Fone: (47) 3349-9350 / (47) 3349-5561 | magnus@magnusprojetos.com.br